


PLANTA BAIXA
Escala 1:50




MINISTÉRIO DA INTEGRAÇÃO NACIONAL — MI
COMPANHIA DE DESENVOLVIMENTO DOS VALES DO SÃO FRANCISCO E DO PARNABA
3ª SUPERINTENDÊNCIA REGIONAL 3º SR




PLANEJAMENTO, ASSISTÊNCIA TÉCNICA E EXTENSÃO RURAL S/S LTDA.

Construção de dois Centros de Manejo Reprodutivo e Melhoramento Genético de Caprinos e Ovinos, no estado de Pernambuco.
Na área de atuação da 3ª SR.


PLANTA: BAIXA		
REV.: MAURICIO DAMASCENO	ESCALA: 1/50 DATA: AGOSTO/2013	PRANCHA: 1/9

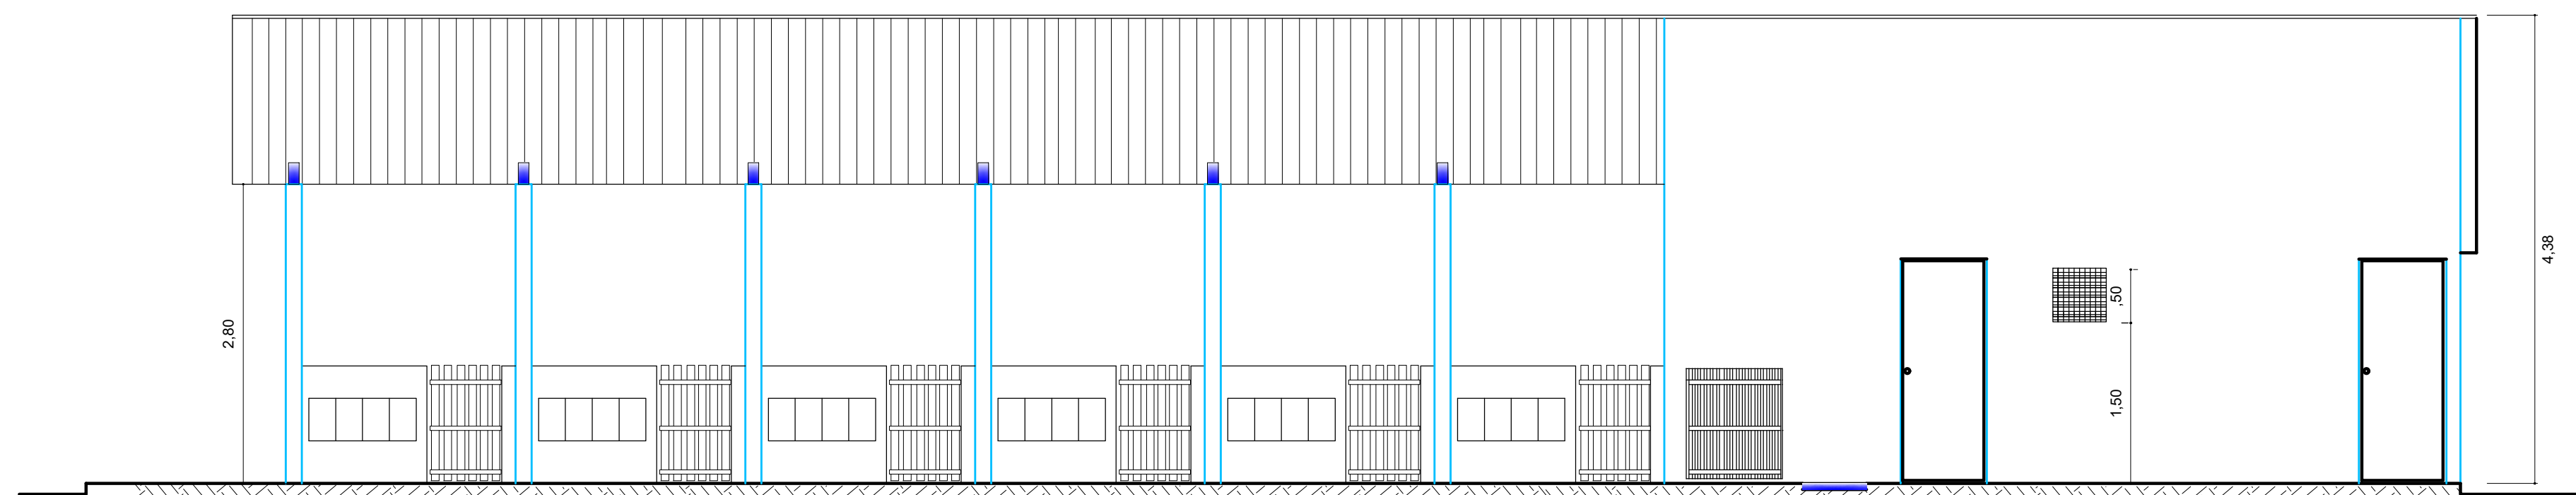


CORTE B B'

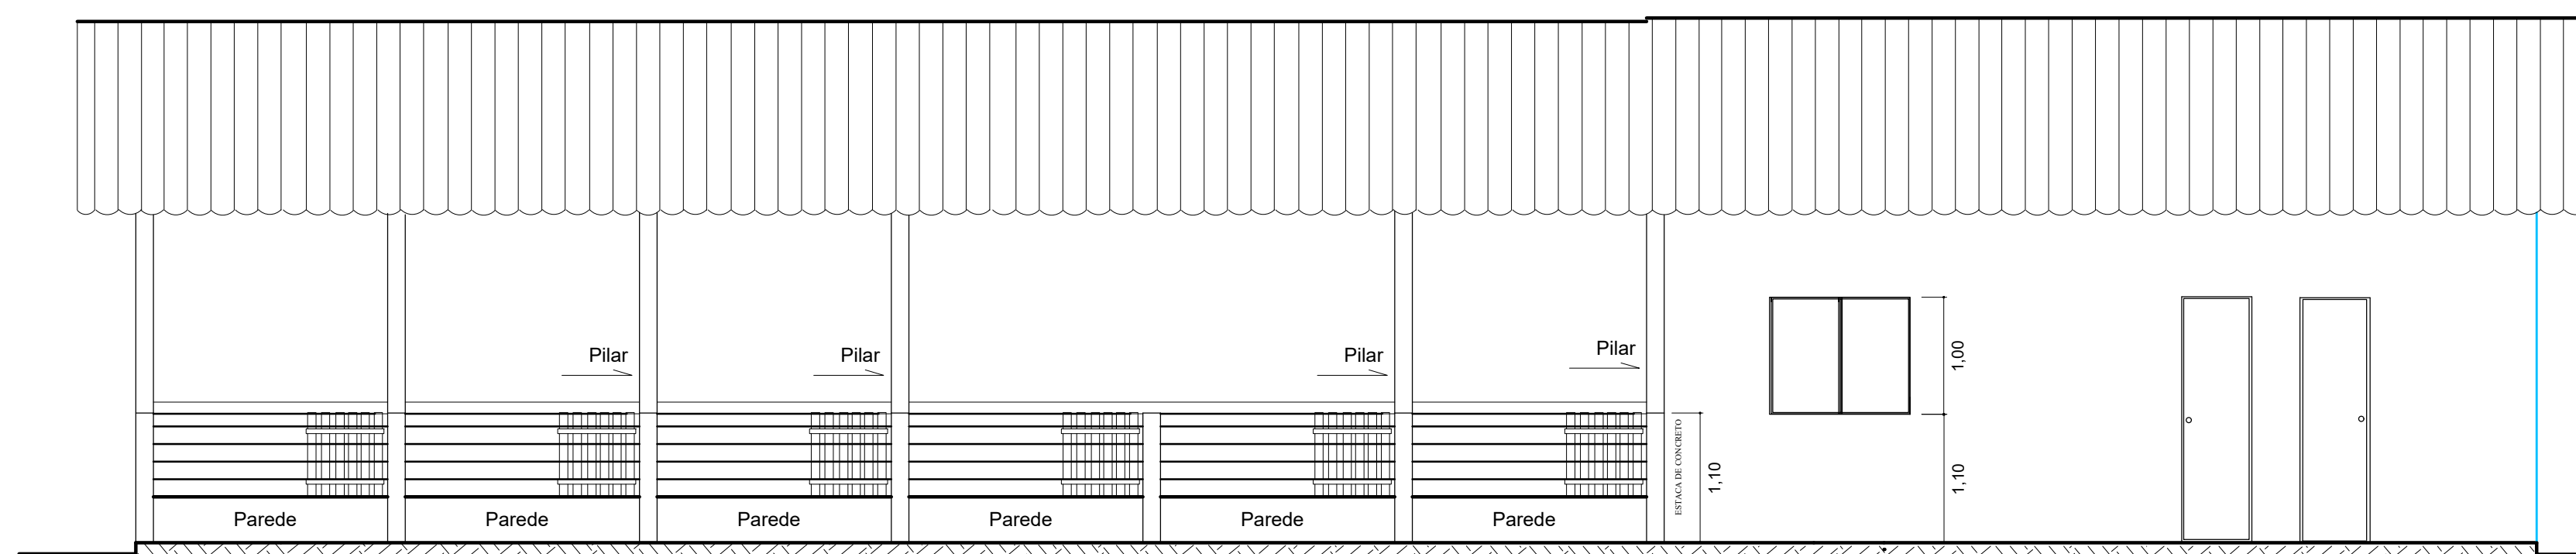

FACHADA LATERAL

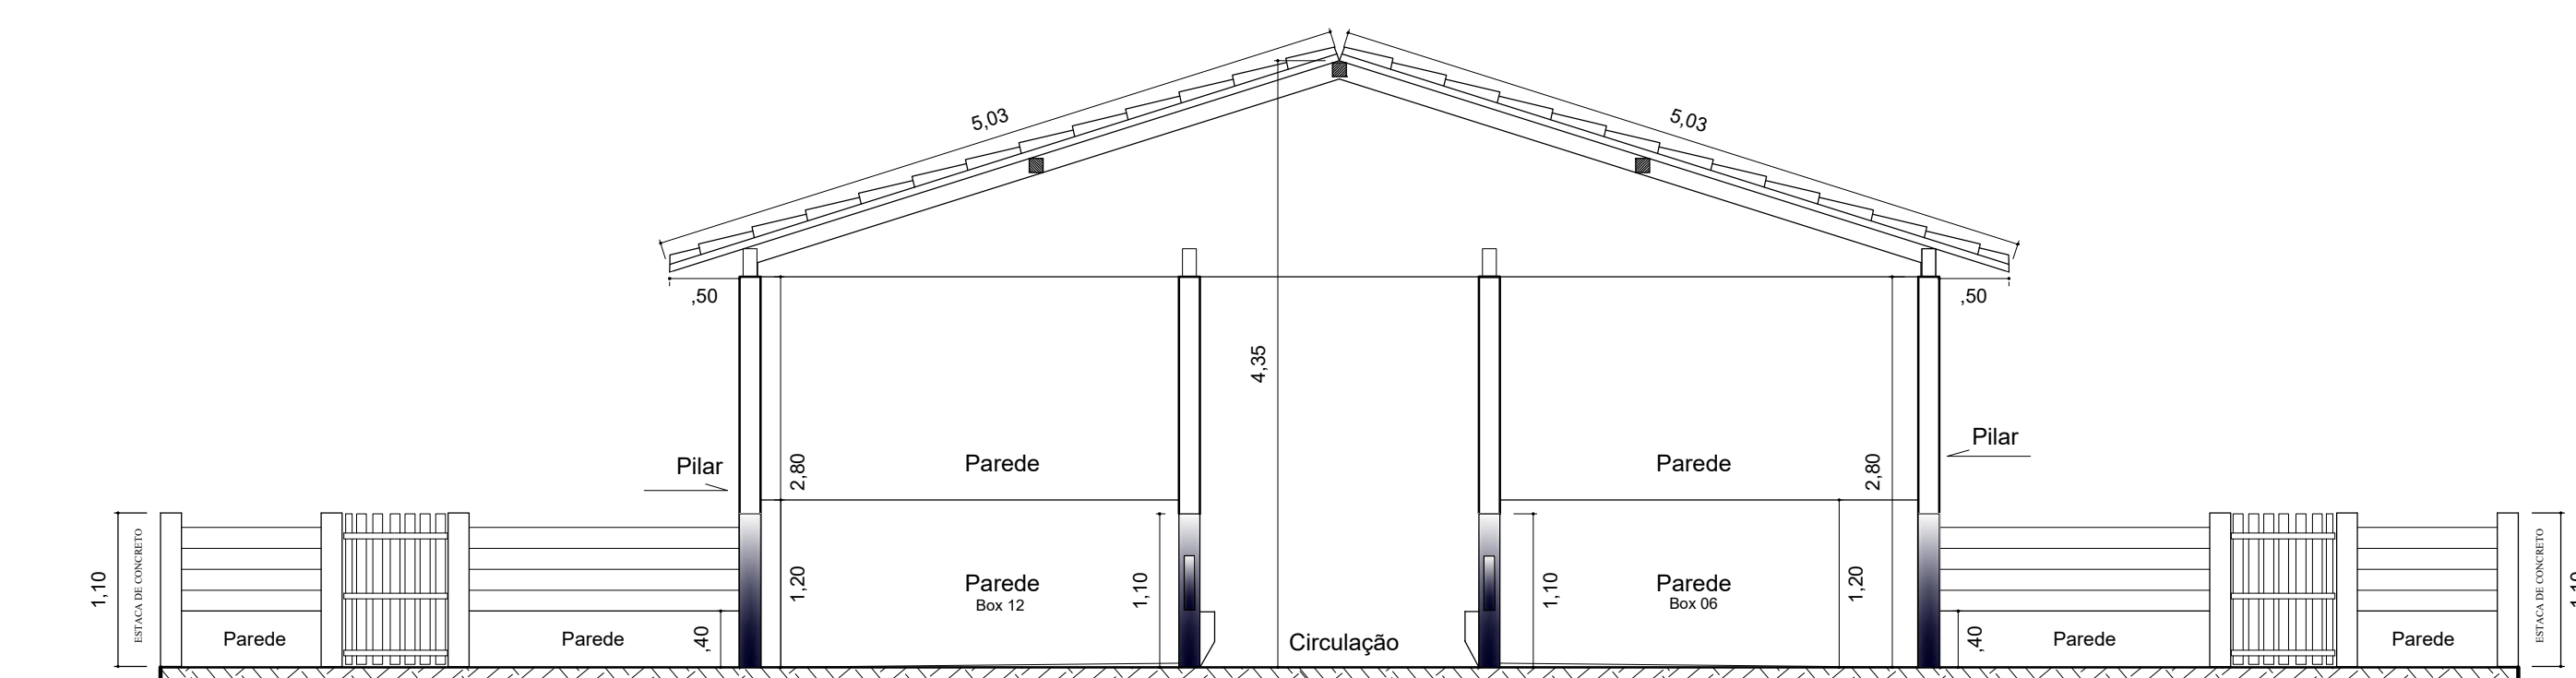


CORTE A A'

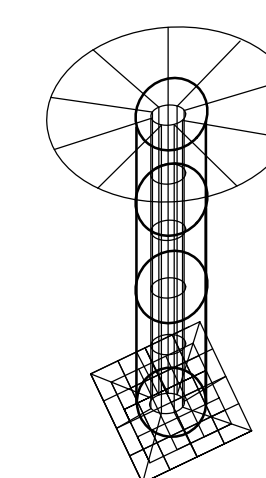



 
OBS.: Sapata medindo - 0,60m x 0,60m x 1,20m
Dimensão da torre - 4,00m x 8"Ø, com
esgastamento direto no solo de 1,20m e a
base p/caixa d'água com diâmetro de 1,20m.
Estrutura da sapata e torre com ferro de 3/8".


Escala 1:50

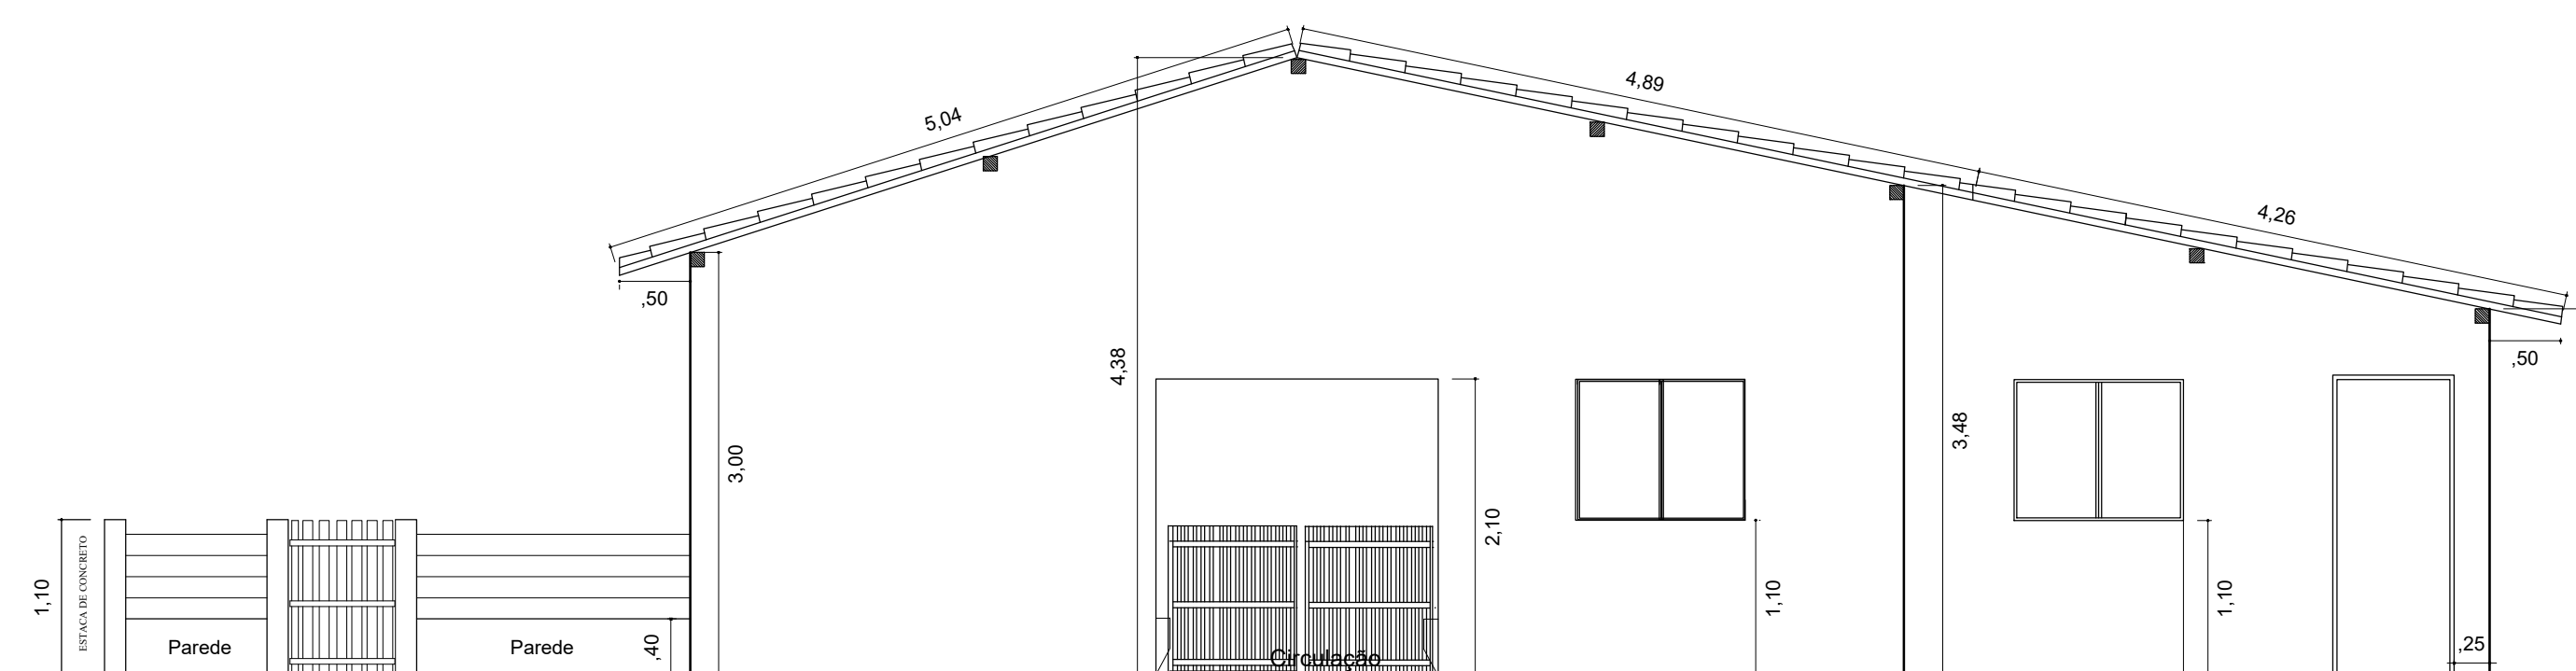


FACHADA FRONTAL

 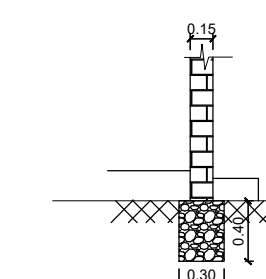


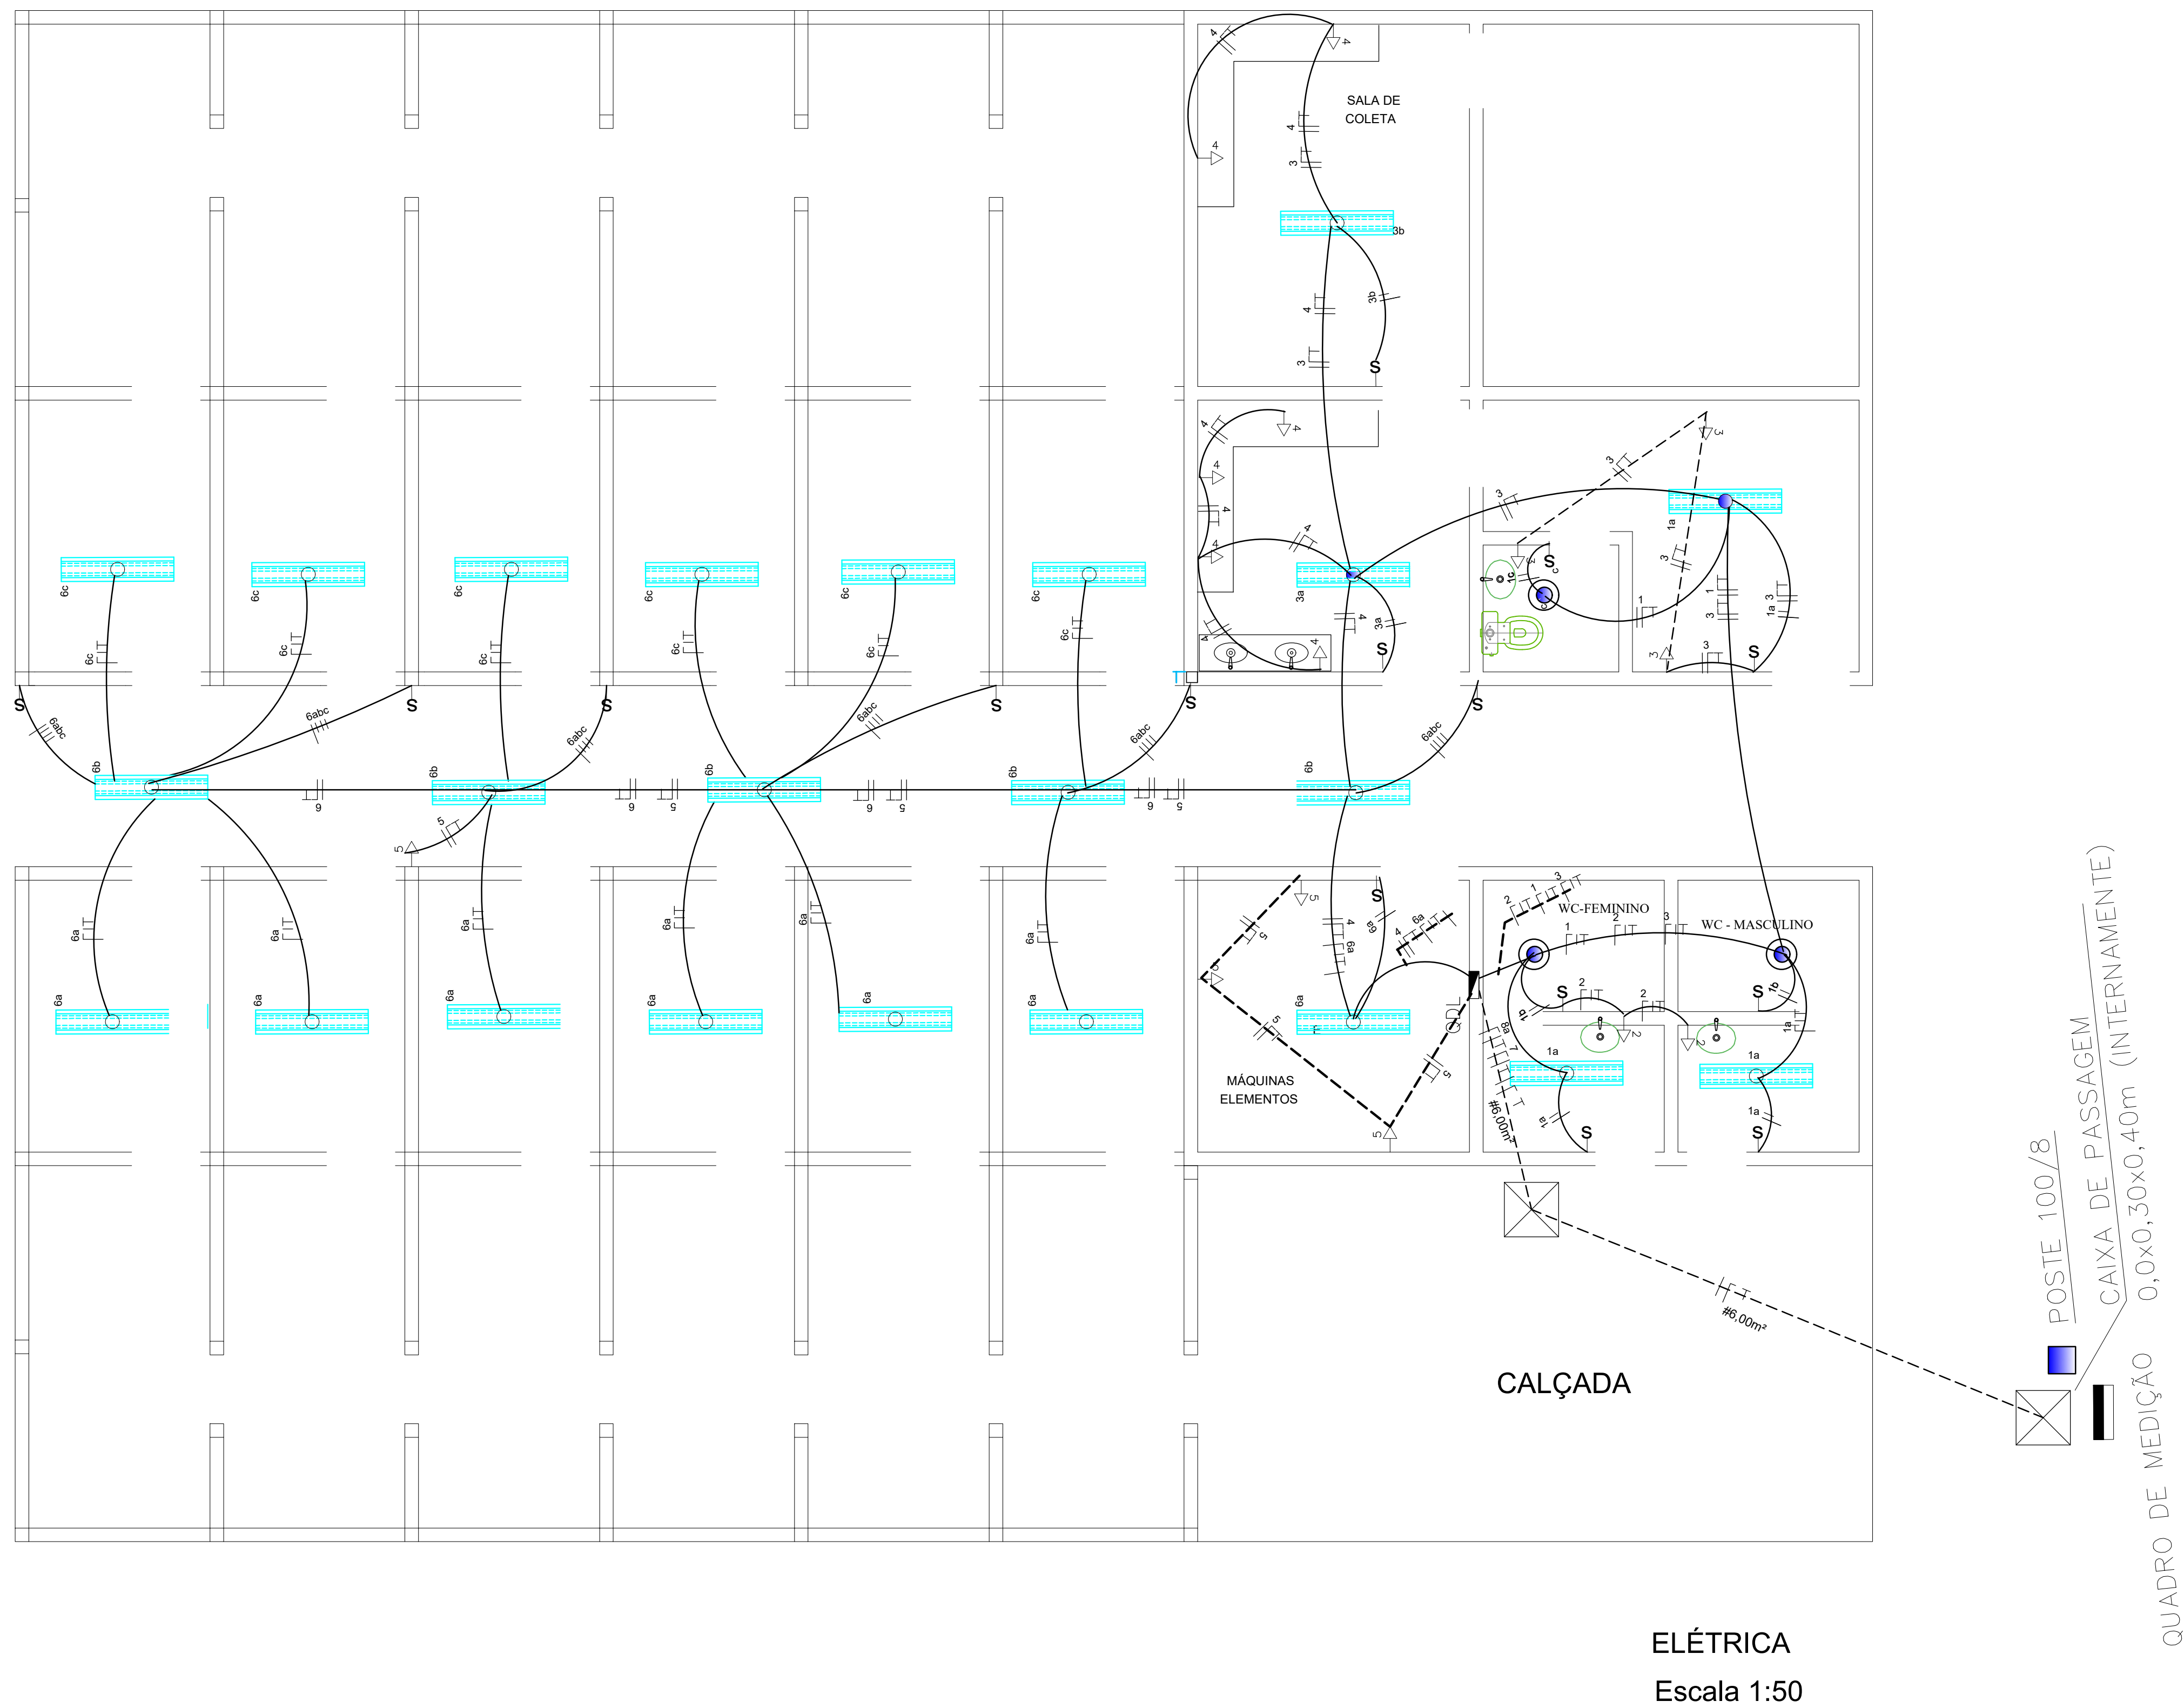

 

 
 



 


 
 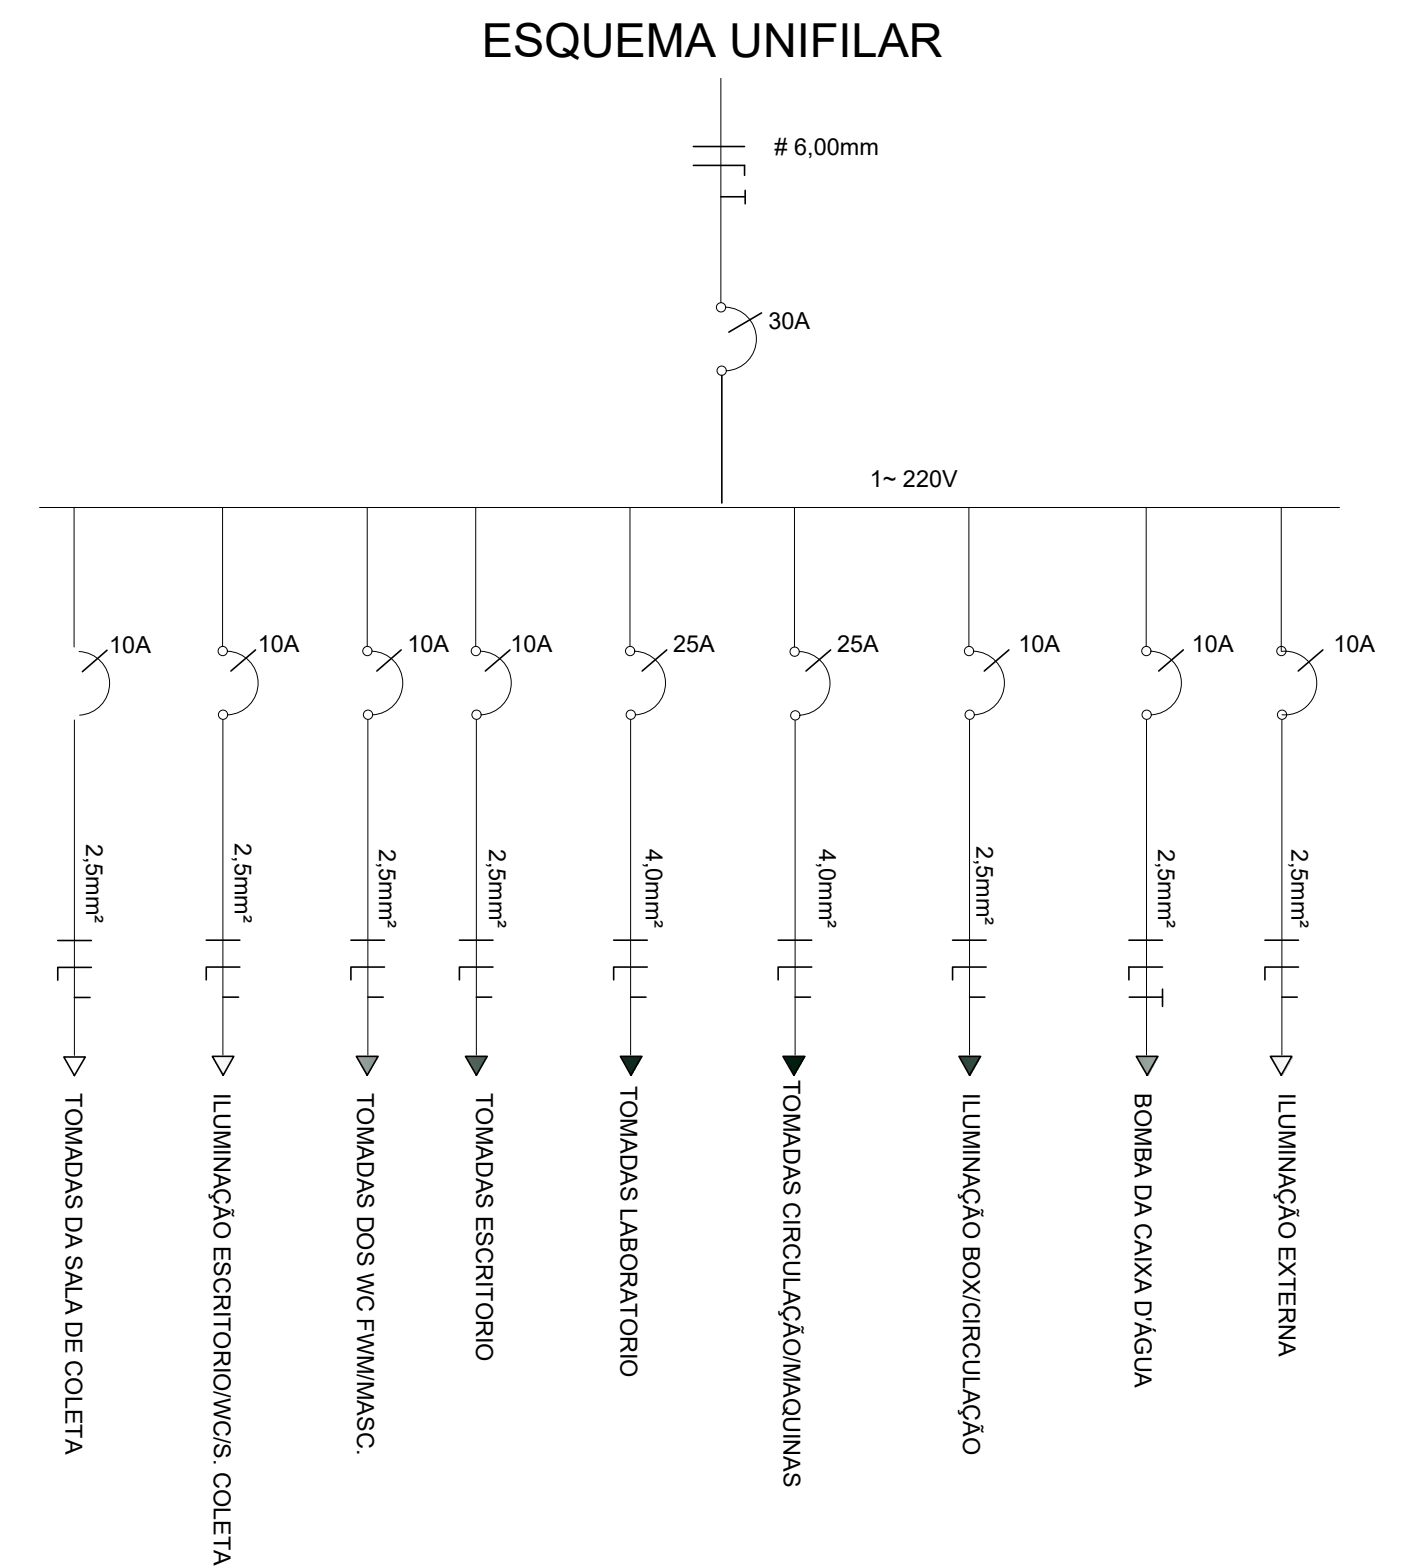




	MINISTÉRIO DA INTEGRAÇÃO NACIONAL – MI COMPANHIA DE DESENVOLVIMENTO DOS VALES DO SÃO FRANCISCO E DO PARNABA SUPERINTENDÊNCIA REGIONAL 3ª SR		
	 PLANEJAMENTO, ASSISTÊNCIA TÉCNICA E EXTENSÃO RURAL S/S LTDA.		
Construção de dois Centros de Manejo Reprodutivo e Melhoramento Genético de Caprinos e Ovinos, no estado de Pernambuco. Na área de atuação da 3ª SR.			
CORTES E FACHADAS			
REV.: MAURICIO DAMASCENO	ESCALA: 1/50		
	DATA: AGOSTO/2013		
			PRANCHA: 2/9



QUADRO DE CARGAS								
CIRC.	LAMPADAS			TOMADAS		DISJ.	FIANÇA	DESCRIÇÃO
Nº	20W	40W	60W	100W	600W	(A)	#mm²	
1	60W	160W		02		10	2,5	LUZ - ESC/WC/COL.
2						10	2,5	TOM- WC
3						10	2,5	TOM-ESCRITORIO
4						20	4,0	TOM-LABORAT/COL.
5	680W				04	20	4,0	TOM-CIRC/MAQUI
6						10	2,5	LUZ - BOX/COR
7						10	2,5	BOMBA CAIXA
8						10	2,5	LUZ - CAIXA
TOTAL	60W	40W 880W		700W	5400W			



SIMBOLOGIA	
SÍMBOLO	DESCRIÇÃO
	QUADRO DE MEDIÇÃO TRIFÁSICO INSTALADO A 1,60m DO PISO AO VISOR
	QUADRO DE DISTRIBUIÇÃO INSTALADO A 1,30m DO PISO AO EIXO
	TOMADA BAIXA, 3 PINOS, 10A-220V (h=0.30m).
	TOMADA MÉDIA, 3 PINOS, 10A-220V (h=1.30m).
	TOMADA ALTA, 3 PINOS, 10A-220V (h=2.20m).
	INTERRUPTOR SIMPLES DE UMA SEÇÃO, 10A-220V (h=1.30m).
	INTERRUPTOR SIMPLES DE DUAS SEÇÕES, 10A-220V (h=1.30m).
	INTERRUPTOR SIMPLES DE TRÊS SEÇÕES, 10A-220V (h=1.30m).
	INTERRUPTOR PARALELO, 10A-220V (h=1.30m).
	PONTO DE LUZ FLUORESCENTE COM DIFUSOR ACRÍLICO NO TETO 2x40W.
	PONTO DE LUZ FLUORESCENTE COMPACTA NO TETO 1x26W
	PONTO DE LUZ INCANDESCENTE INSTALADO NA PAREDE (h=2,20m)
	CAIXA DE SAÍDA N°1 10x10cm, INSTALADA À 0,30m DO PISO AO EIXO
	TUBULAÇÃO ELÉTRICA INSTALADO NO PISO
	TUBULAÇÃO ELÉTRICA INSTALADO NO TETO OU PAREDES
	TUBULAÇÃO PVC PARA REDE TELEFÔNICA INSTALADO NO PISO
	FAIXAÇÃO FASE, NEUTRO, RETORNO, E TERRA RESPECTIVAMENTE.

	MINISTÉRIO DA INTEGRAÇÃO NACIONAL – MI COMPANHIA DE DESENVOLVIMENTO DOS VALES DO SÃO FRANCISCO E DO PARNABAIA SUPERINTENDÊNCIA REGIONAL 3ª SR
	PLANEJAMENTO, ASSISTÊNCIA TÉCNICA E EXTENSÃO RURAL S/S LTDA.
Construção de dois Centros de Manejo Reprodutivo e Melhoramento Genético de Caprinos e Ovinos, no estado de Pernambuco. Na área de atuação da 3ª SR.	
PLANTA: ELÉTRICA/DESCRIÇÕES	
REV.: MAURICIO DAMASCENO	ESCALA: 1/50 DATA: AGOSTO/2013
PRANCHAS: 3/9	

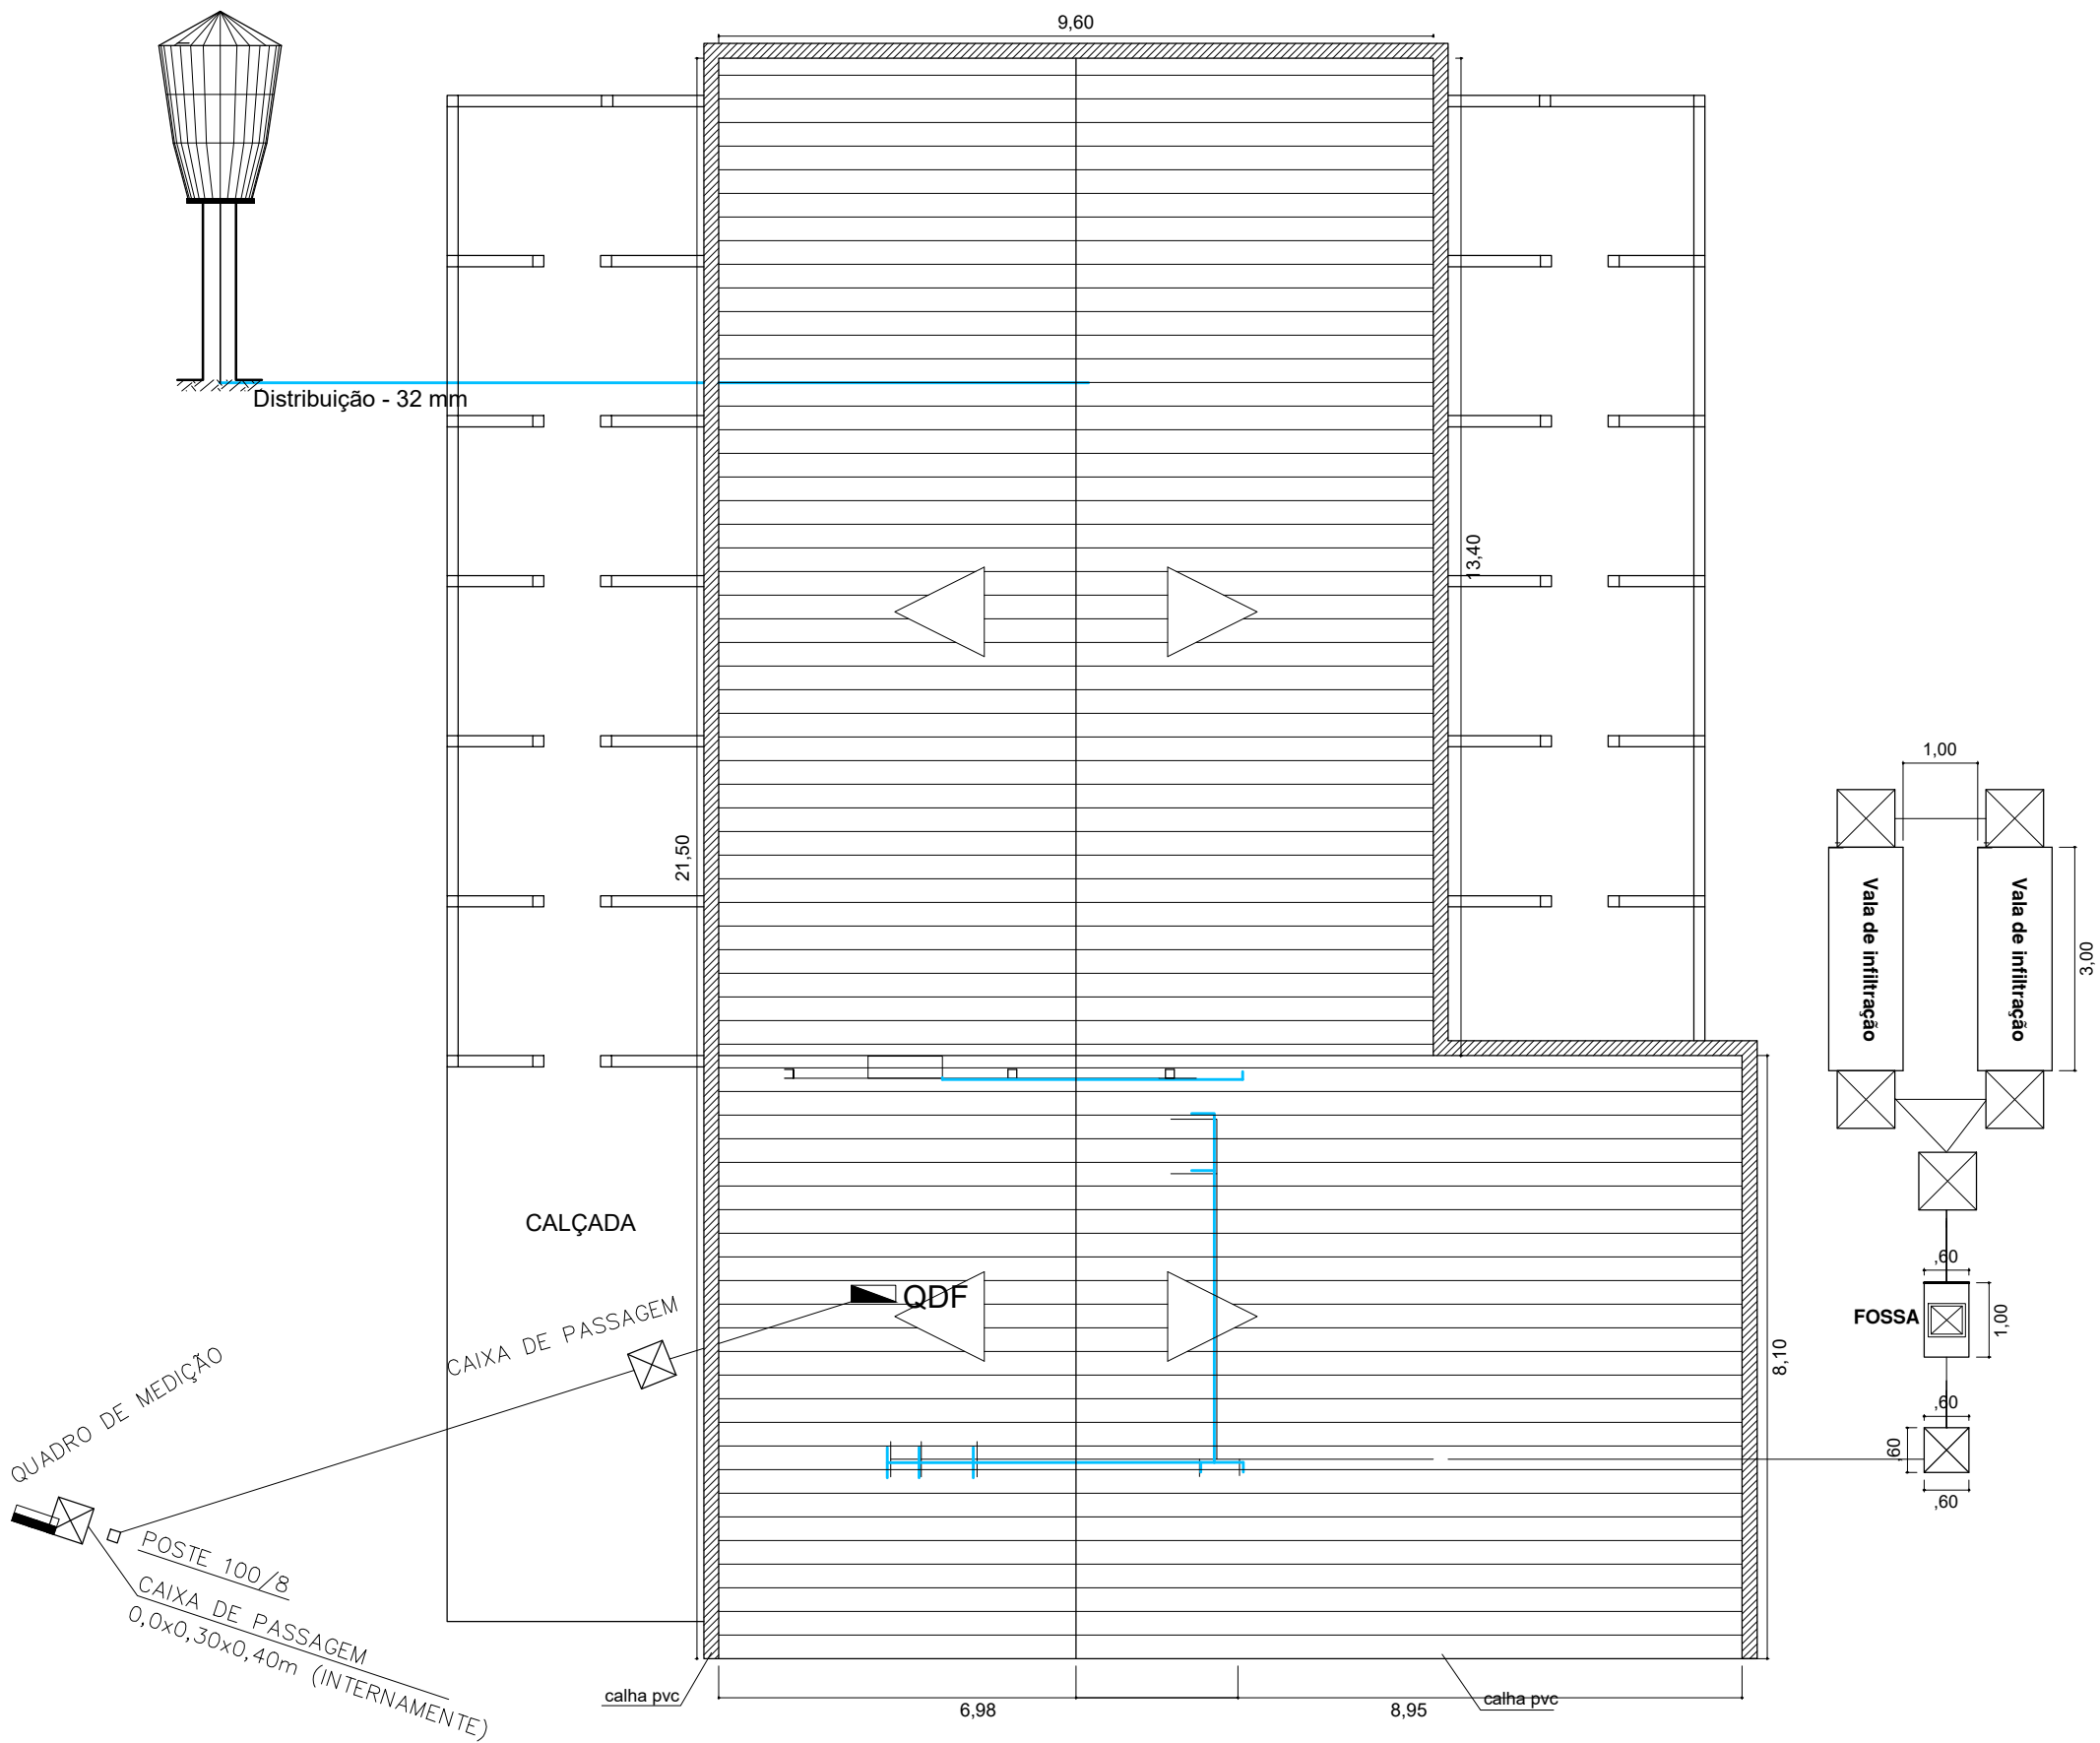


DIAGRAMA DE COBERTA E LOCAÇÃO
Escala 1:100

CODEVASF	MINISTÉRIO DA INTEGRAÇÃO NACIONAL – MI COMPANHIA DE DESENVOLVIMENTO DOS VALES DO SÃO FRANCISCO E DO PARNAÍBA 3ª SUPERINTENDÊNCIA REGIONAL 3ª SR
Planater Juazeiro-BA	PLANEJAMENTO, ASSISTÊNCIA TÉCNICA E EXTENSÃO RURAL S/S LTDA.
Construção de dois Centros de Manejo Reprodutivo e Melhoramento Genético de Caprinos e Ovinos, no estado de Pernambuco. Na área de atuação da 3ª SR.	
PLANTA: COBERTA/LOCAÇÃO	
REV.: MAURICIO DAMASCENO	ESCALA: 1/100 DATA: AGOSTO/2013
PRANCHA: 6/9	



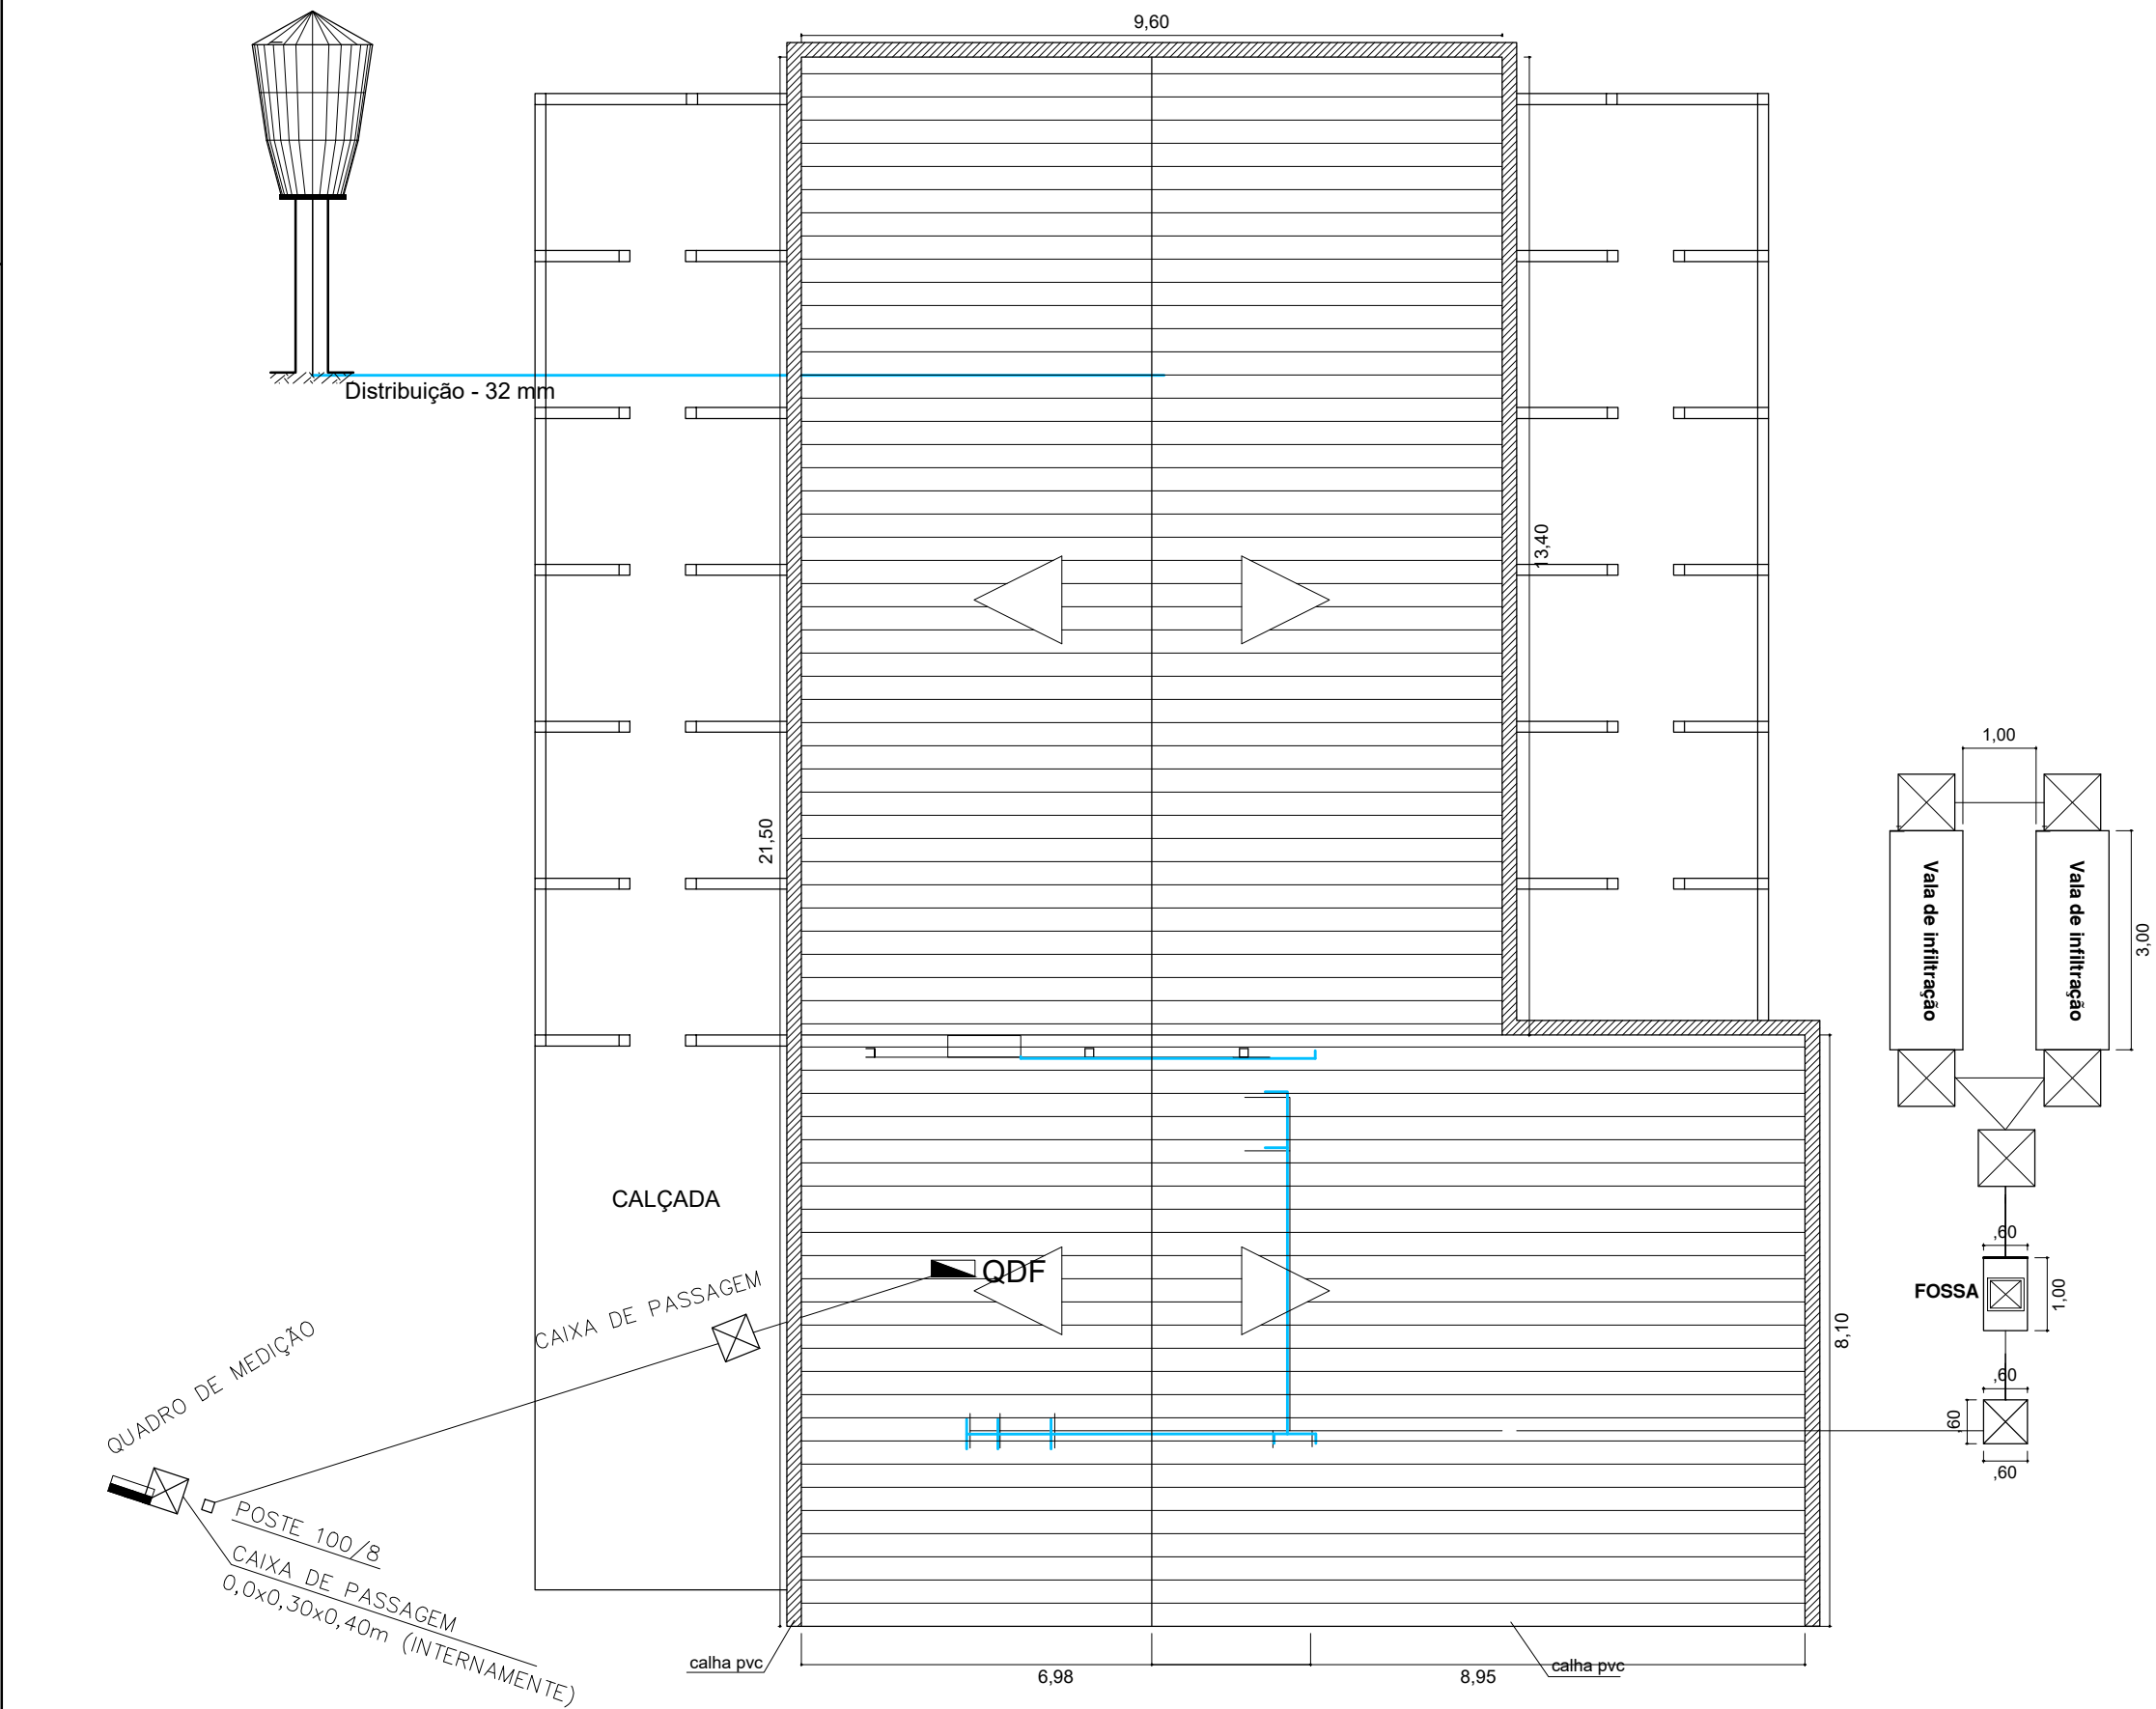


DIAGRAMA DE COBERTA E LOCAÇÃO
Escala 1:100


CODEVASF	MINISTÉRIO DA INTEGRAÇÃO NACIONAL – MI COMPANHIA DE DESENVOLVIMENTO DOS VALES DO SÃO FRANCISCO E DO PARNAÍBA 3ª SUPERINTENDÊNCIA REGIONAL 3ª SR	
Planater Juazeiro-BA	PLANEJAMENTO, ASSISTÊNCIA TÉCNICA E EXTENSÃO RURAL S/S LTDA.	
Construção de dois Centros de Manejo Reprodutivo e Melhoramento Genético de Caprinos e Ovinos, no estado de Pernambuco. Na área de atuação da 3ª SR.		
PLANTA: COBERTA/LOCAÇÃO		
REV.: MAURICIO DAMASCENO	ESCALA: 1/100 DATA: AGOSTO/2013	PRANCHA: 6/9



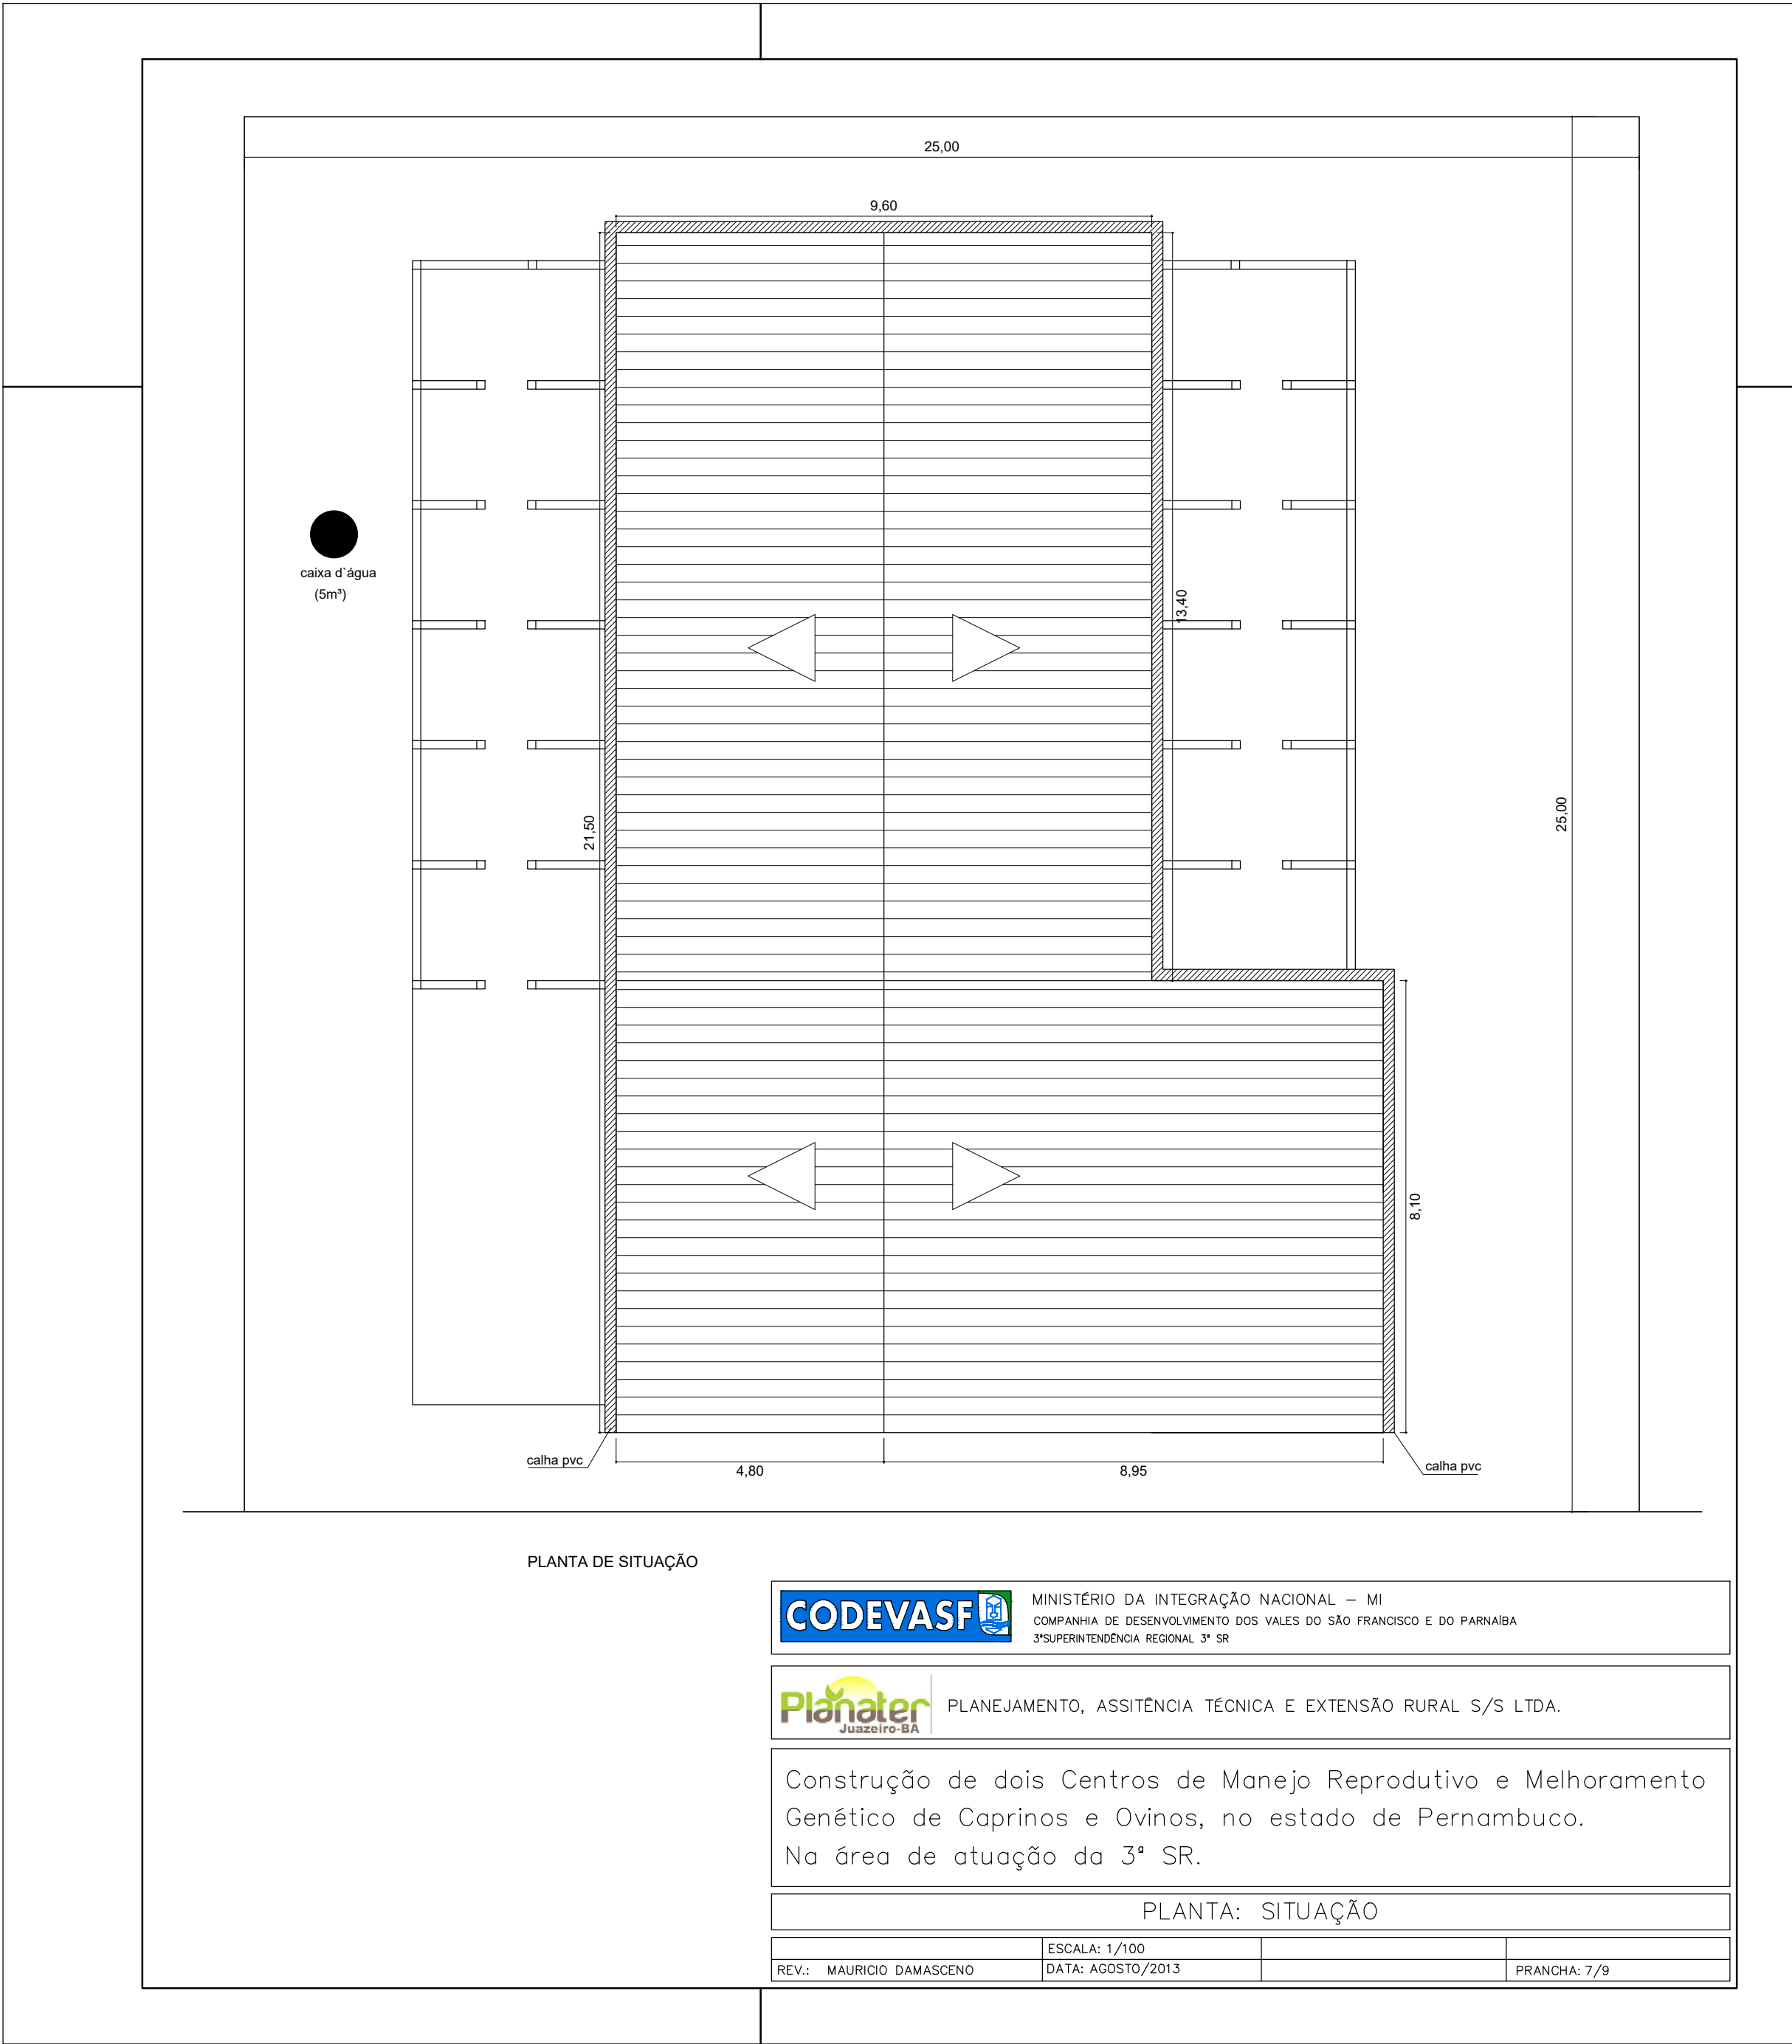

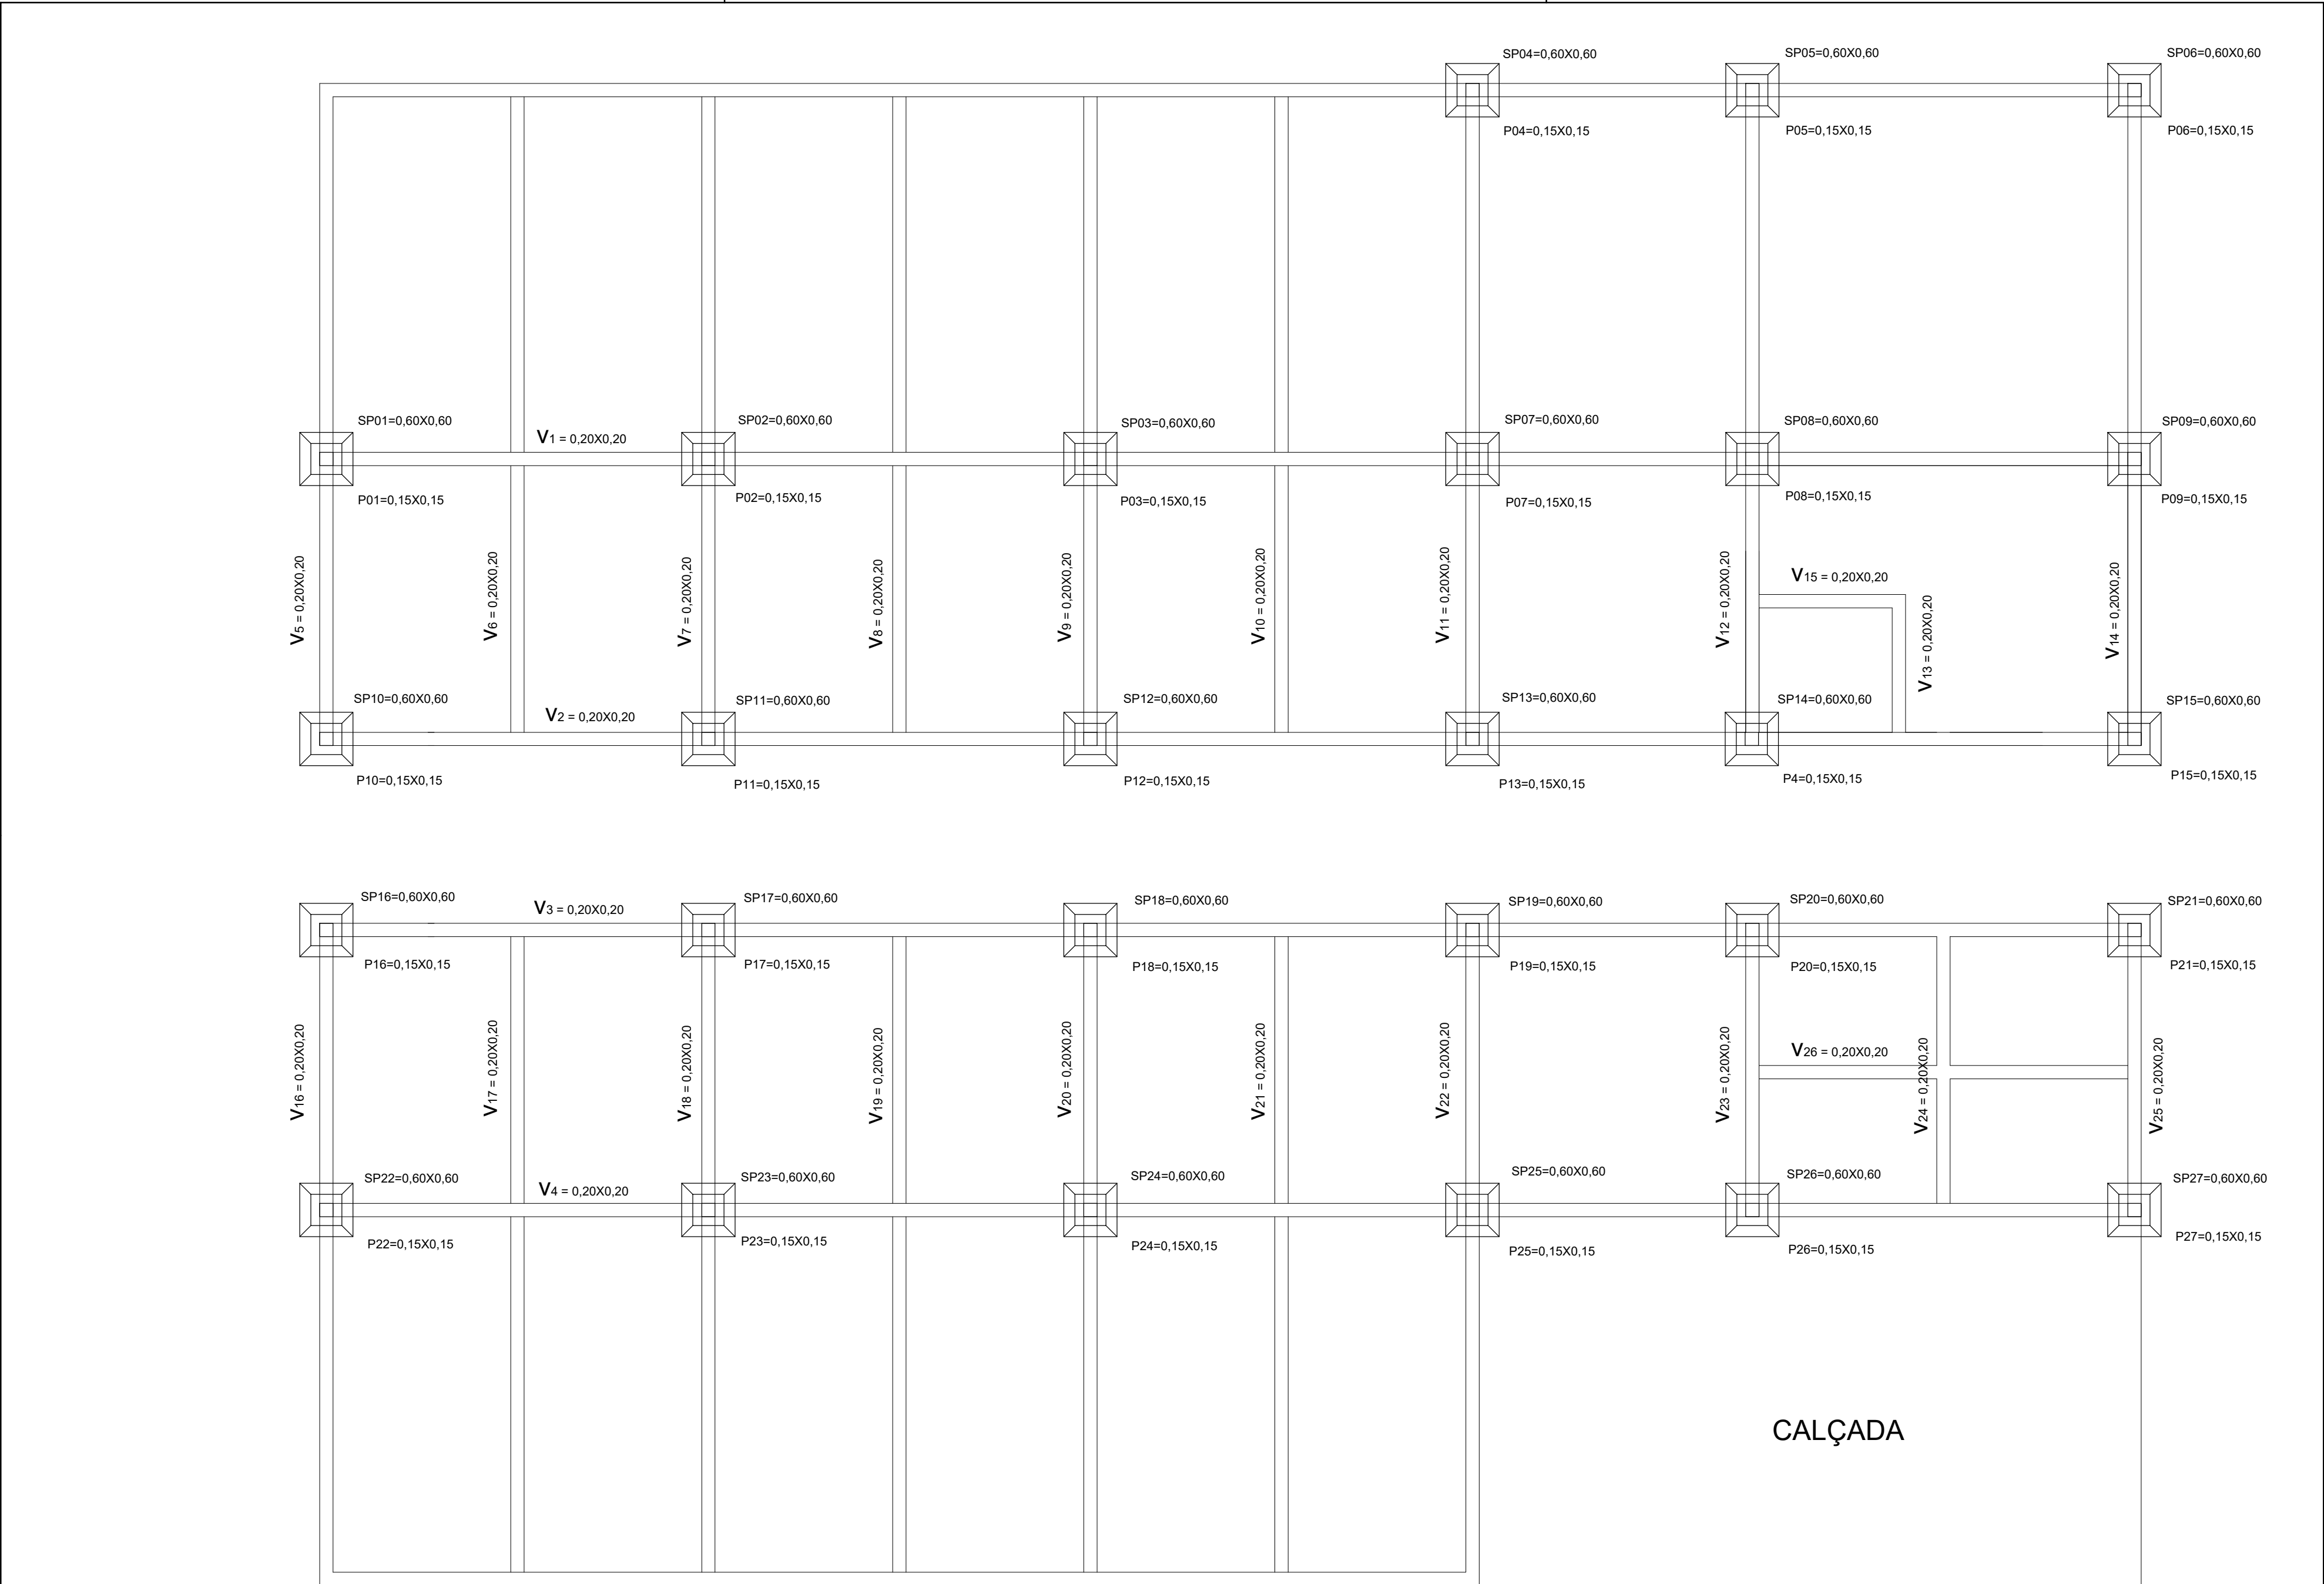

CALÇADA

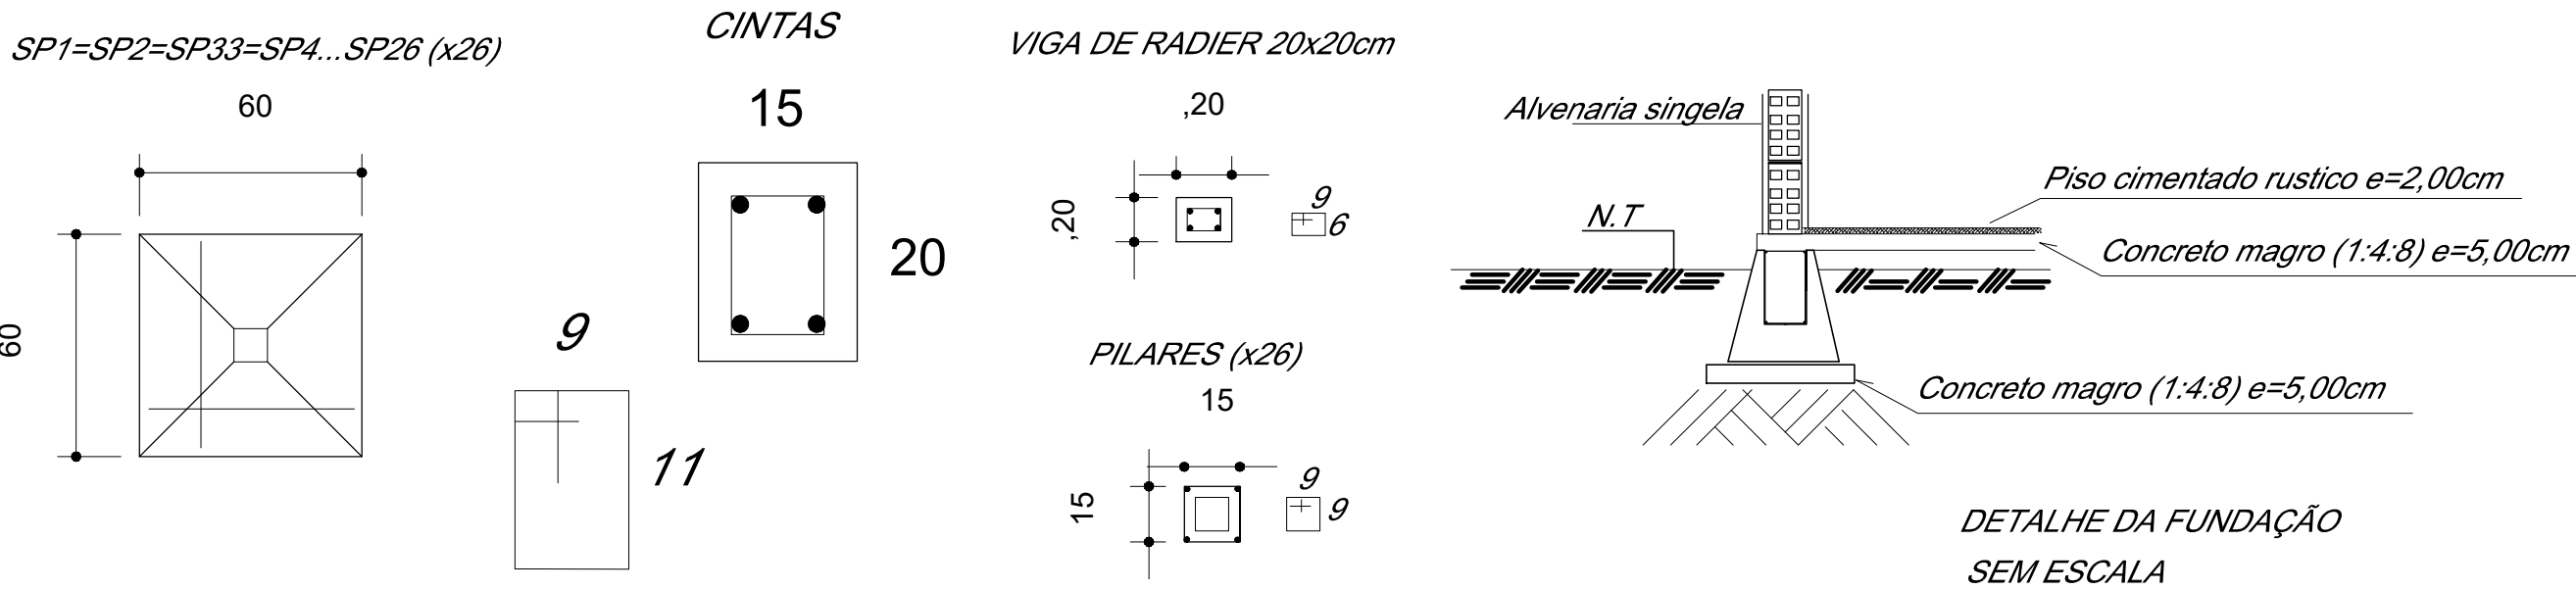FORMA DA FUNDAÇÃO
Escala 1:50



		MINISTÉRIO DA INTEGRAÇÃO NACIONAL – MI	
		COMPANHIA DE DESENVOLVIMENTO DOS VALES DO SÃO FRANCISCO E DO PARNABA	
		3ª SUPERINTENDÊNCIA REGIONAL 3º SR	
			
PLANEJAMENTO, ASSISTÊNCIA TÉCNICA E EXTENSÃO RURAL S/S LTDA.			
Construção de dois Centros de Manejo Reprodutivo e Melhoramento Genético de Caprinos e Ovinos, no estado de Pernambuco.			
Na área de atuação da 3ª SR.			
FUNDAÇÃO/DETALHES			
REV.: MAURICIO DAMASCENO		ESCALA: INDICADA DATA: AGOSTO/2013	PRANCHA: 8/9

