




PLANTA BAIXA E DEMARCAÇÃO DE PISO
ESCALA 1/100

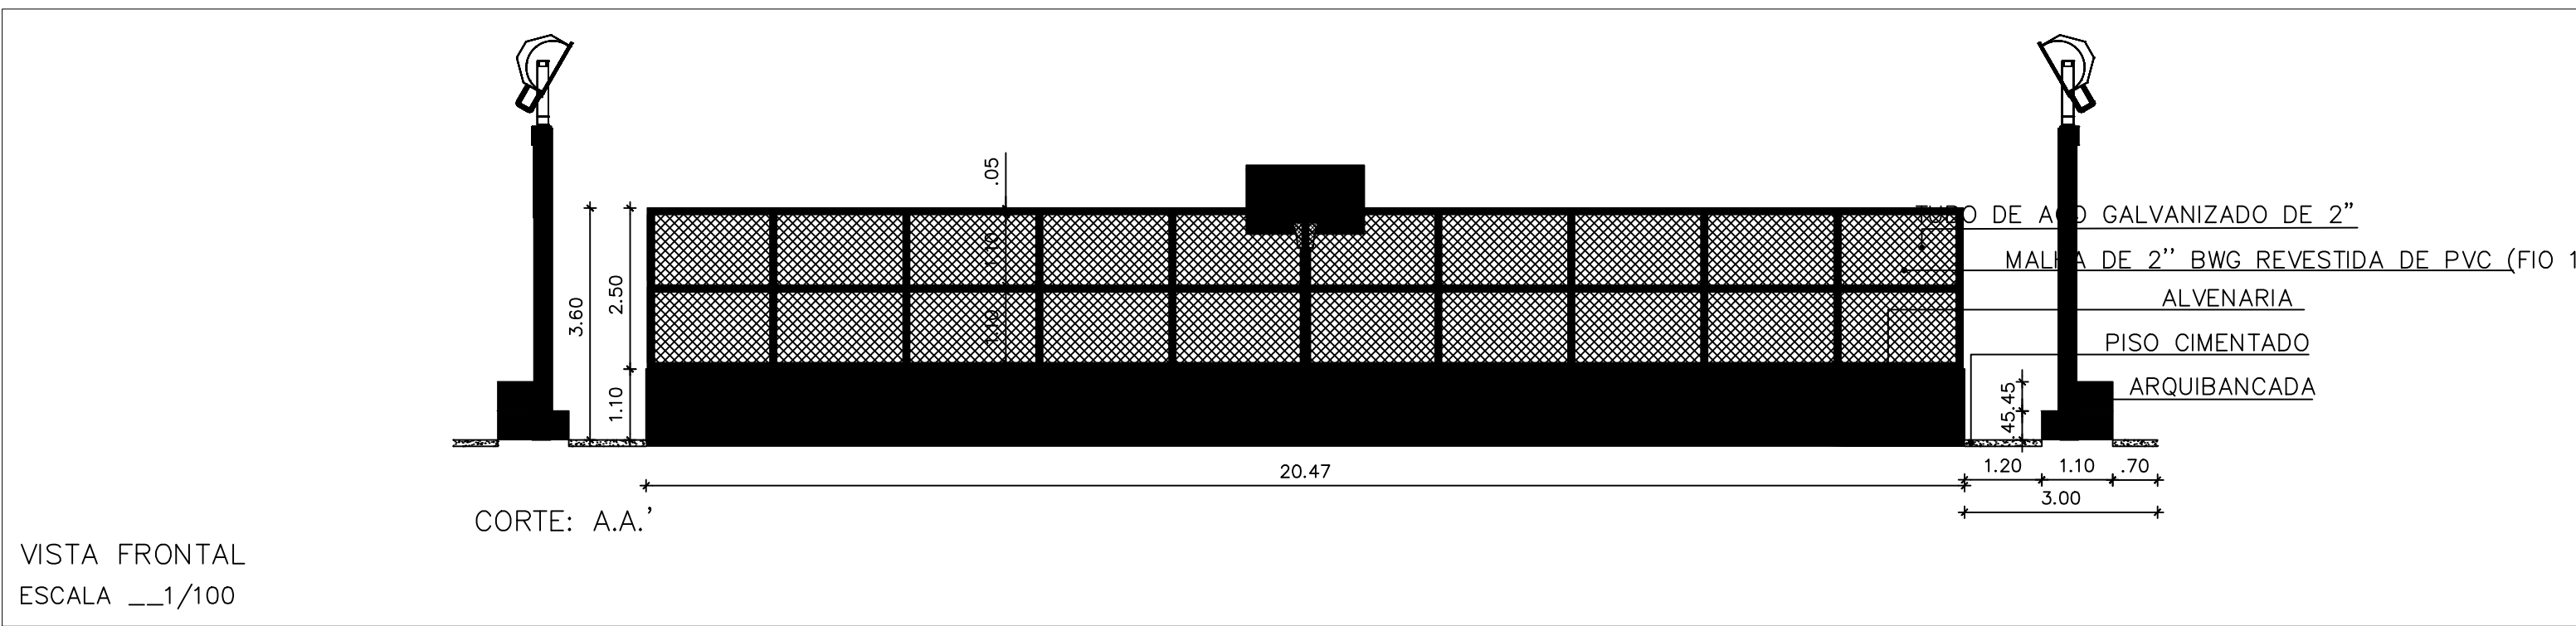


VISTA FRONTAL
ESCALA 1/100

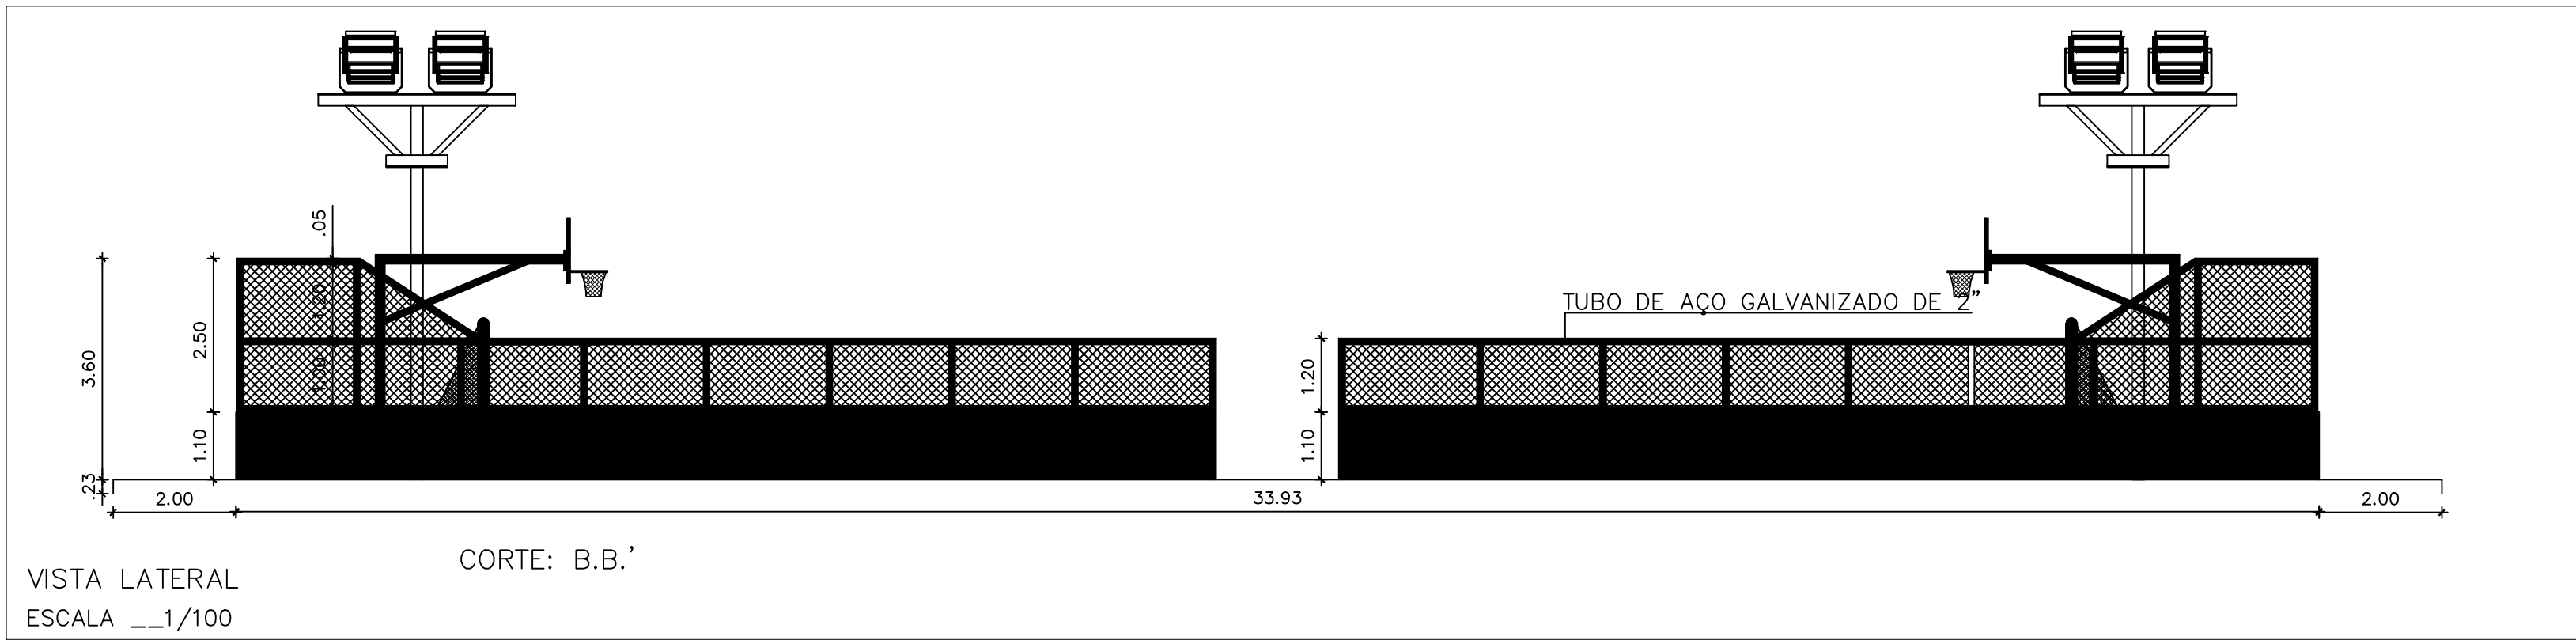


VISTA LATERAL
ESCALA 1/100

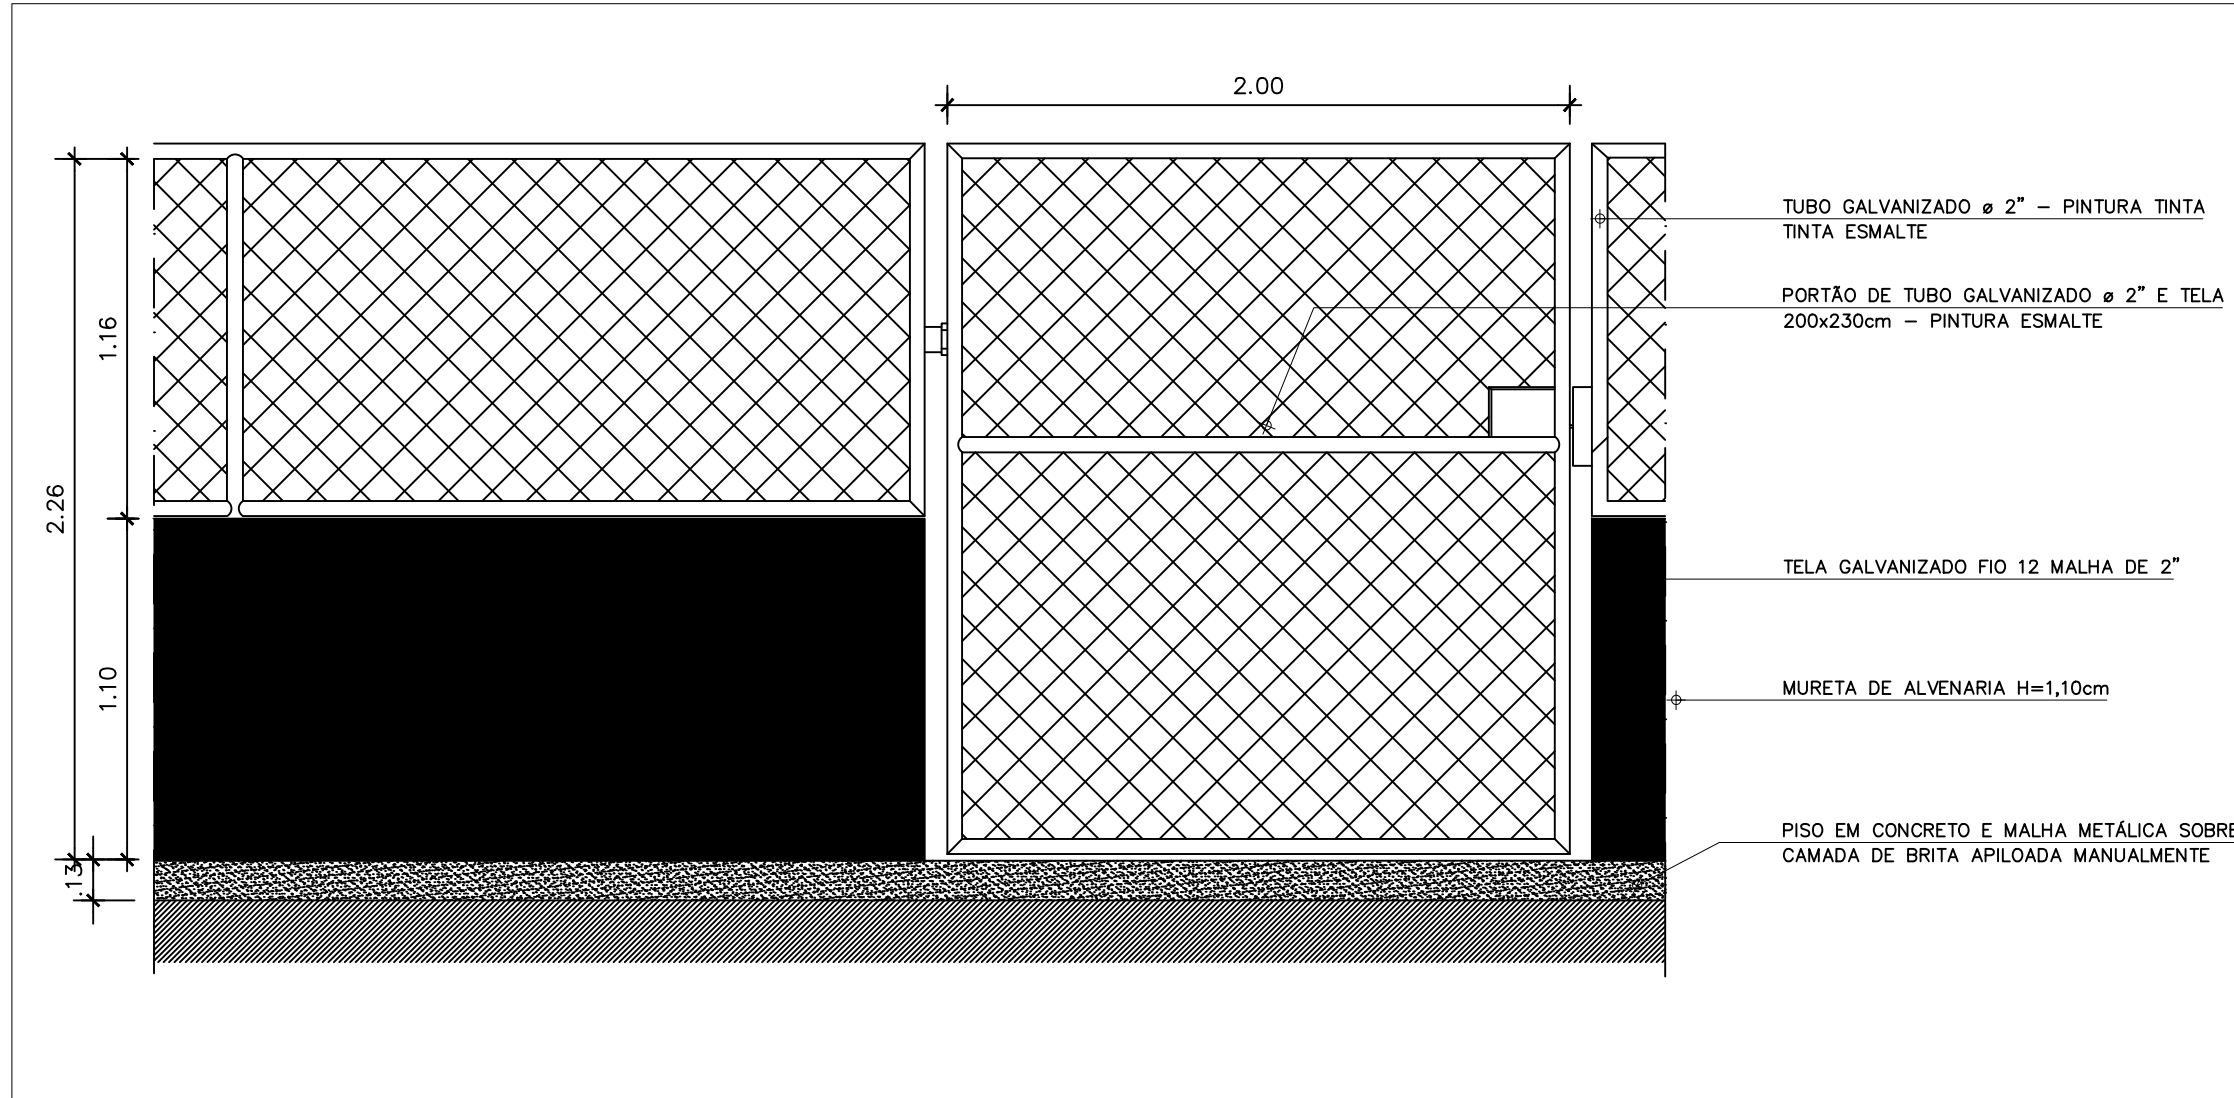


DETALHE PORTÃO E ALAMBRADO H=1,2
ESCALA 1/30

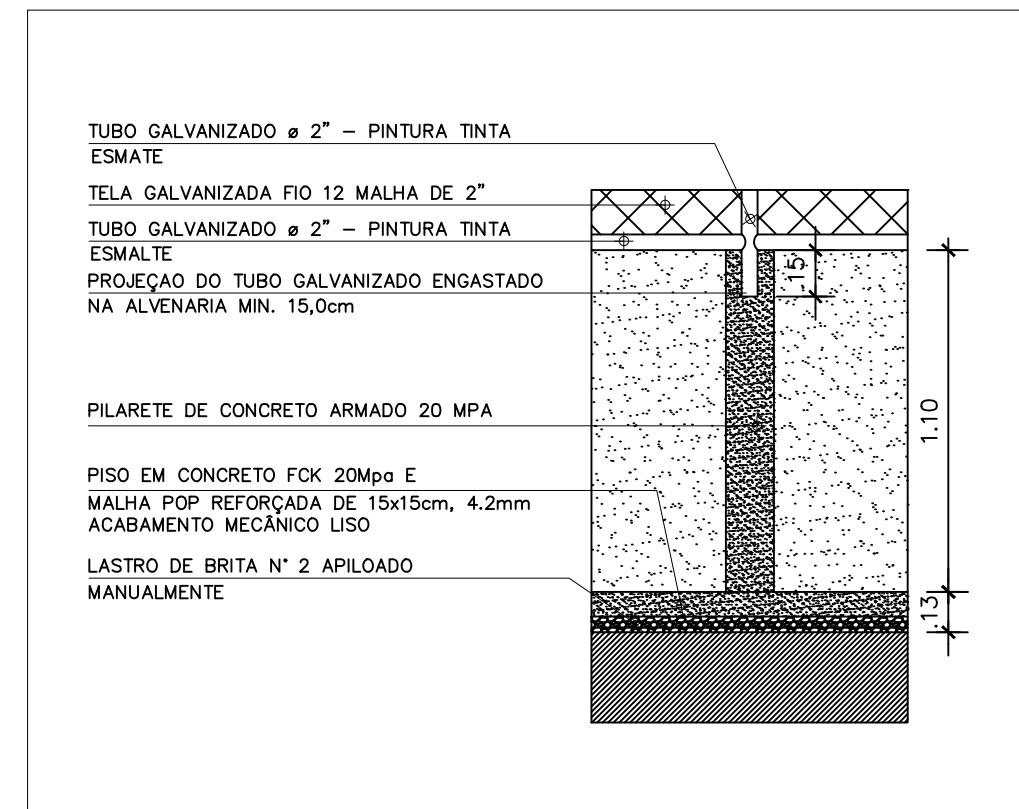

DETALHE PILAR E MURETA
ESCALA 1/50

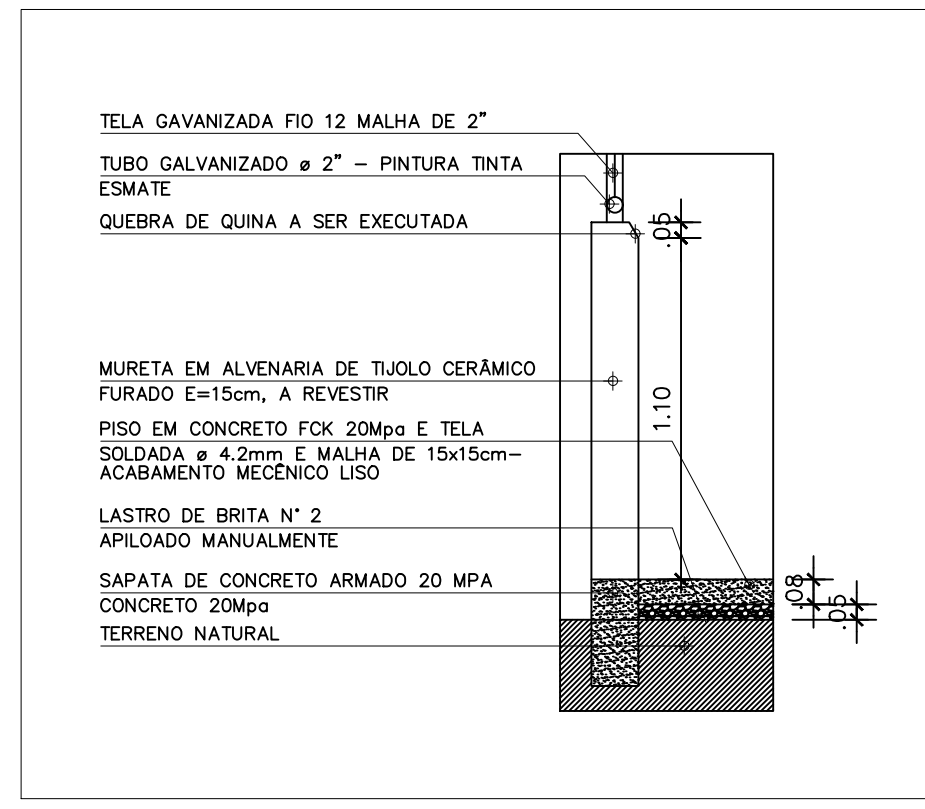


CORTE ESQUEMÁTICO DO PISO E MURETA
ESCALA 1/50

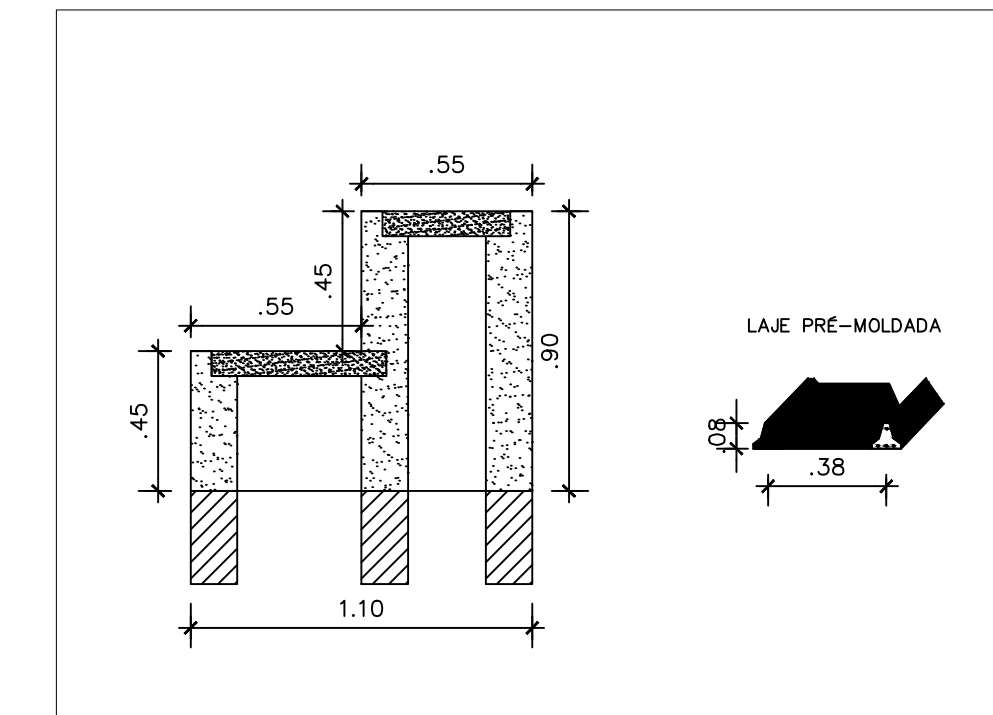


DETALHE ARQUIBANCADA E LAJE
ESCALA 1/50

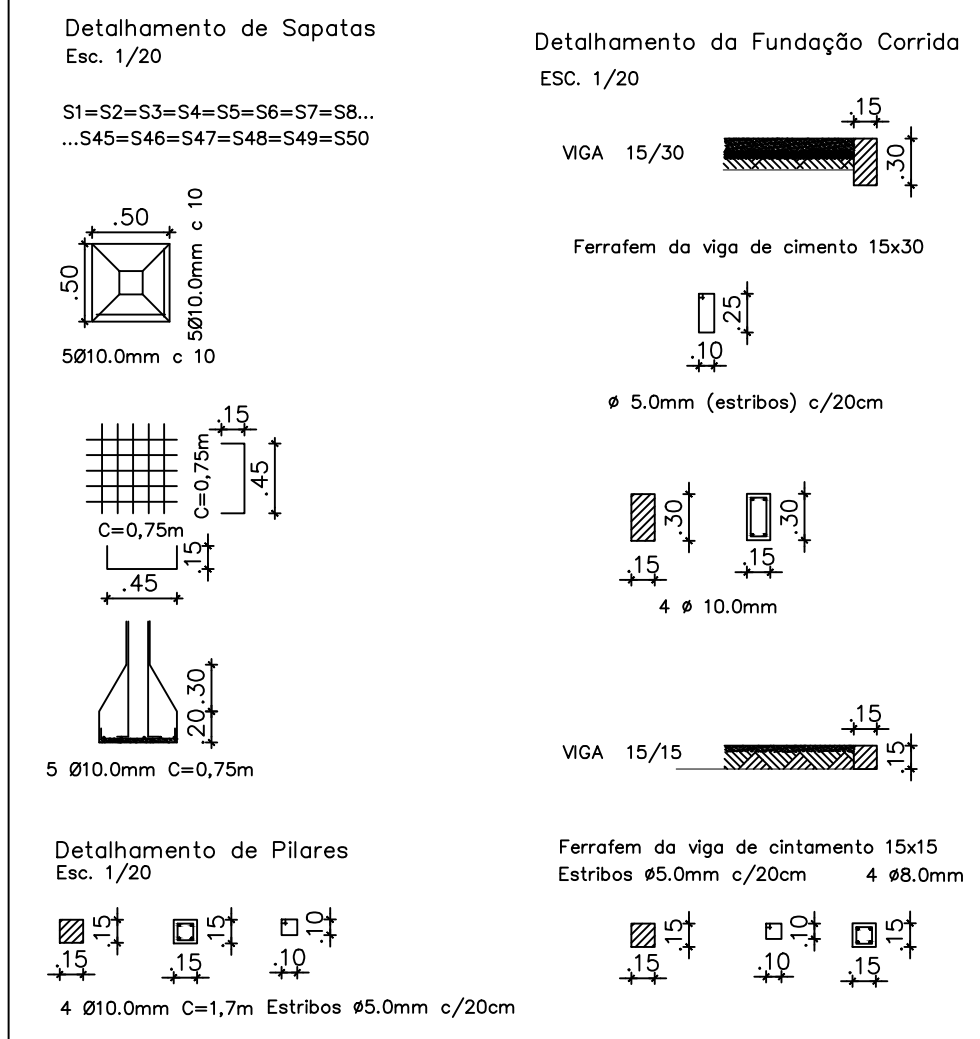


QUADRO DE EQUIPAMENTOS ESPORTIVOS		
ITEM	ESPECIFICAÇÕES	QUANTIDADE
01	TRAVE	02
02	TABELA DE BASQUETE	02
03	MASTRO PARA REDE DE VÔLEI	02
04	ESPAÇO MÚLTIPLO USO PARA APOIO A PRODUÇÃO DOS PRODUTORES RURAIS	1.014,98m²
05	ALAMBRADO	237,69m²

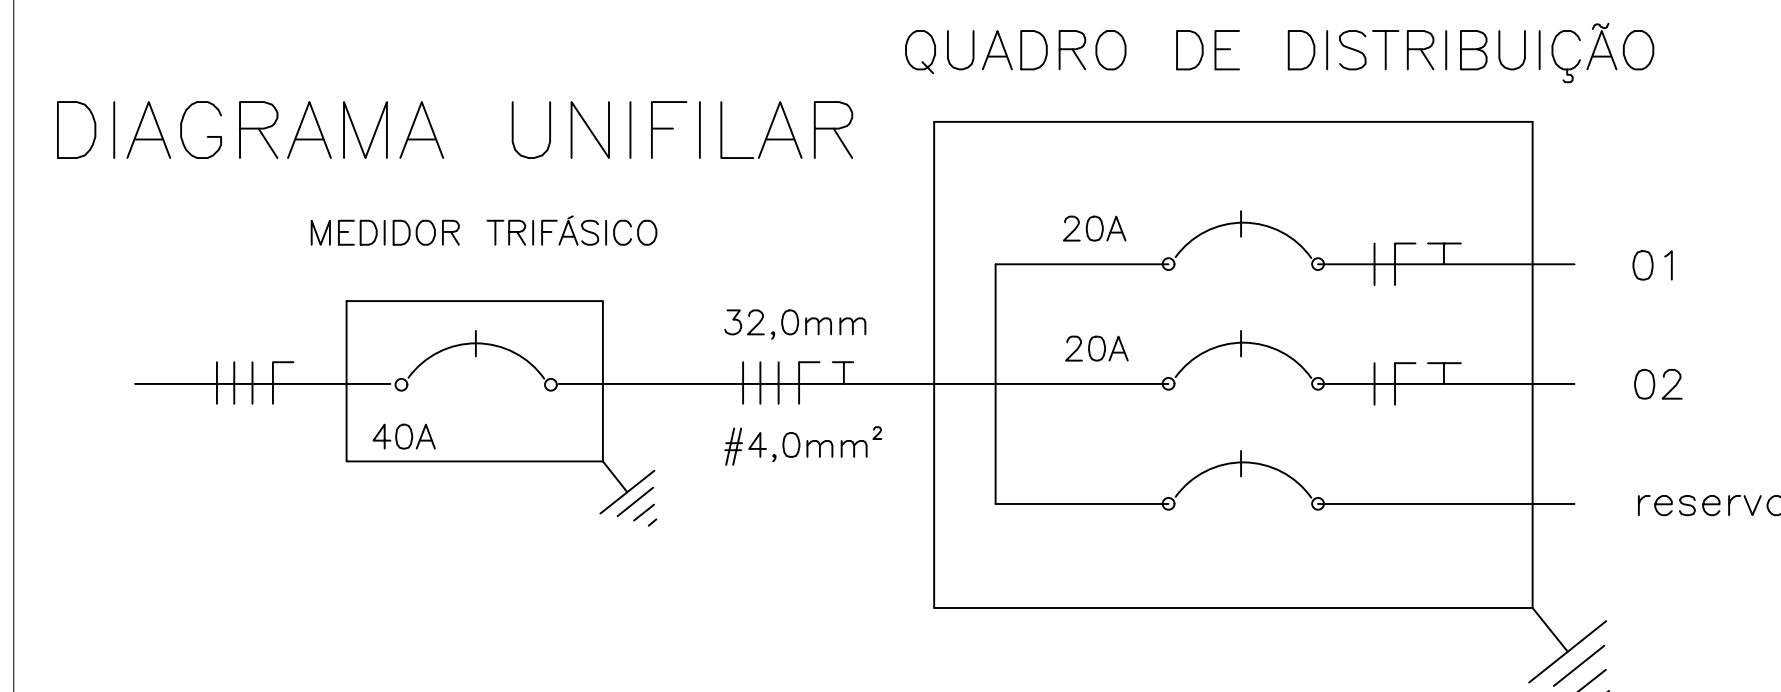

MINISTÉRIO DO DESENVOLVIMENTO REGIONAL – MDR COMPANHIA DE DESENVOLVIMENTO DOS VALES DO SÃO FRANCISCO E DO PARNAIBA 3ª SUPERINTENDÊNCIA REGIONAL – 3ªSR			
ESPAÇO MÚLTIPLO USO PARA APOIO A PRODUÇÃO DOS PRODUTORES RURAIS PROJETO PRADÃO – CODEVASF 3ªSR			
PLANTA MARCAÇÃO DE PISO PLANTA BAIXA PLANTA DE PISO CORTES VISTA DETALHE BICICLETÁRIO PERSPECTIVA			
EDITAL Pregão Eletrônico (SRP)		ESCALA: INDICADAS	01/01
DES.: VANDA ALVES	DIGIT.:	DATA: OUT/2022	
		APROV.: 3ªGRD–UEP	



QUADRO DE CARGAS					
CIRC.	LÂMPADAS	TOTAL WATTS	DISJ. (A)	FIAÇÃO #mm2	ELETROD. PVC –mm
	400W				
1	6	2400W	20	4,0	25
2	6	2400W	20	4,0	25
Reserva	—	—	—	—	—
Total	12	4800W	40		


SIMBOLOGIA / LEGENDA	
ITEM	ESPECIFICAÇÕES
----	Eletroduto embutido no piso
+++T	Condutor fase, neutro, retorno e terra respectivamente
	Medidor
	Quadro de Distribuição
==	Disjuntor
	Caixa de passagem 0,40mx0,40m
⏏	Aterramento
	Refletor

MINISTÉRIO DO DESENVOLVIMENTO REGIONAL – MDR
COMPANHIA DE DESENVOLVIMENTO DOS VALES DO SÃO FRANCISCO E DO PARNAIBA
3ª SUPERINTENDÊNCIA REGIONAL – 3ªSR









ESPAÇO MÚLTIPLO USO PARA APOIO A PRODUÇÃO DOS
PRODUTORES RURAIS
PROJETO PRADÃO – CODEVASF 3ºSR

PLANTA DE INSTALAÇÕES ELÉTRICAS | QUADRO DE CARGAS

EDITAL Pregão Eletrônico (SRP)	REV.:	ESCALA: INDICADAS	02/03
DES.: VANDA ALVES	DIGIT.:	DATA: OUT/2022	
		APROV.: 3ºGRD-UEP	

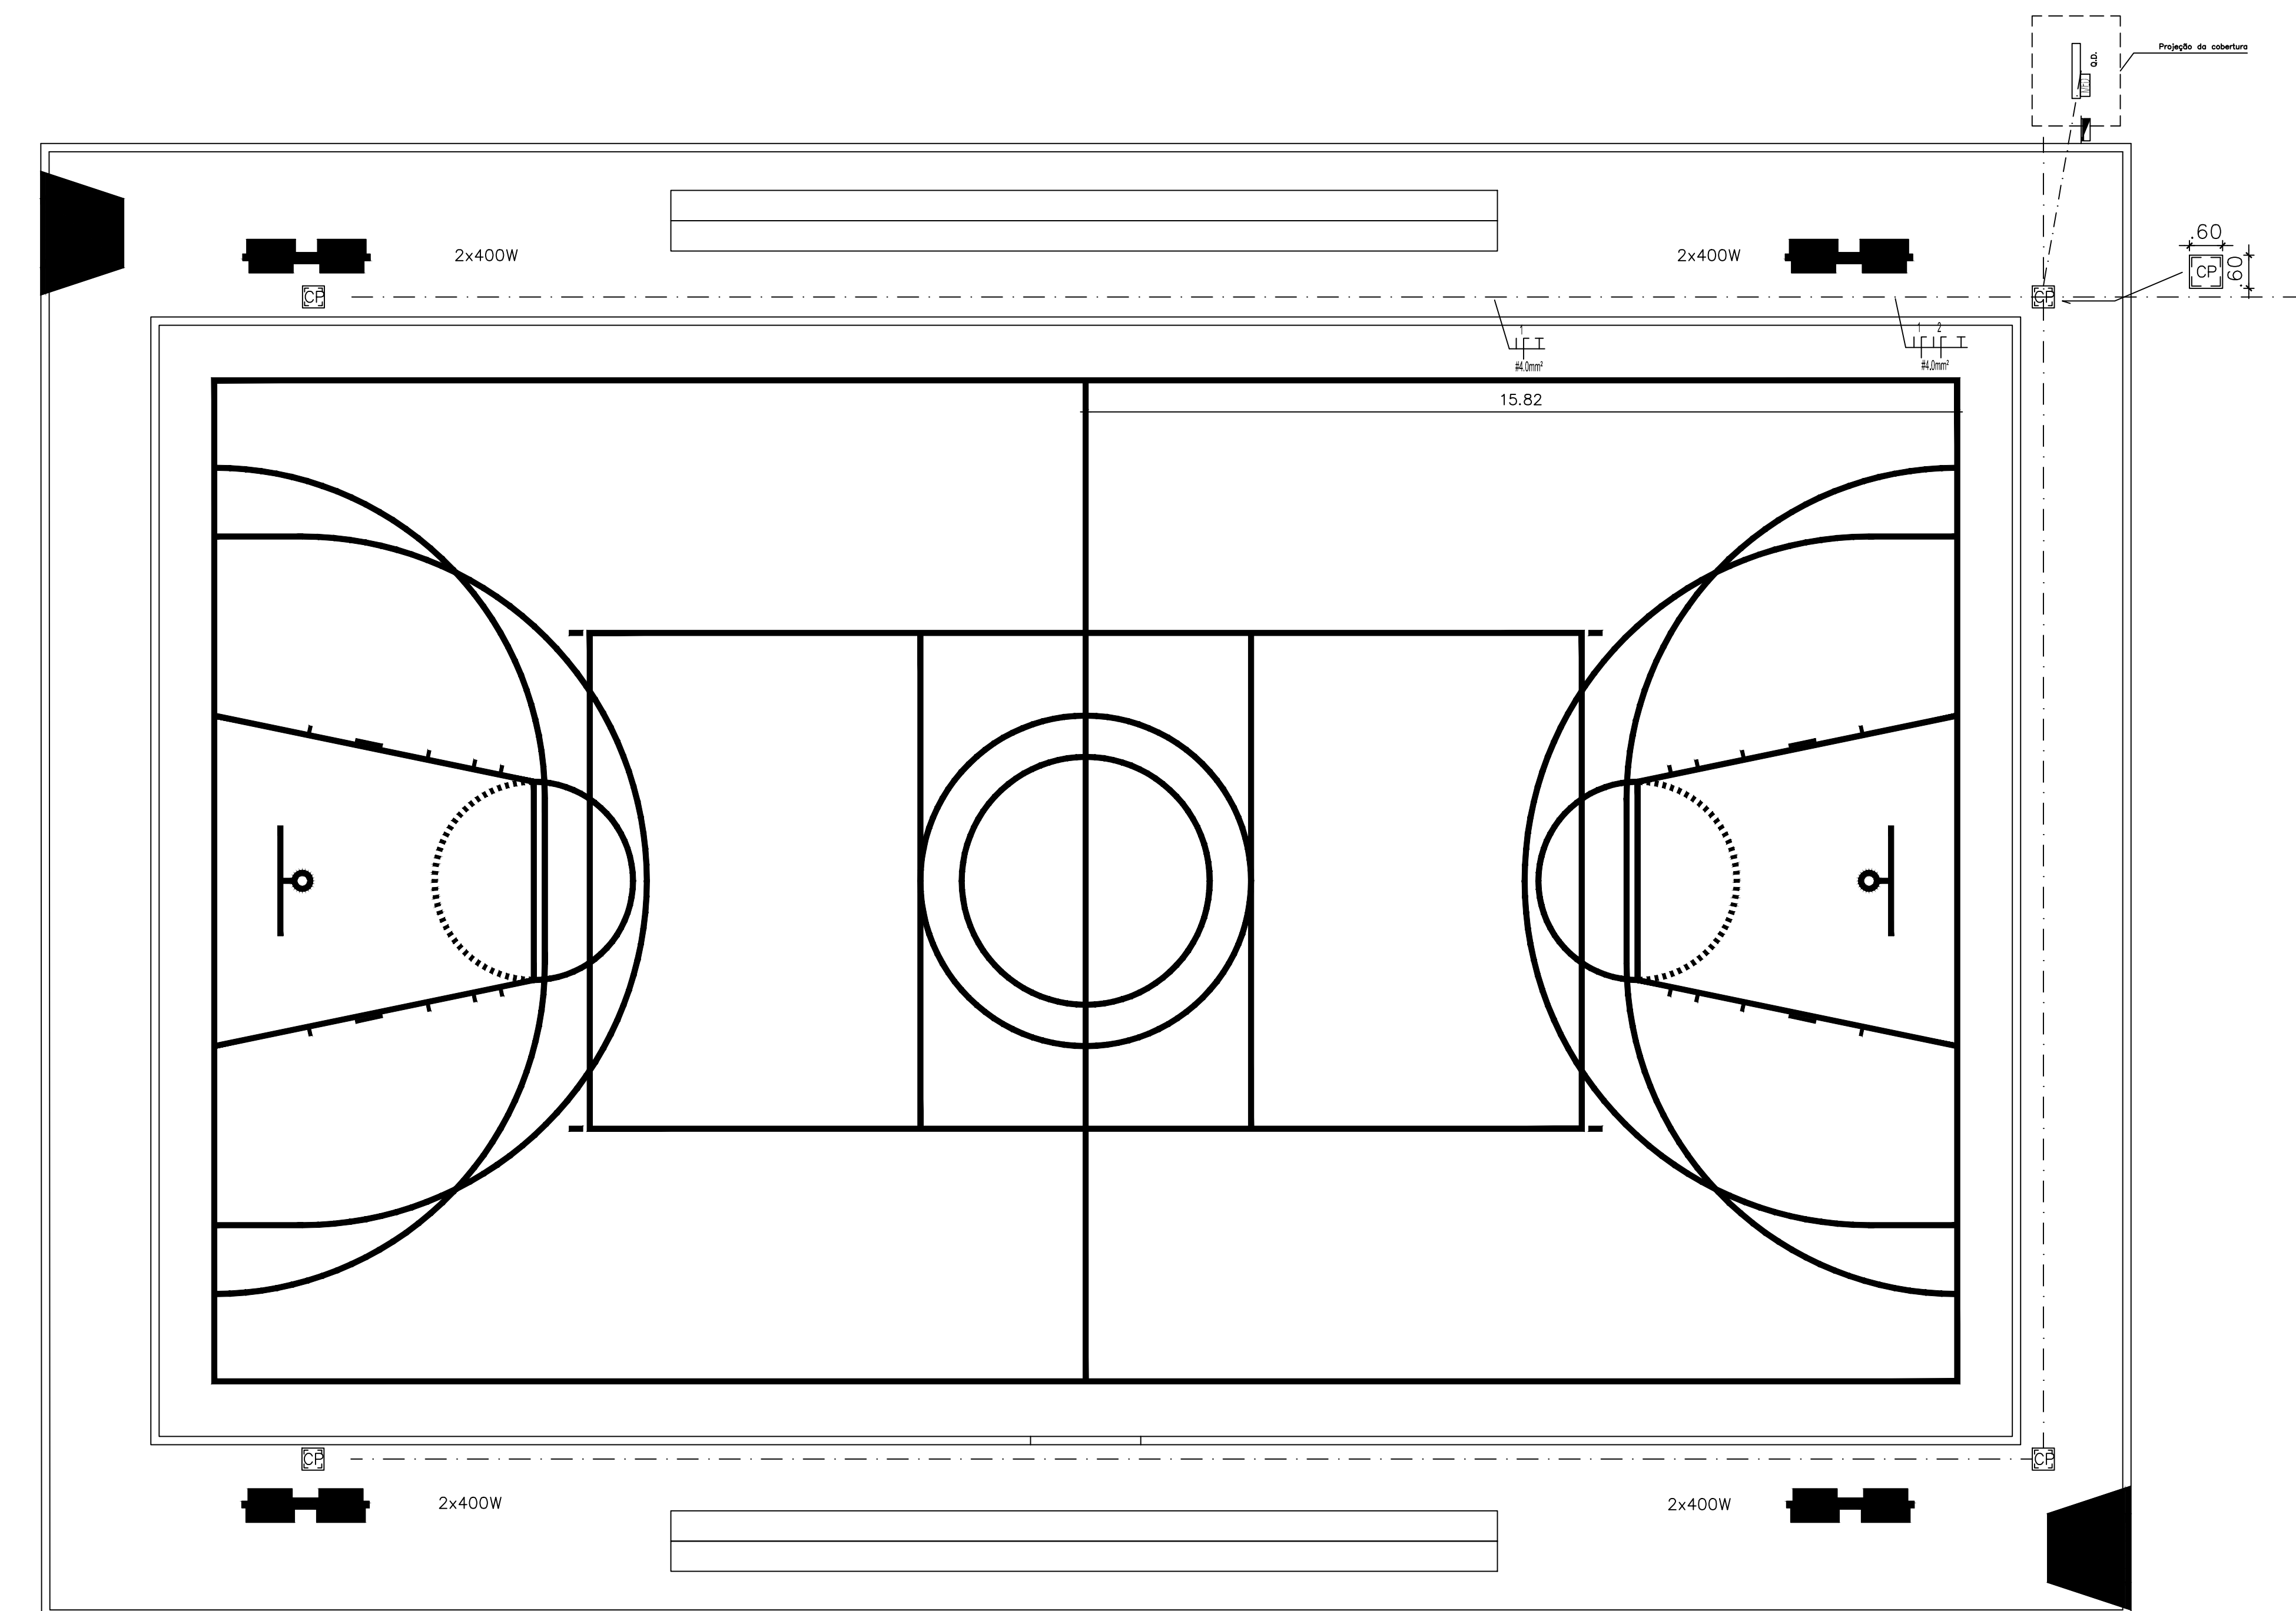

PLANTA DE INSTALAÇÕES ELÉTRICAS
ESCALA ____1/100

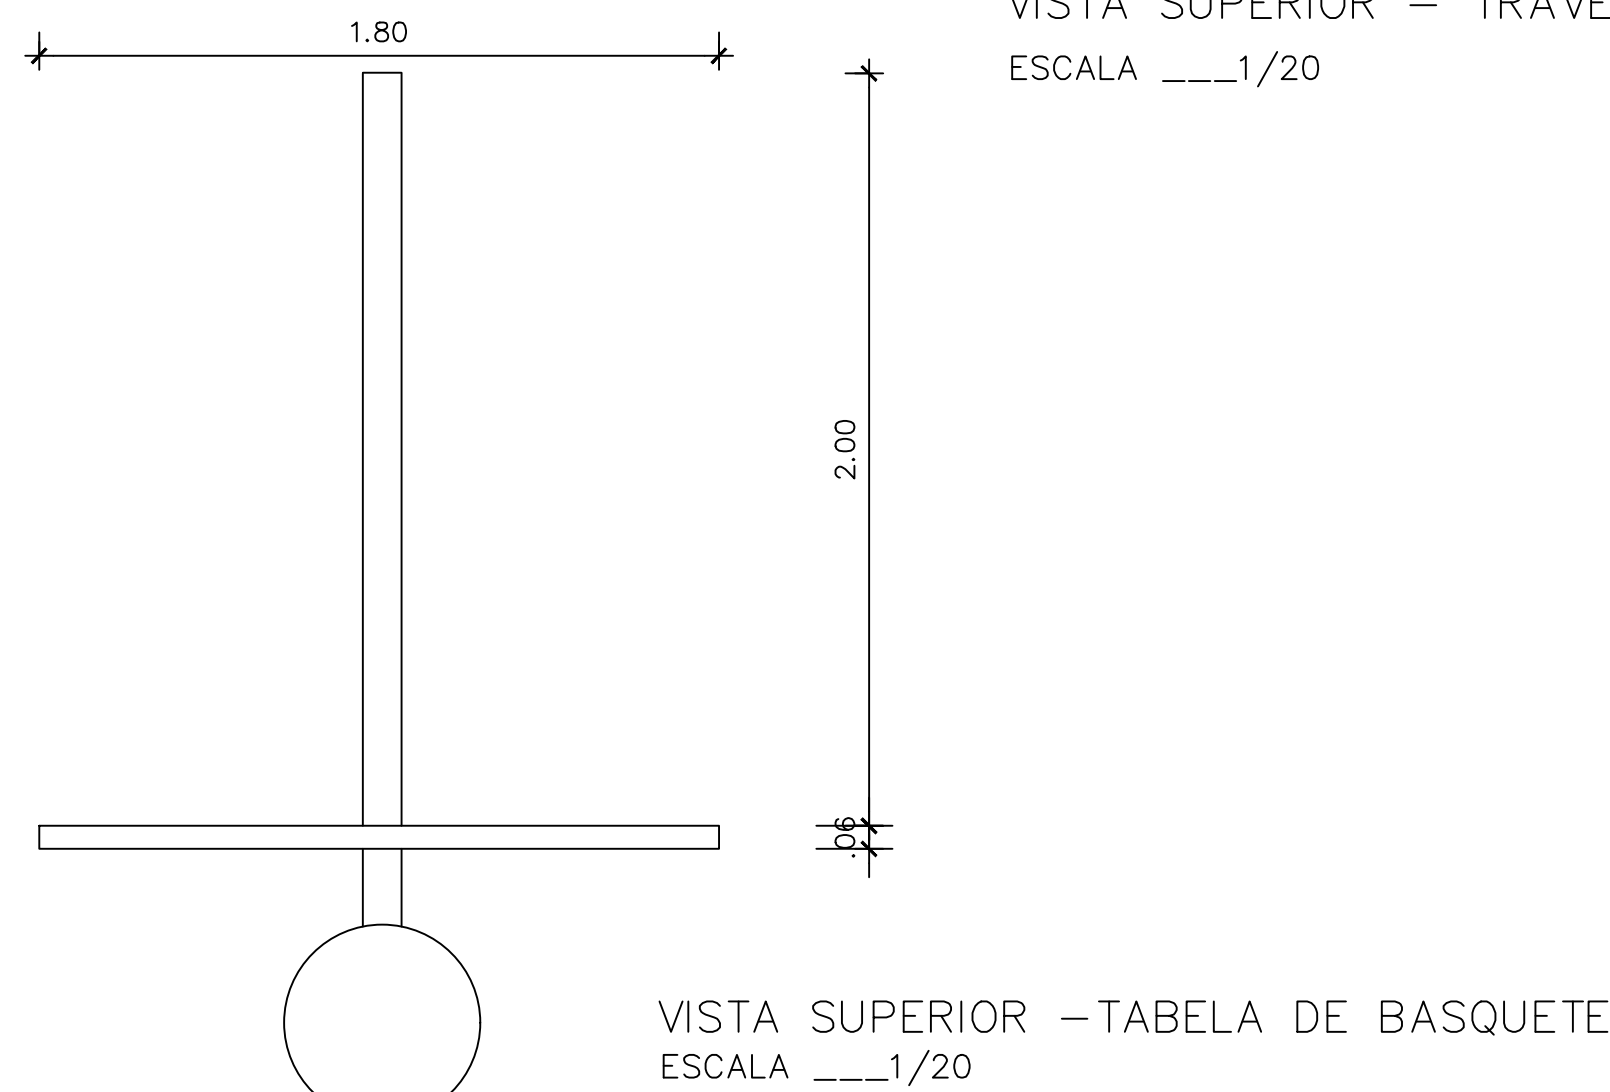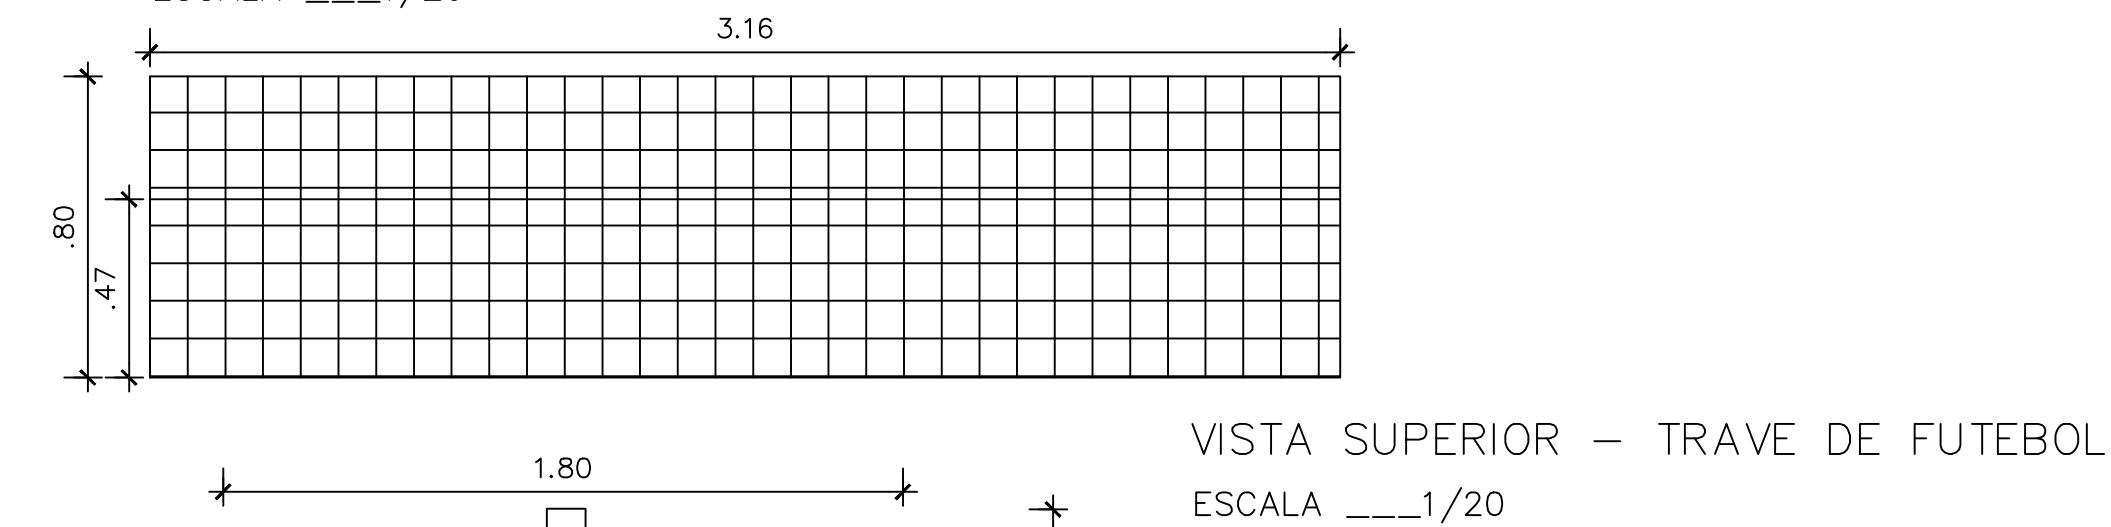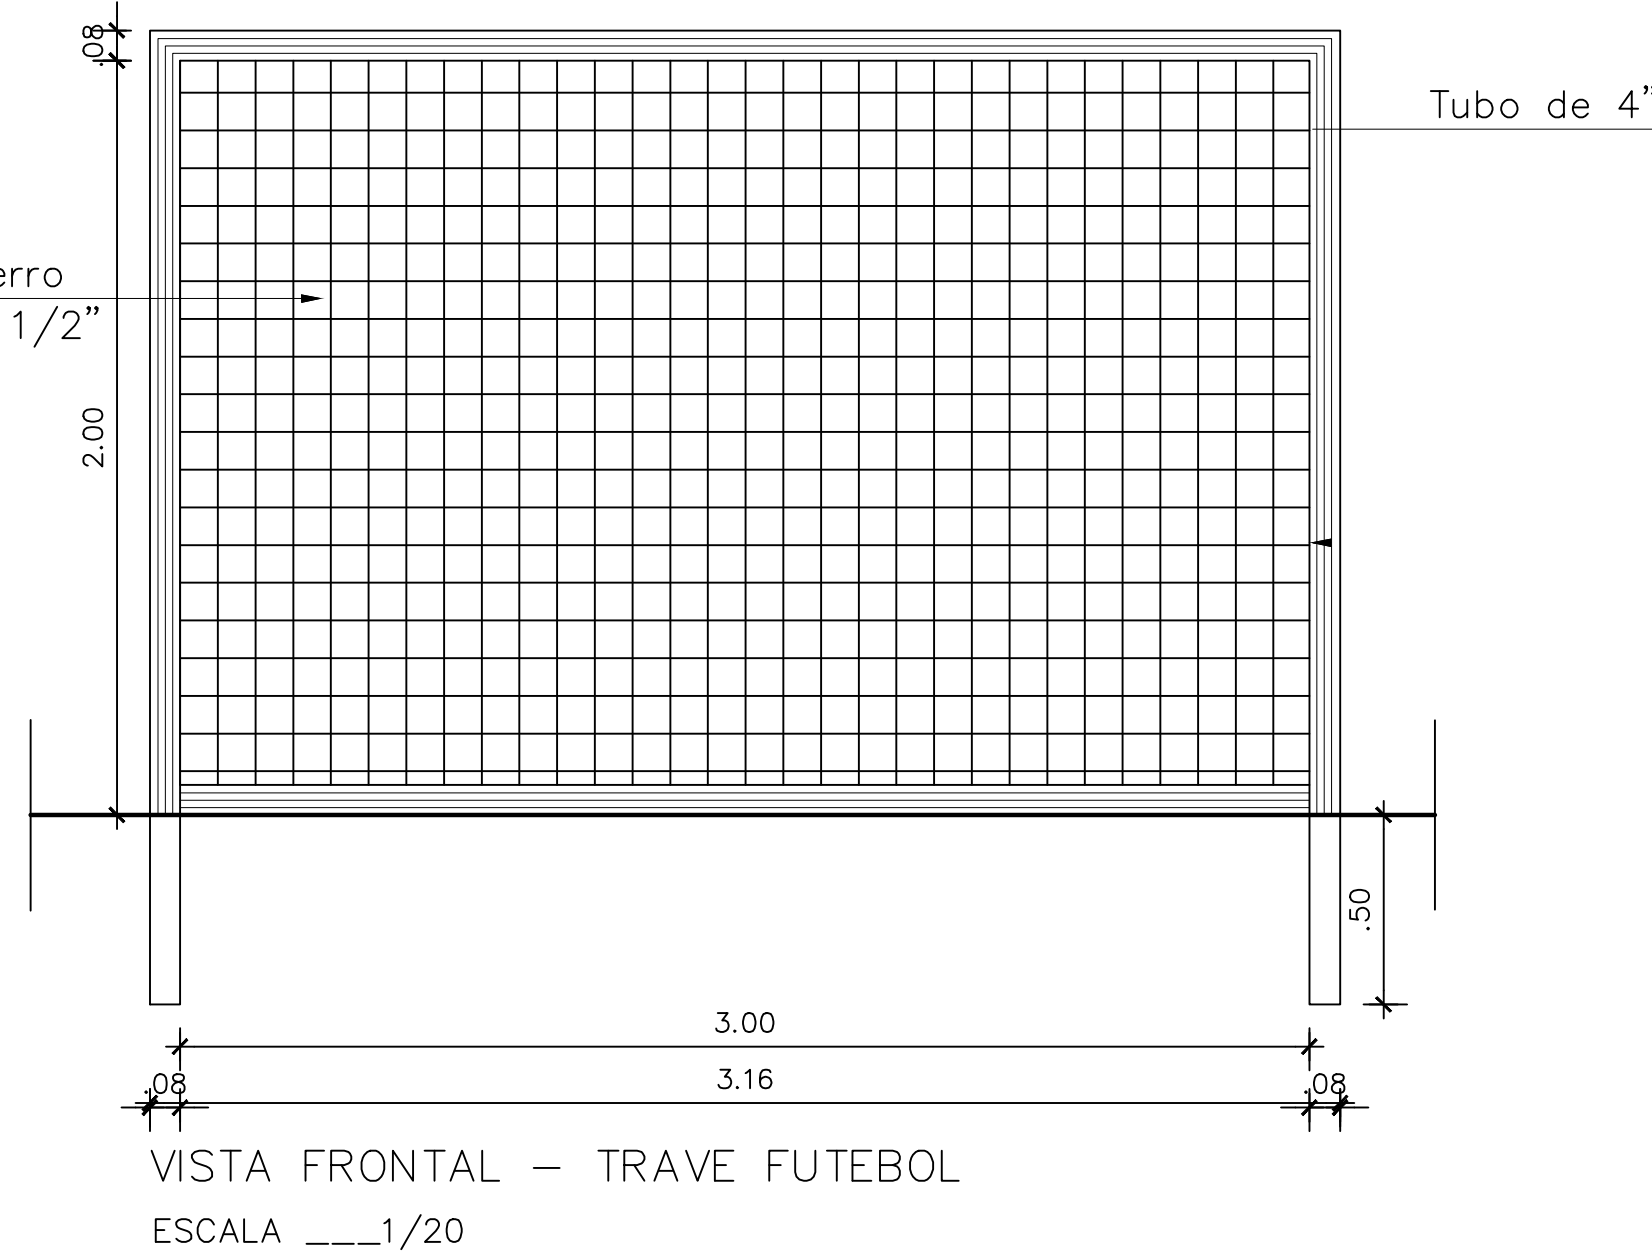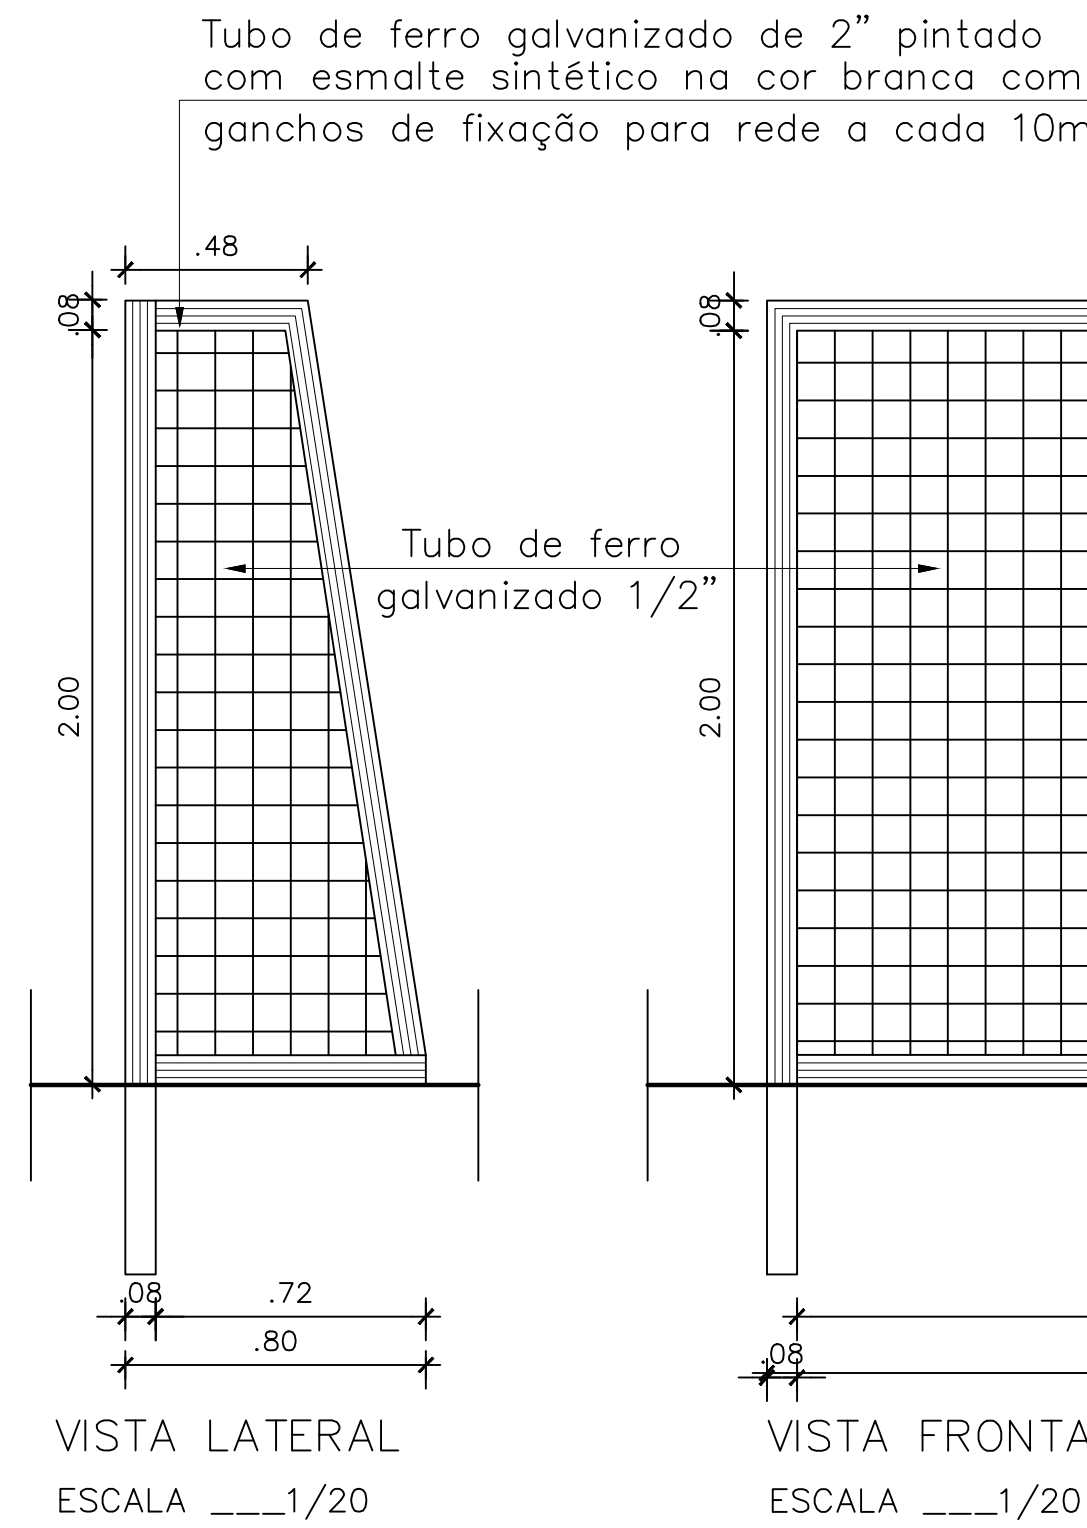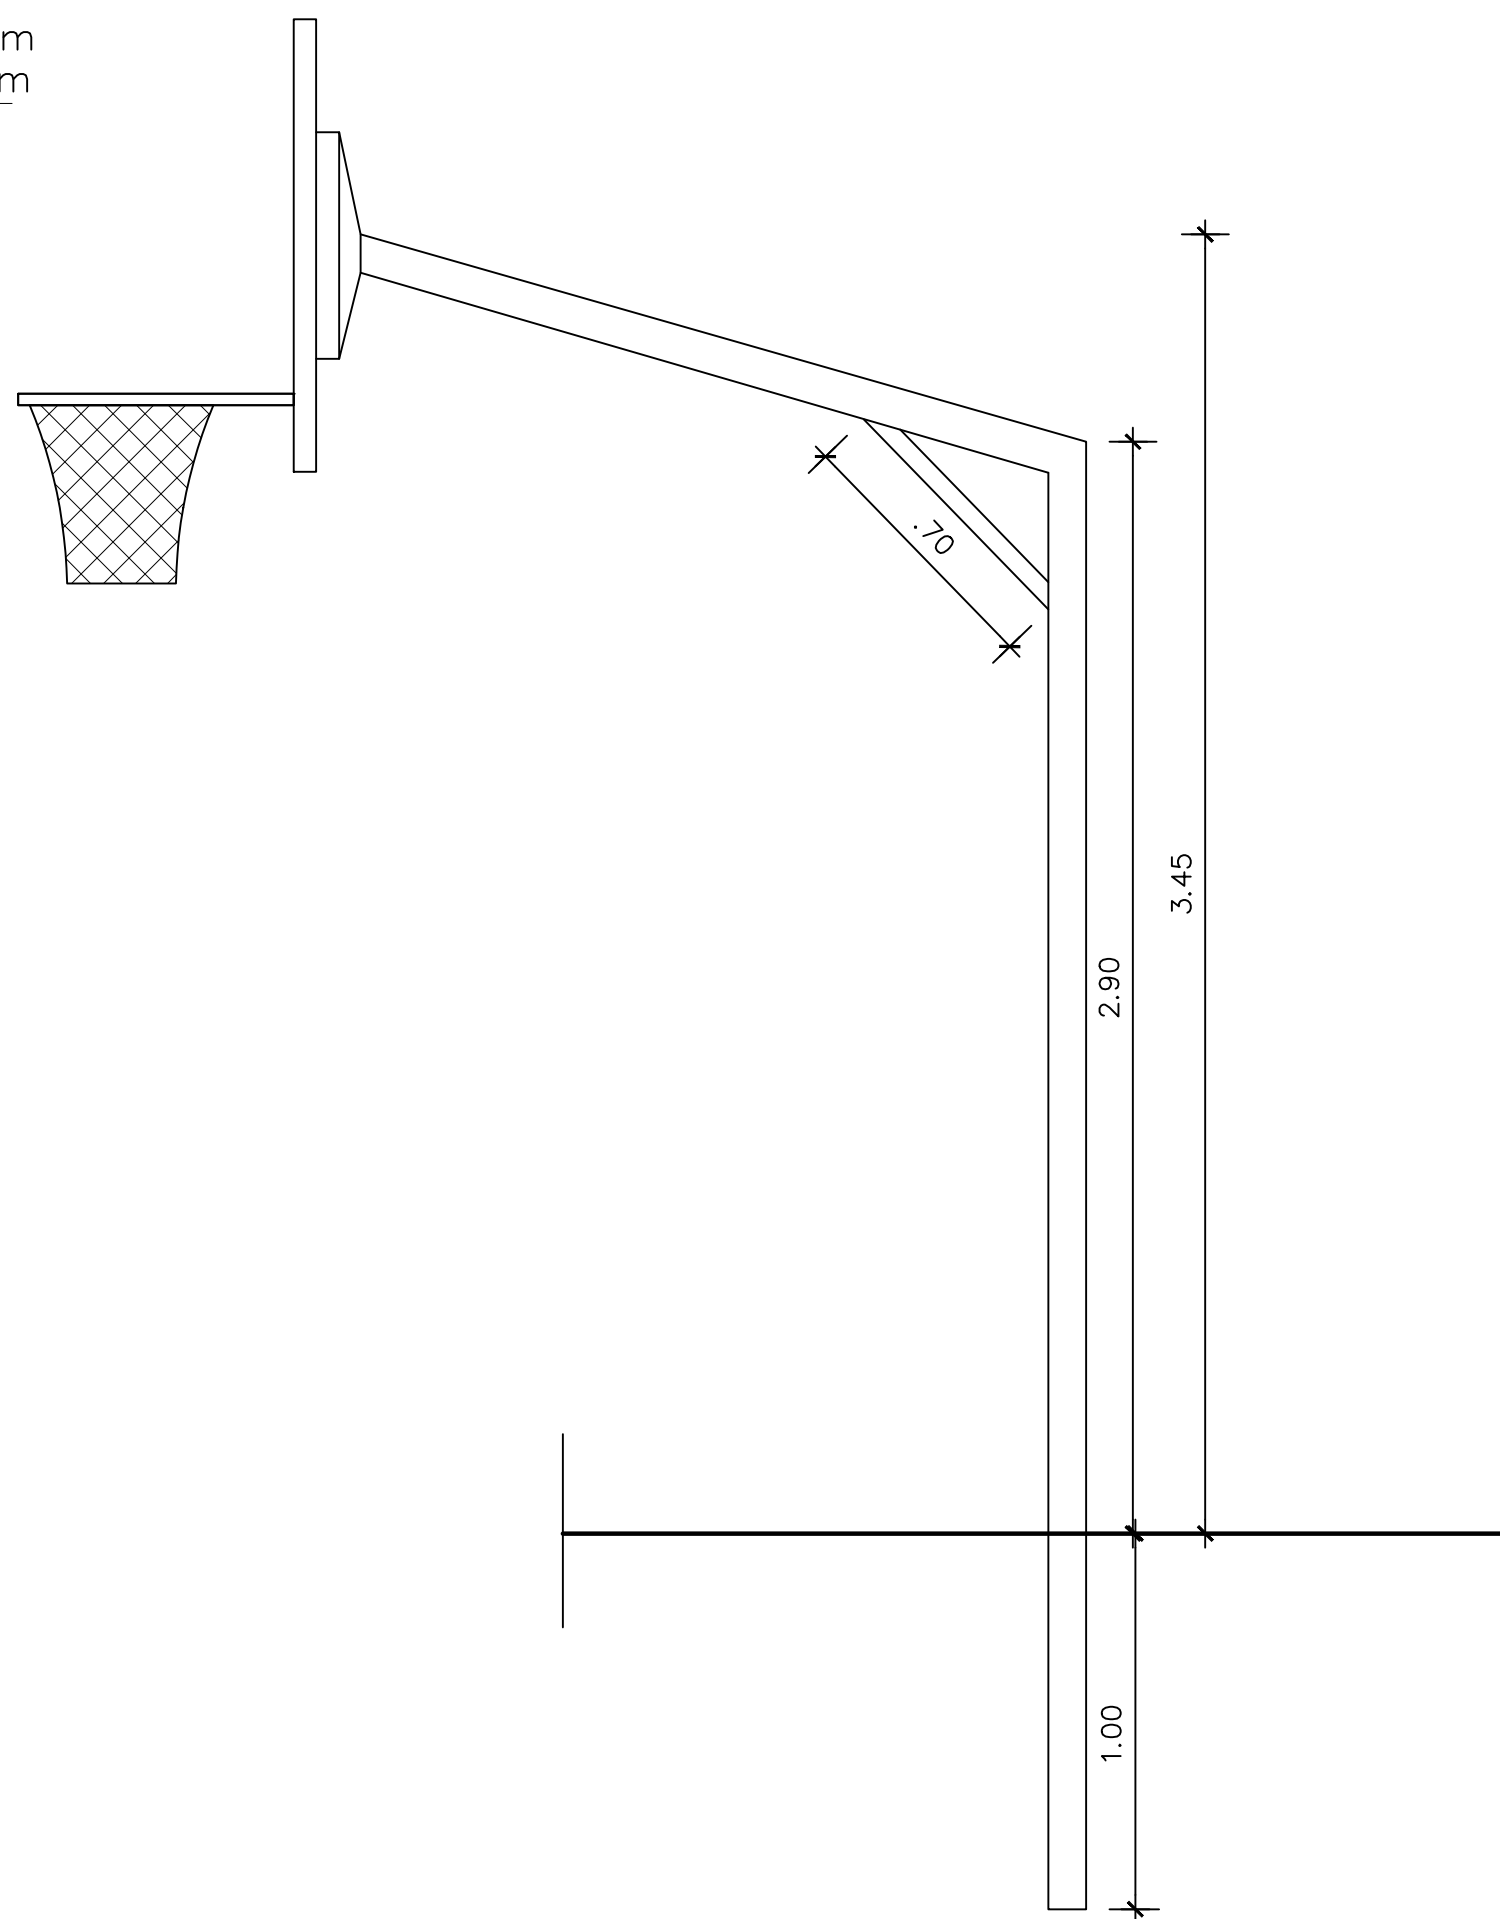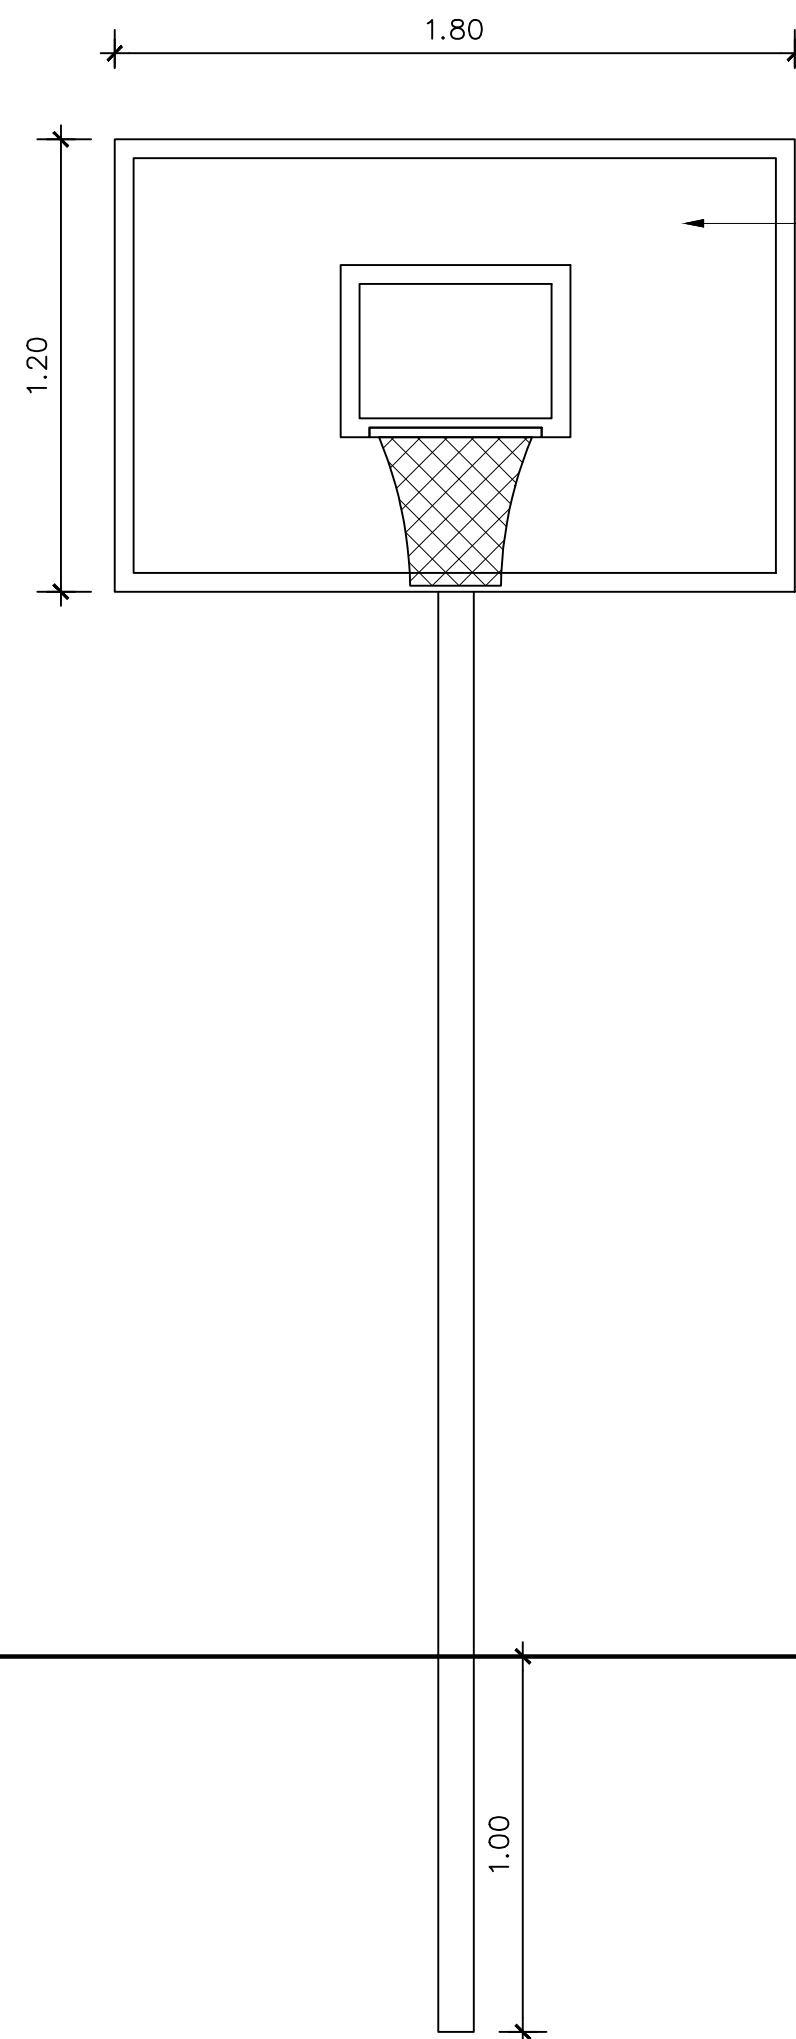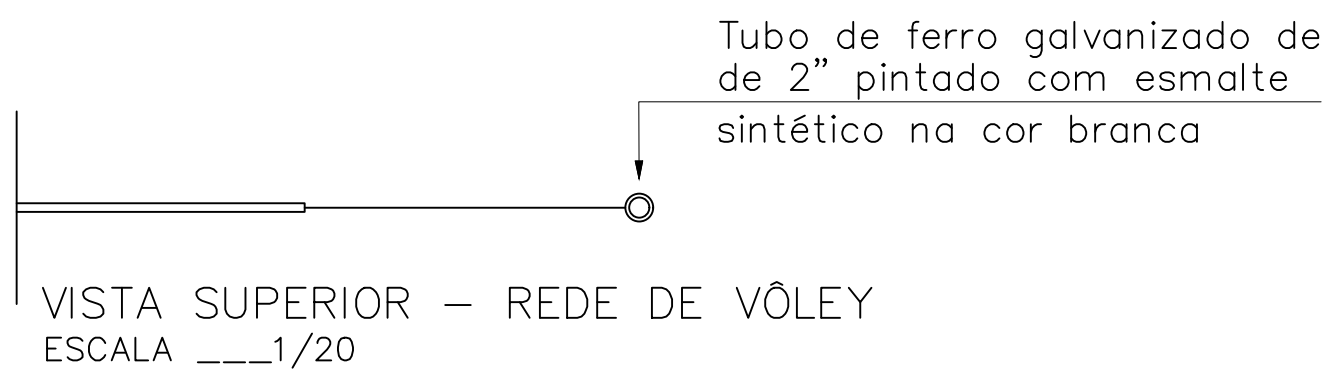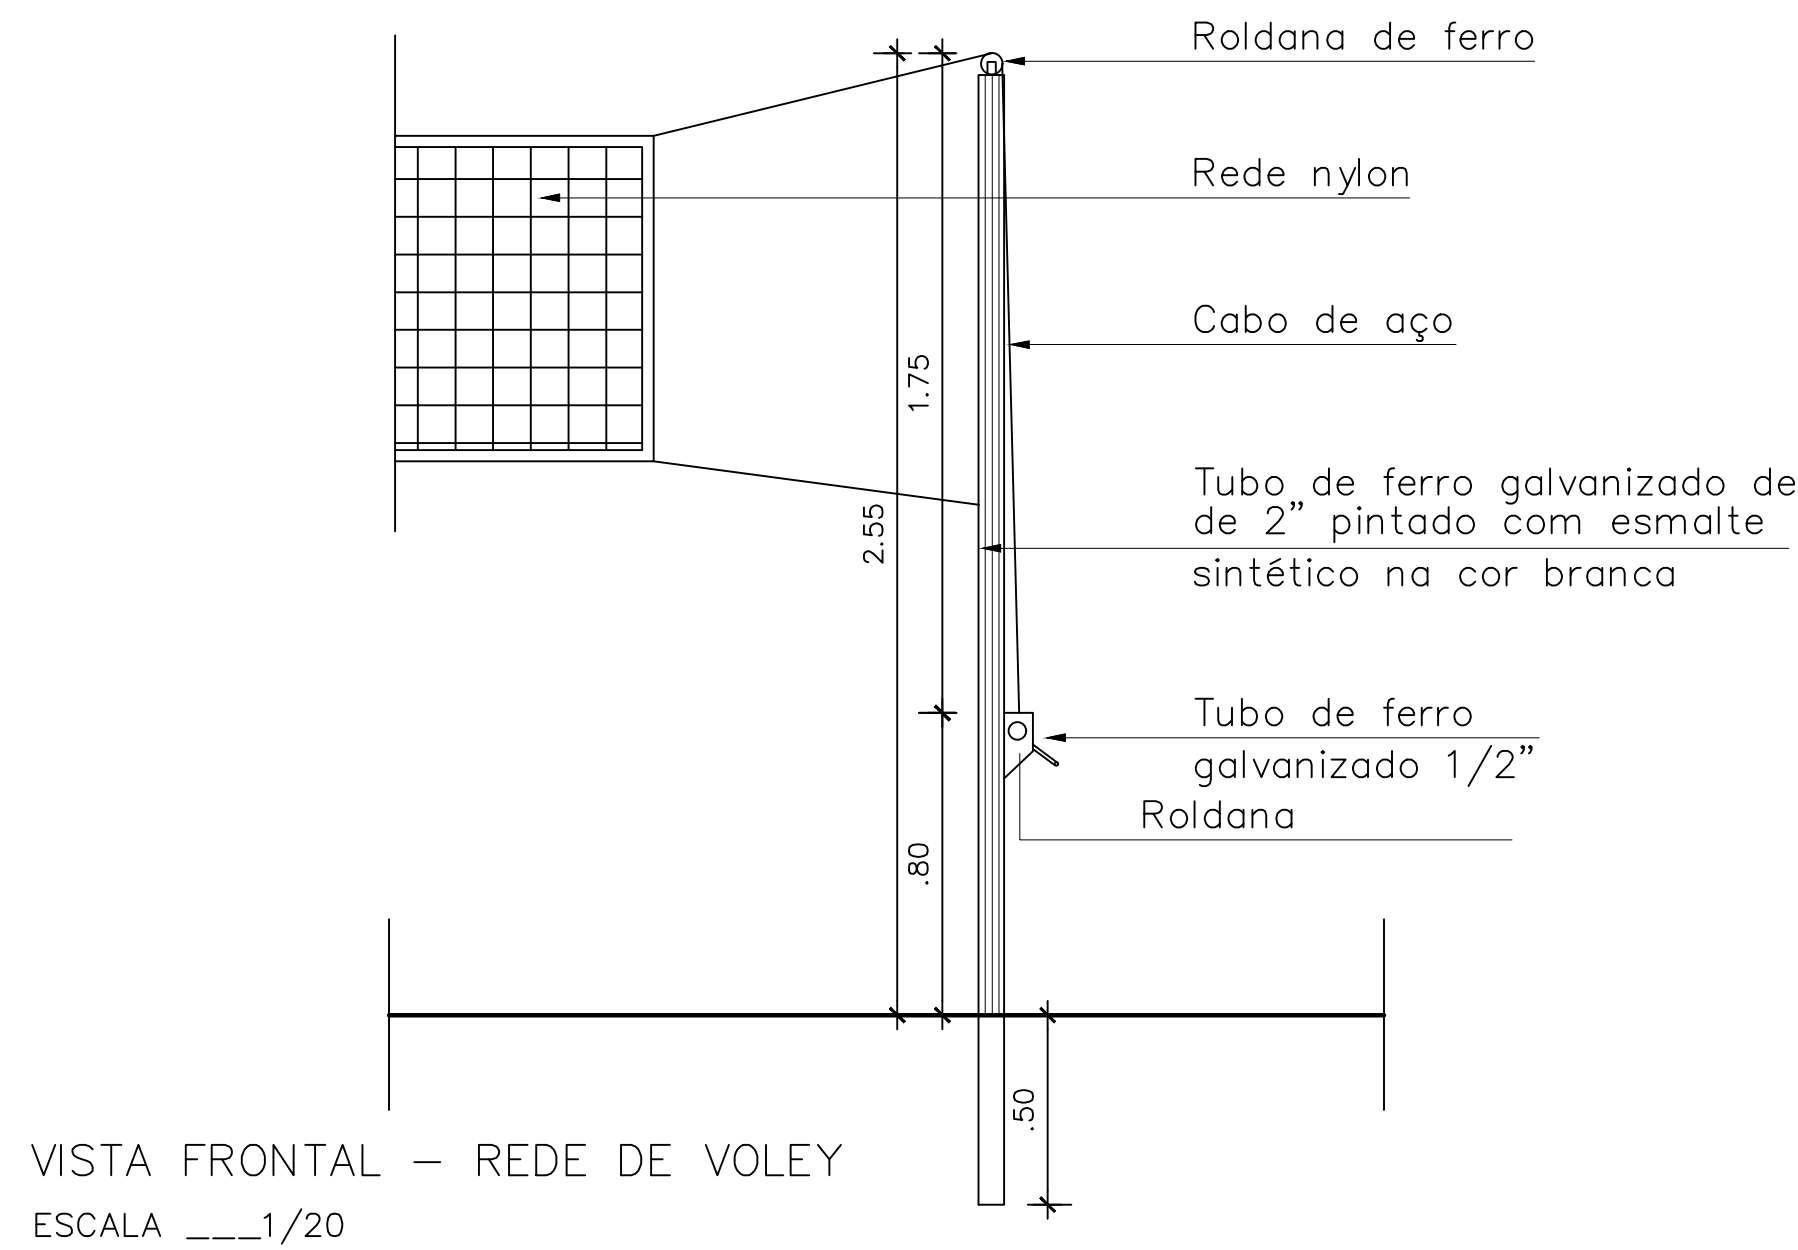

MINISTÉRIO DO DESENVOLVIMENTO REGIONAL – MDR
COMPANHIA DE DESENVOLVIMENTO DOS VALES DO SÃO FRANCISCO E DO PARNAÍBA
3º SUPERINTENDÊNCIA REGIONAL – 3ºSR

ESPAÇO MÚLTIPLO USO PARA APOIO A PRODUÇÃO DOS
PRODUTORES RURAIS
PROJETO PRADÃO – CODEVASF 3ºSR

DETALHES DOS EQUIPAMENTOS

EDITAL Pregão Eletrônico (SRP)	REV.:	ESCALA: INDICADAS	03/03
DES.: VANDA ALVES	DIGIT.:	DATA: OUT/2022	
		APROV.: 3ºGRD–UEP	