


1 SUPERIOR
1 : 50

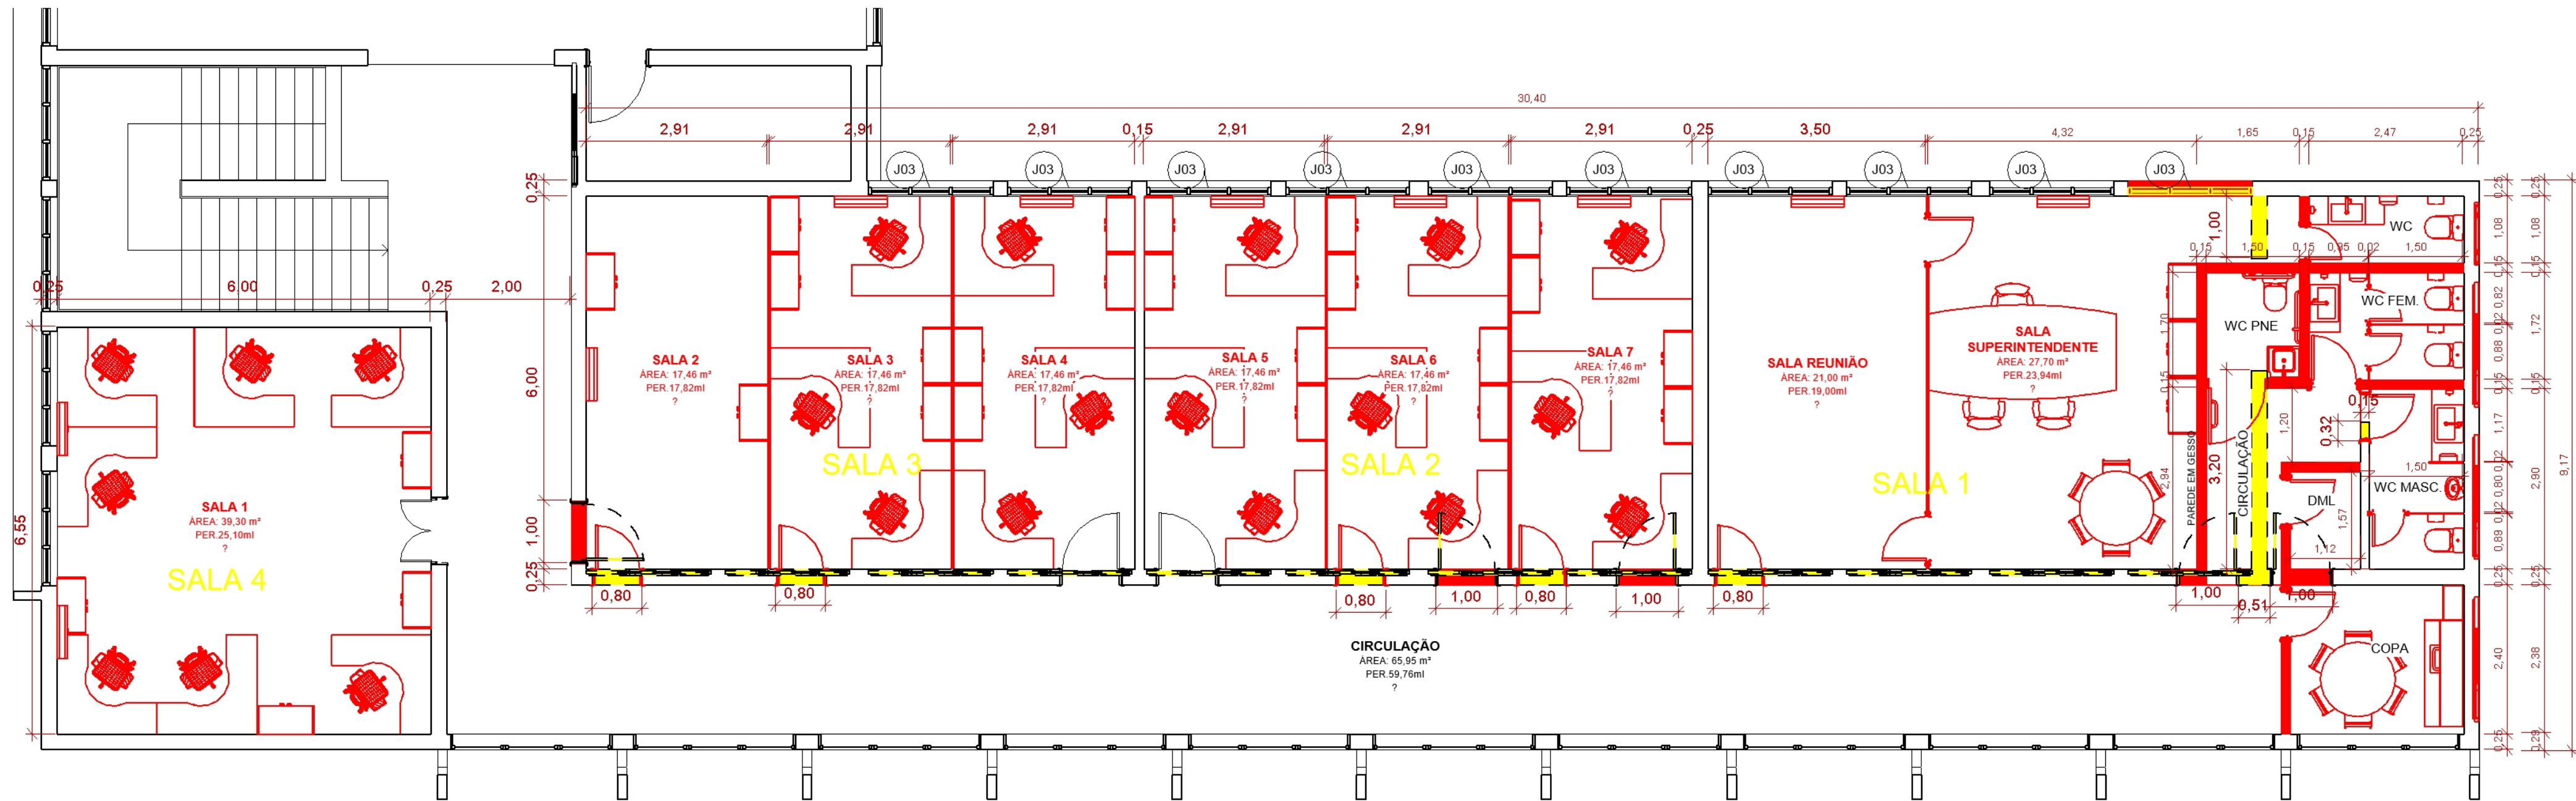

2 REFORMA
1 : 75


LEGENDA


- CONSTRUIR
- DEMOLIR
- MANTER

TABELA DE PORTAS			
TIPO	PORTA		DESCRIÇÃO
	LARG.	ALTURA	
P01	1,00	2,11	PORTA DE ABRIR
P03	0,60	2,10	PORTA DE ABRIR
P04	1,00	2,10	PORTA 2 FOLHAS ABRIR


TABELA DE JANELAS			
TIPO	JANELA		DESCRIÇÃO
	LARGURA	ALTURA	
J01	2,60	2,00	0,50
J02	1,00	0,60	
J03	2,00	1,50	1,20
J04	1,85	2,10	1,20
J05	1,85	2,10	1,20

REVISÃO	DESCRIÇÃO	AUTOR	DATA	
R00	EMIÇÃO INICIAL	XAVIER	18/11/2020	
CLIENTE:				
<div><div>CODEVASF</div><div></div></div>				
CONTRATADA:				
<div><div>MÉTRICA Engenharia</div></div>		<div>T +55 (79) 3085-6511 E-MAIL: CONTATO@METRICAENG.COM.BR AVENIDA JORGE AMADO, Nº 1565, SALA 04 e 06 CEP: 49.025-330</div>		
RESPONSÁVEL TÉCNICO				
CREA	VISTO	ART		
Projetista				
RESPONSÁVEL TÉCNICO				
CREA	VISTO	ART		
NOME				
CPF/CNPJ		VISTO		
TIPO DE PROJETO:				
CONTEÚDO DA PRANCHA:				
PLANTA BAIXA E PLANTA REFORMA				
NOME DO EMPREENDIMENTO:				
NOVA SEDE DA CODEVASF/AL EM MACEIÓ				
ENDEREÇO DO EMPREENDIMENTO:				
APPROVADO:				
THIAGO B.	FASE: REV00	DATA DE EMISSÃO: 02/09/2021	REVISÃO: R01	Nº DA PRANCHA: 01/03
	DESENHO: XAVIER	NOME DO ARQUIVO:	CLASSE: EDF	
ESCALA:				
Como indicado				
MÉTRICA ENGENHARIA EIRELI				

 


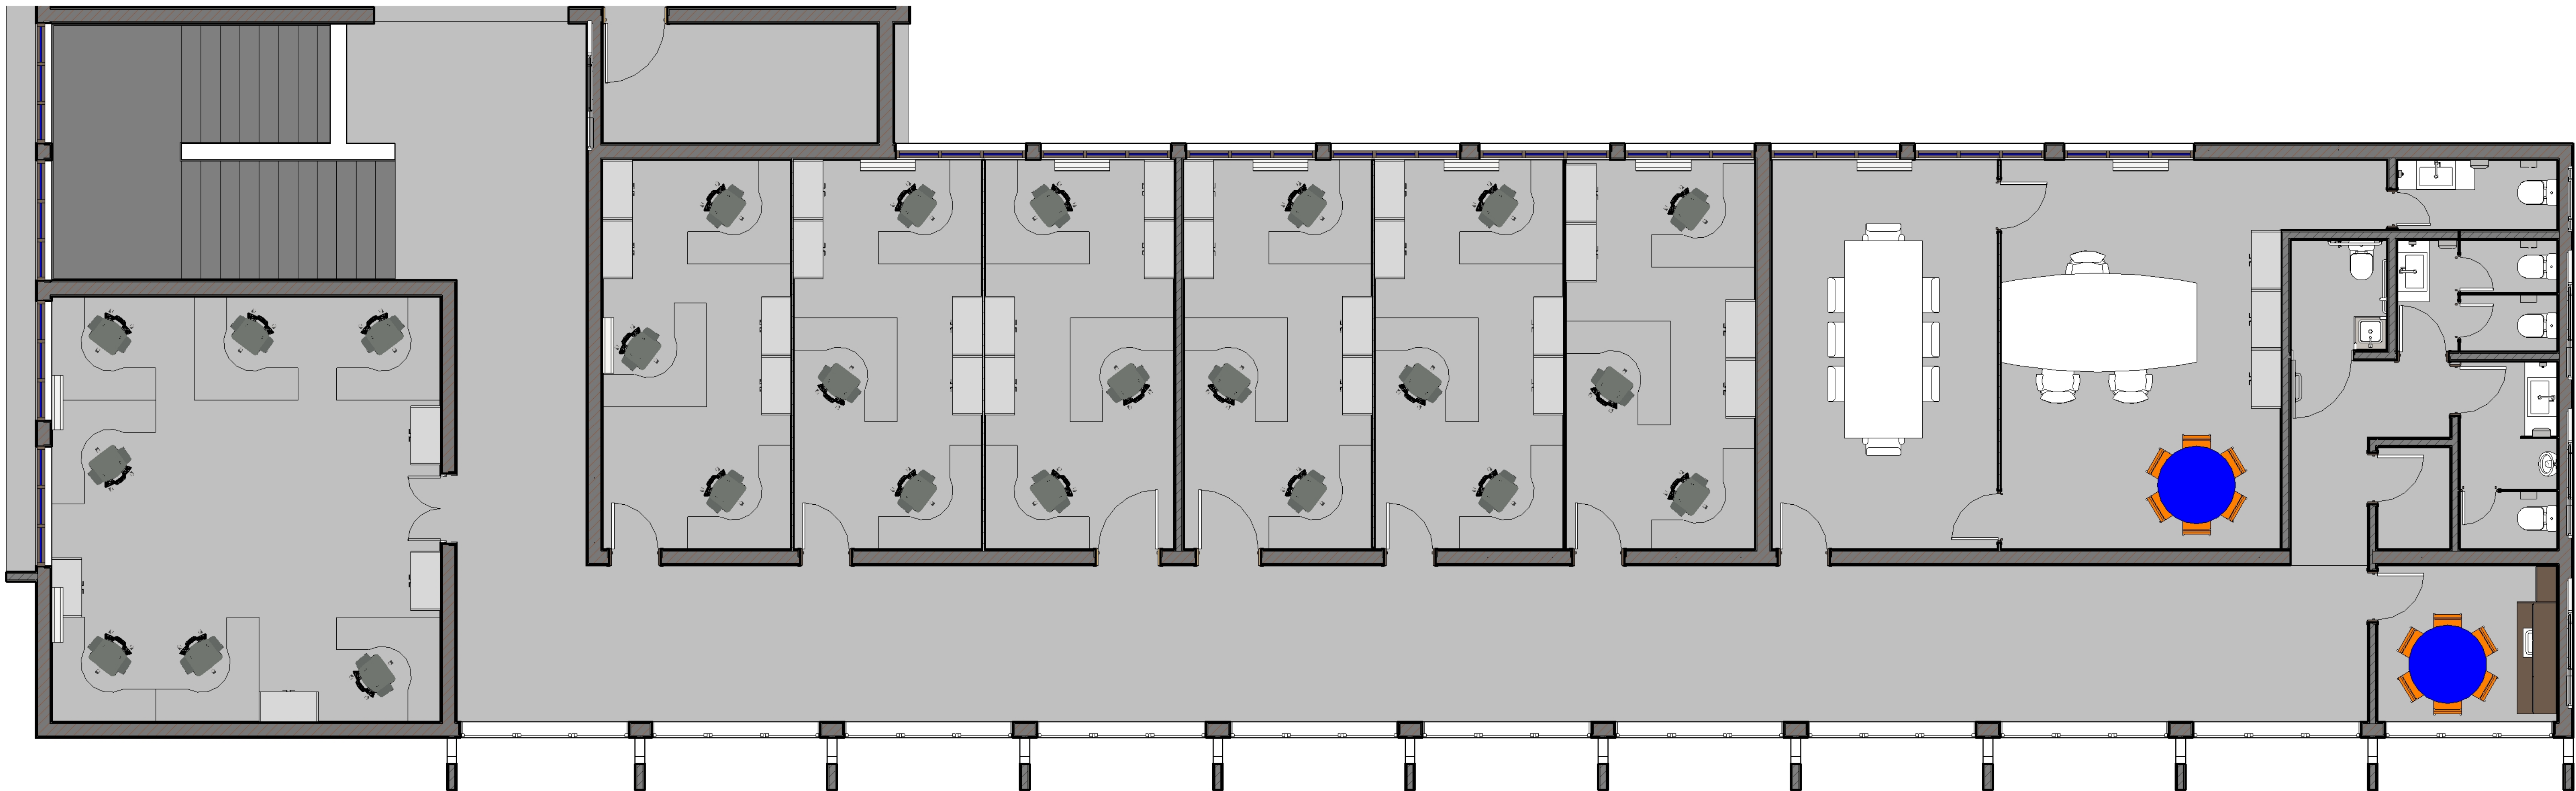

1 LAYOUT SUPERIOR
1 : 50

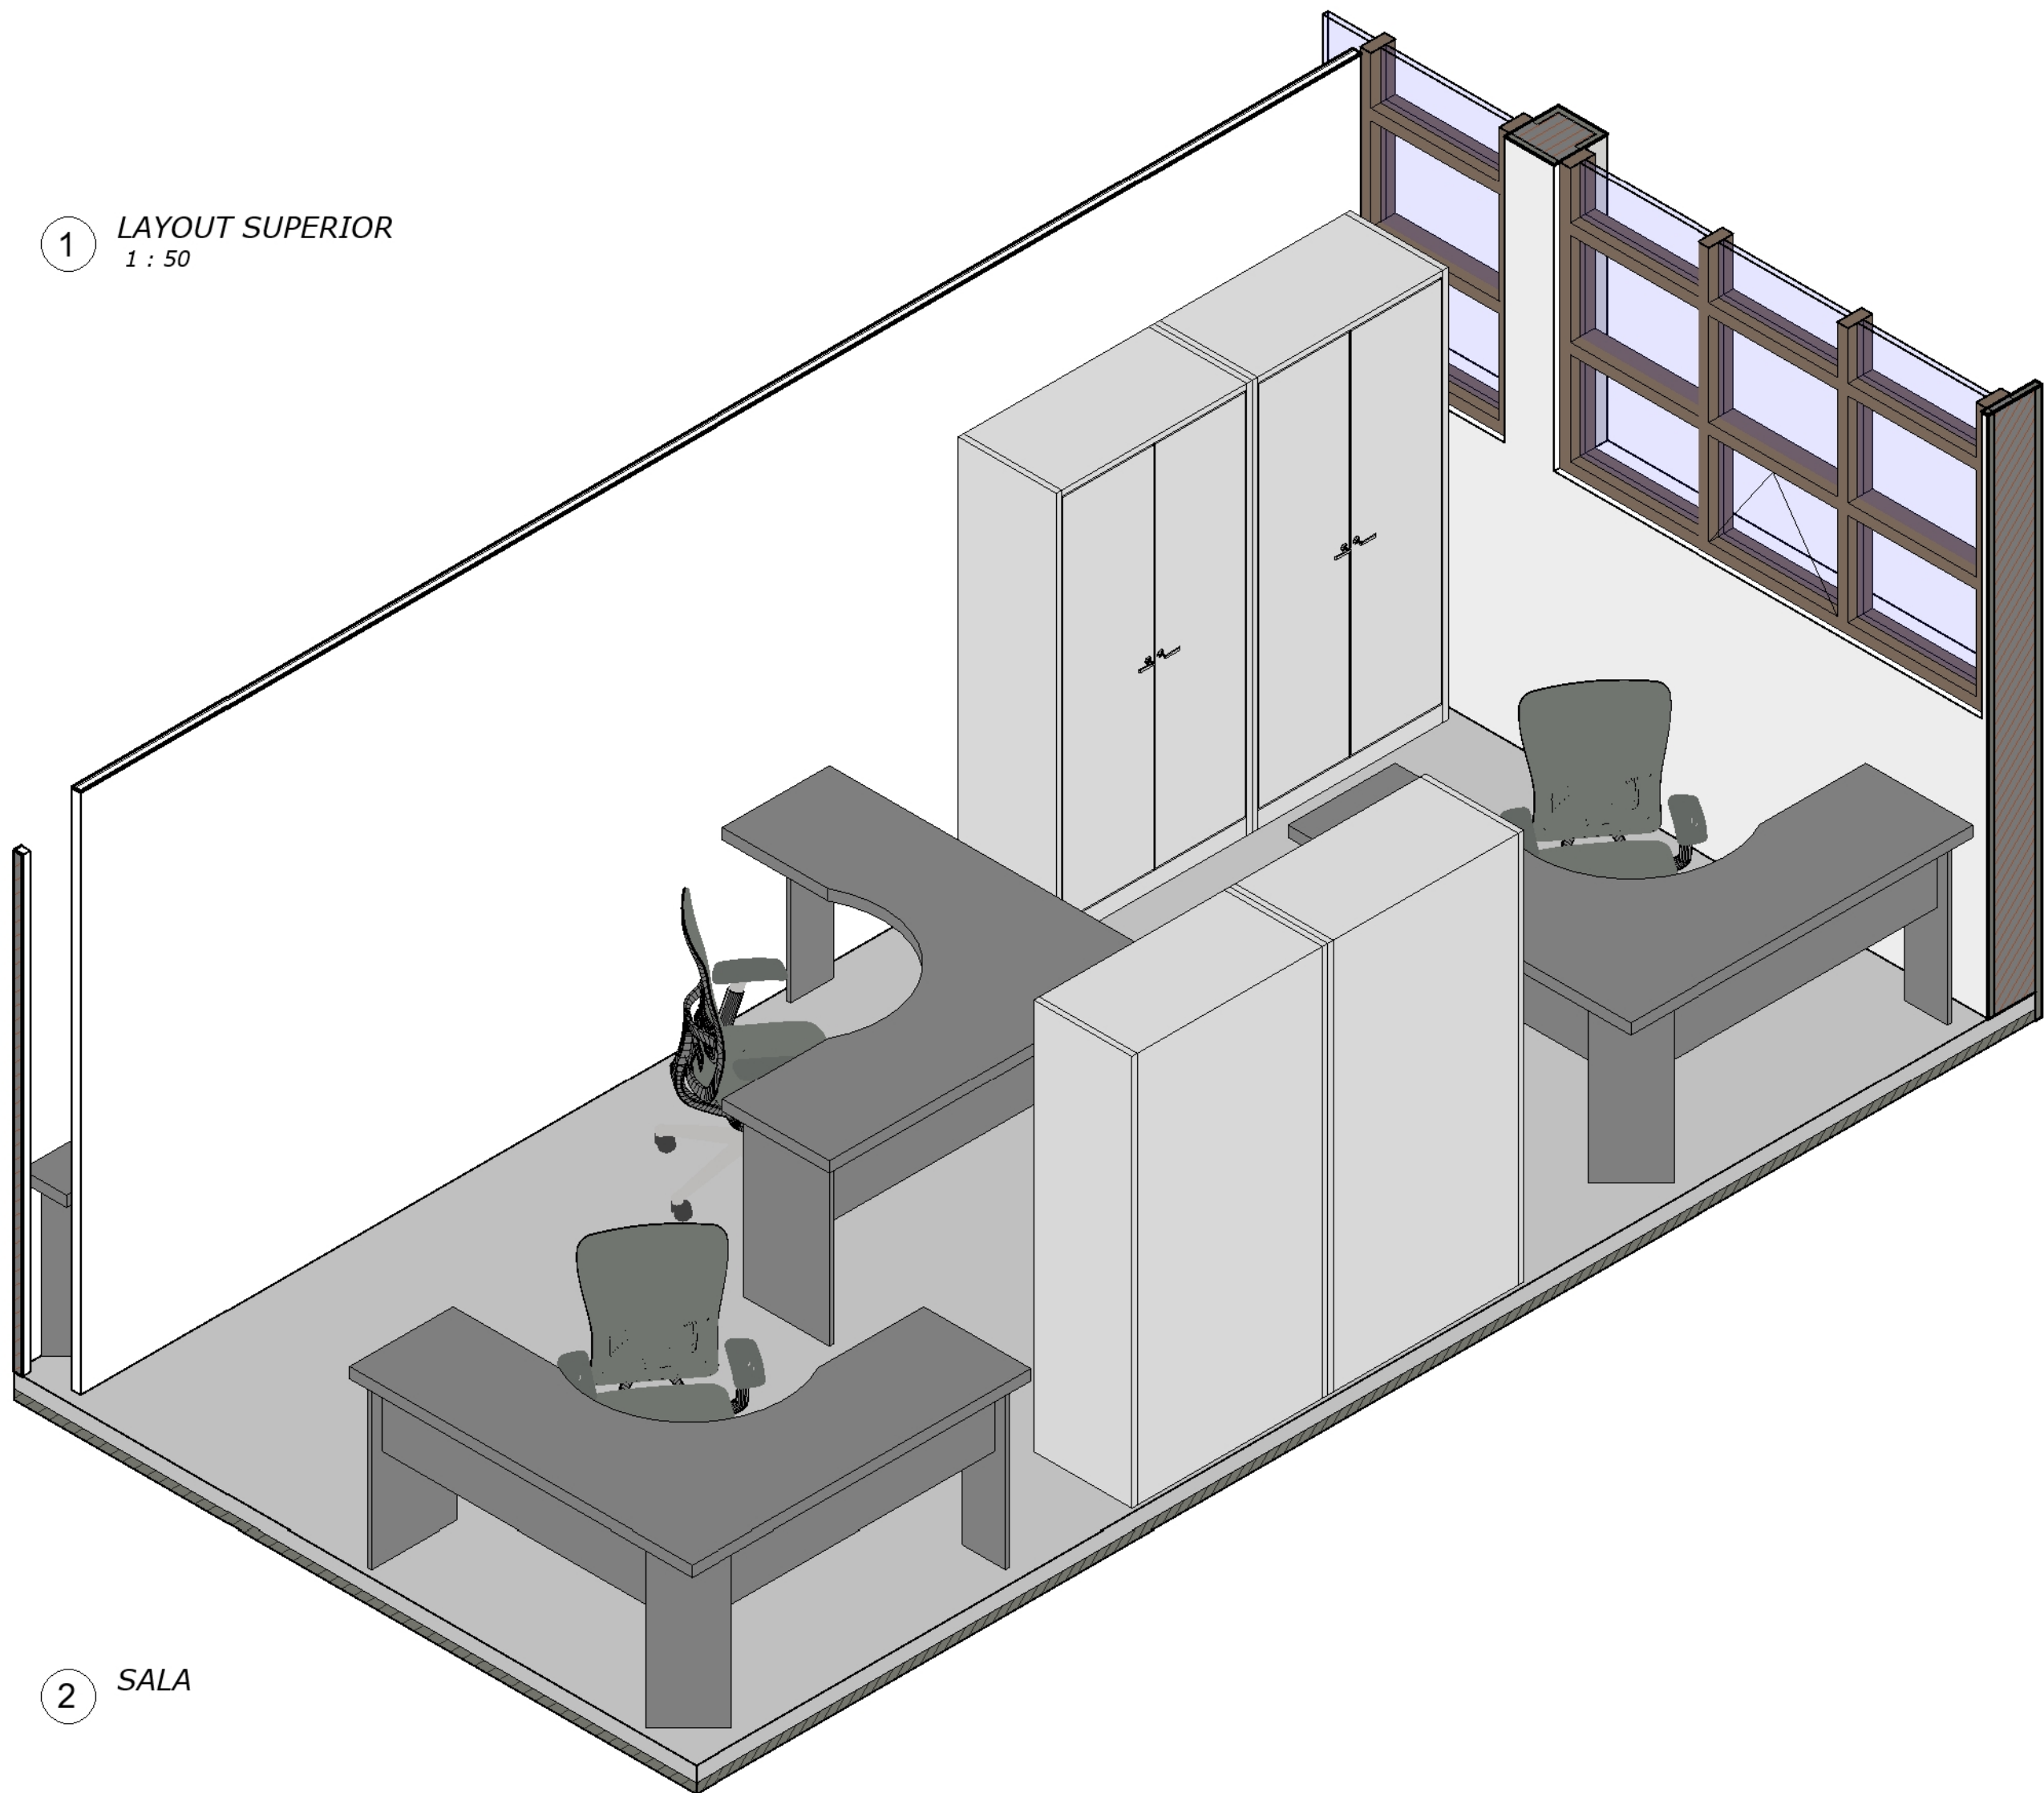

2 SALA

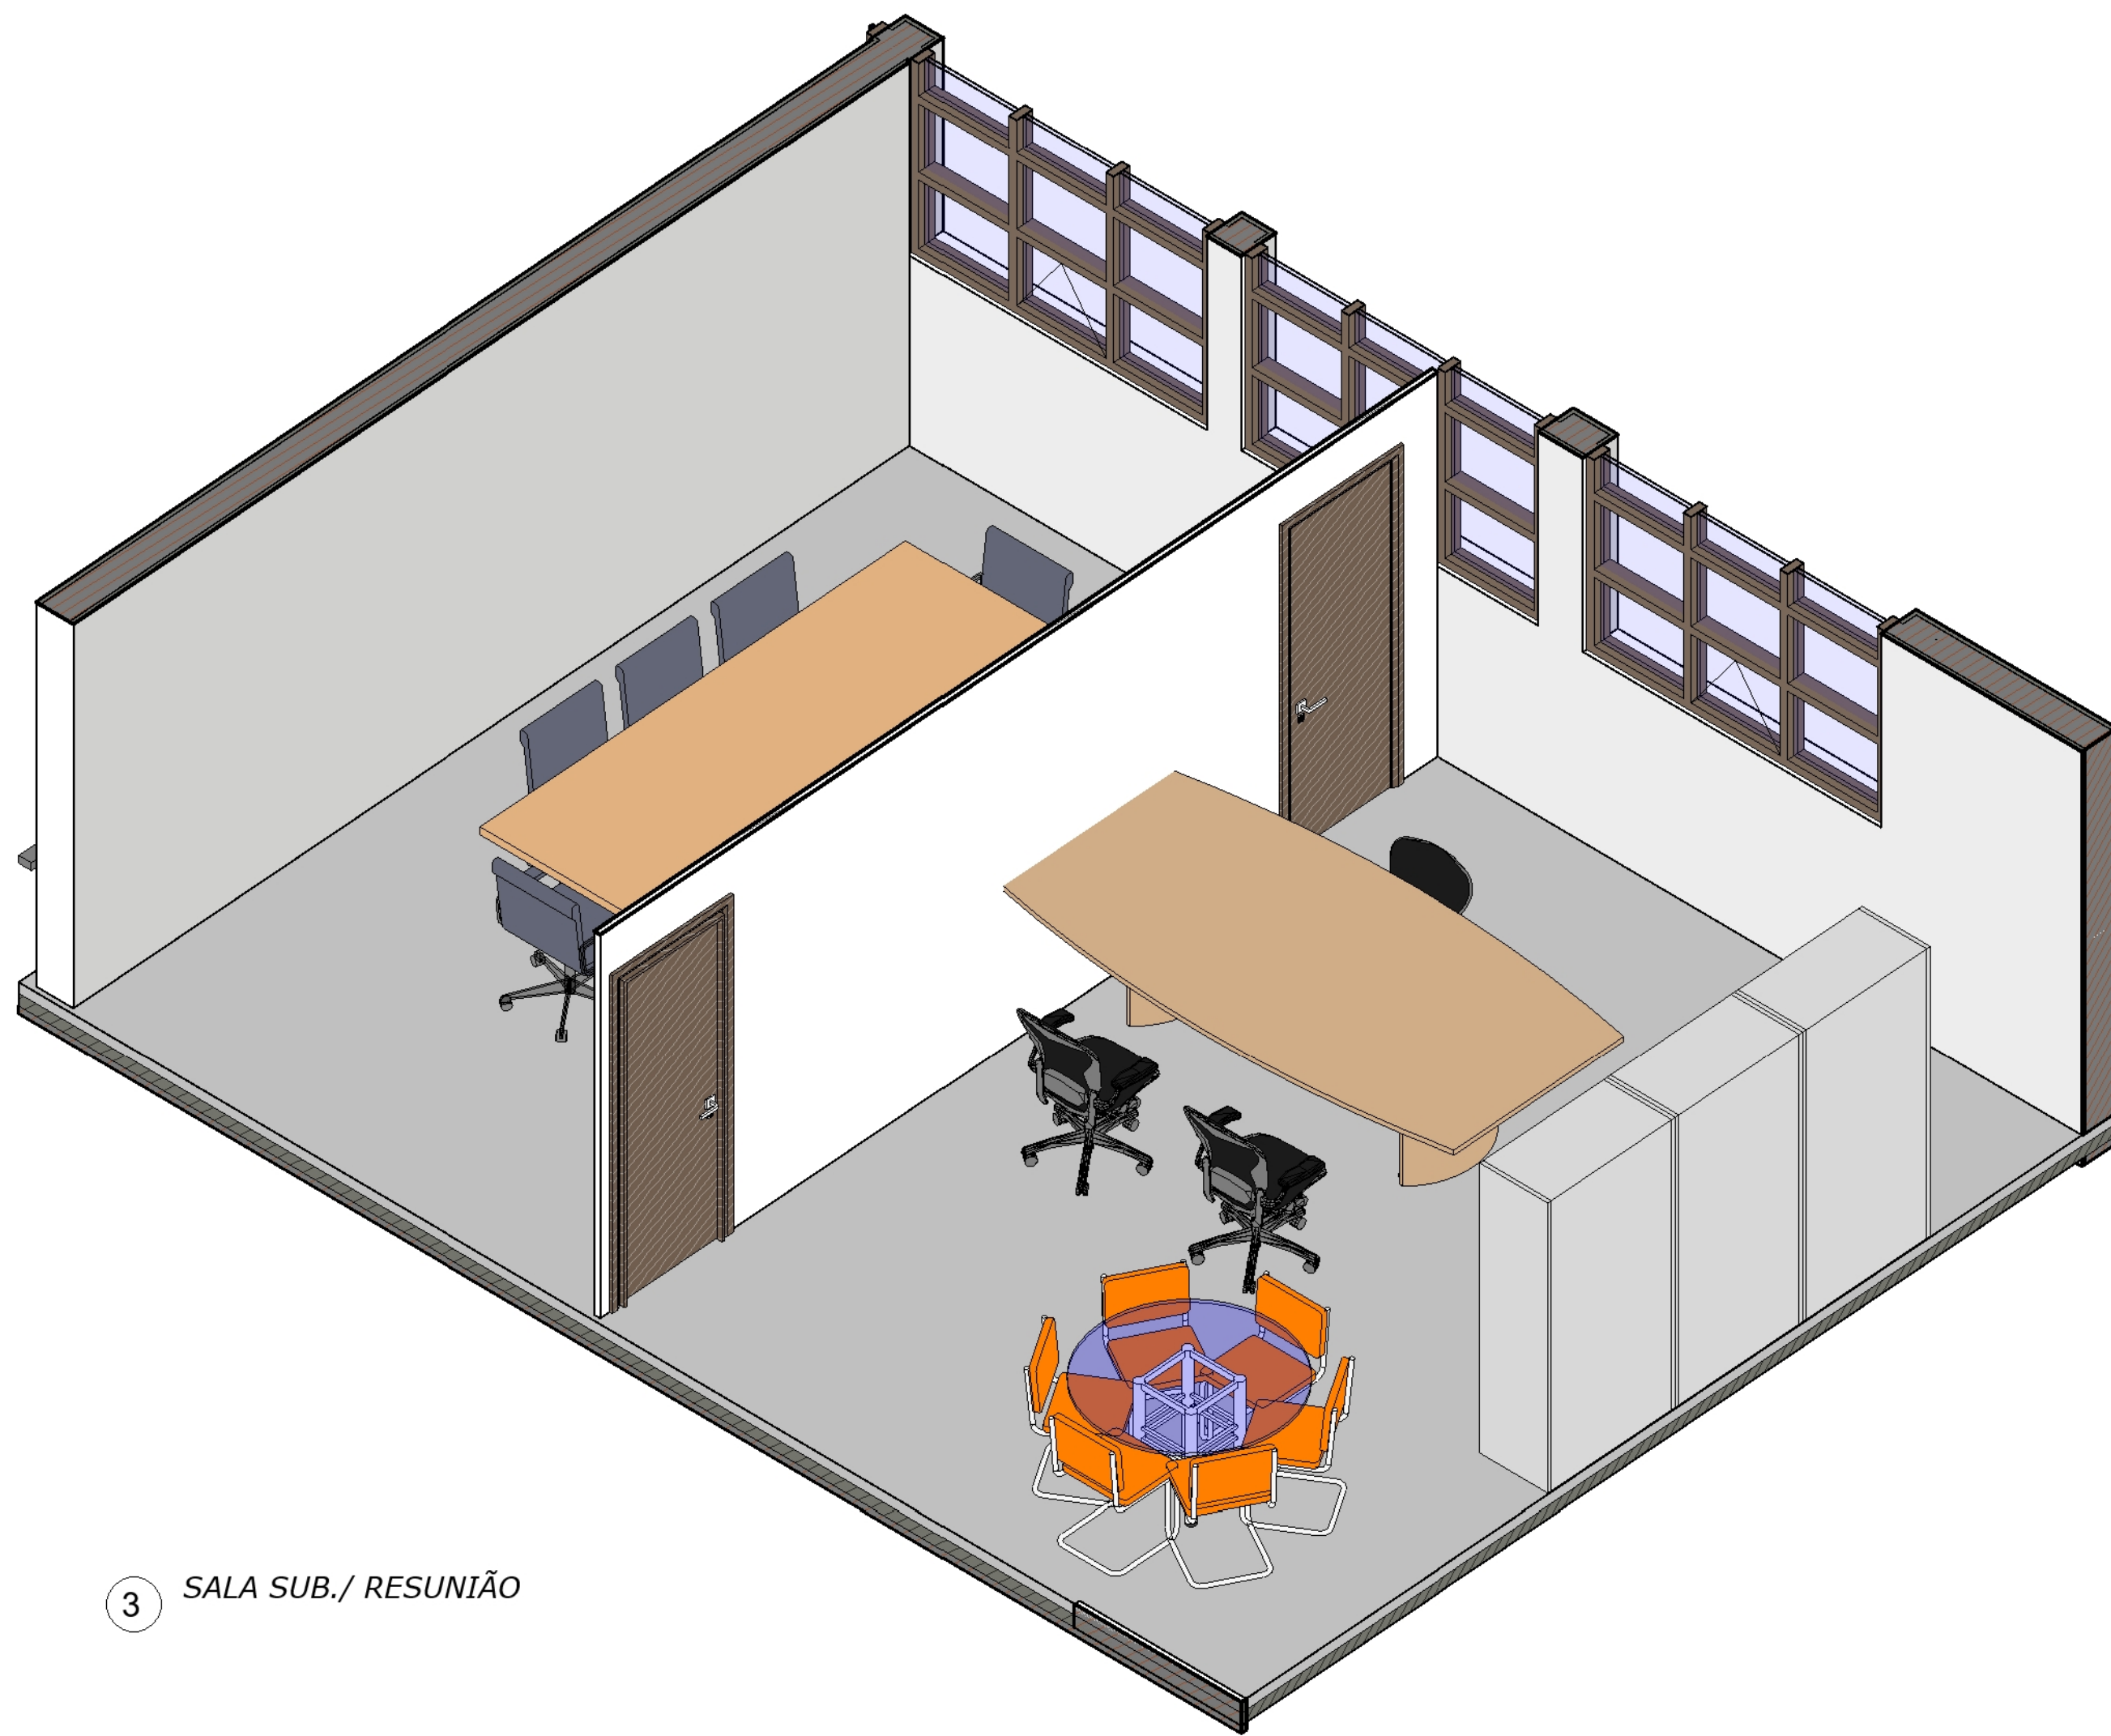

3 SALA SUB./ RESUNIÃO

REVISÃO	DESCRIÇÃO	AUTOR	DATA
R00	EMIÇÃO INICIAL	XAVIER	18/11/2020



CONTRATADA:

T +55 (79) 3085-6511
E-MAIL: CONTATO@METRICAENG.COM.BR
AVENIDA JORGE AMADO, Nº 1565, SALA 04 e 06
CEP: 49.025-330

RESPONSÁVEL TÉCNICO	CREA	VISTO	ART
Projetista			
RESPONSÁVEL TÉCNICO	CREA	VISTO	ART
NOME			
PROPRIETÁRIO	CPF/CNPJ	VISTO	

TIPO DE PROJETO:

CONTEÚDO DA PRANCHA:

LAYOUT PLANTA SUPERIOR

NOME DO EMPREENDIMENTO:

NOVA SEDE DA CODEVASF/AL EM MACEIÓ

ENDEREÇO DO EMPREENDIMENTO:

APROVADO:	FASE:	DATA DE EMISSÃO:	REVISÃO:	Nº DA PRANCHA:
THIAGO B.	REV00	02/09/2021	R01	
	DESENHO:	NOME DO ARQUIVO:	CLASSE:	03/03
	XAVIER		EDF	

ESCALA: 1 : 50