


LEGENDA	
	TOMADA BAIXA PARA TELEFONE 1PT A 30 CM DO PISO, EMBUTIDO EM CAIXA 4X2"
	TOMADA BAIXA PARA INTERNET 1PT 4X2" PARA 1 CONECTORES RJ45 INOX
	MINI RACK 19" 8U 350mm PORTA ACRÍLICA COM FECHADURA MAX ELETRON
	ELETRODUTO CORRUGADO FLEXÍVEL EMBUTIDO NO TETO OU NA PAREDE
	TUBULAÇÃO QUE SOBE
	TUBULAÇÃO QUE DESCE
	TUBULAÇÃO QUE PASSA DESCENDO
	TUBULAÇÃO QUE PASSA SUBINDO


## 1 SUPERIOR

ESCALA: 1 : 75

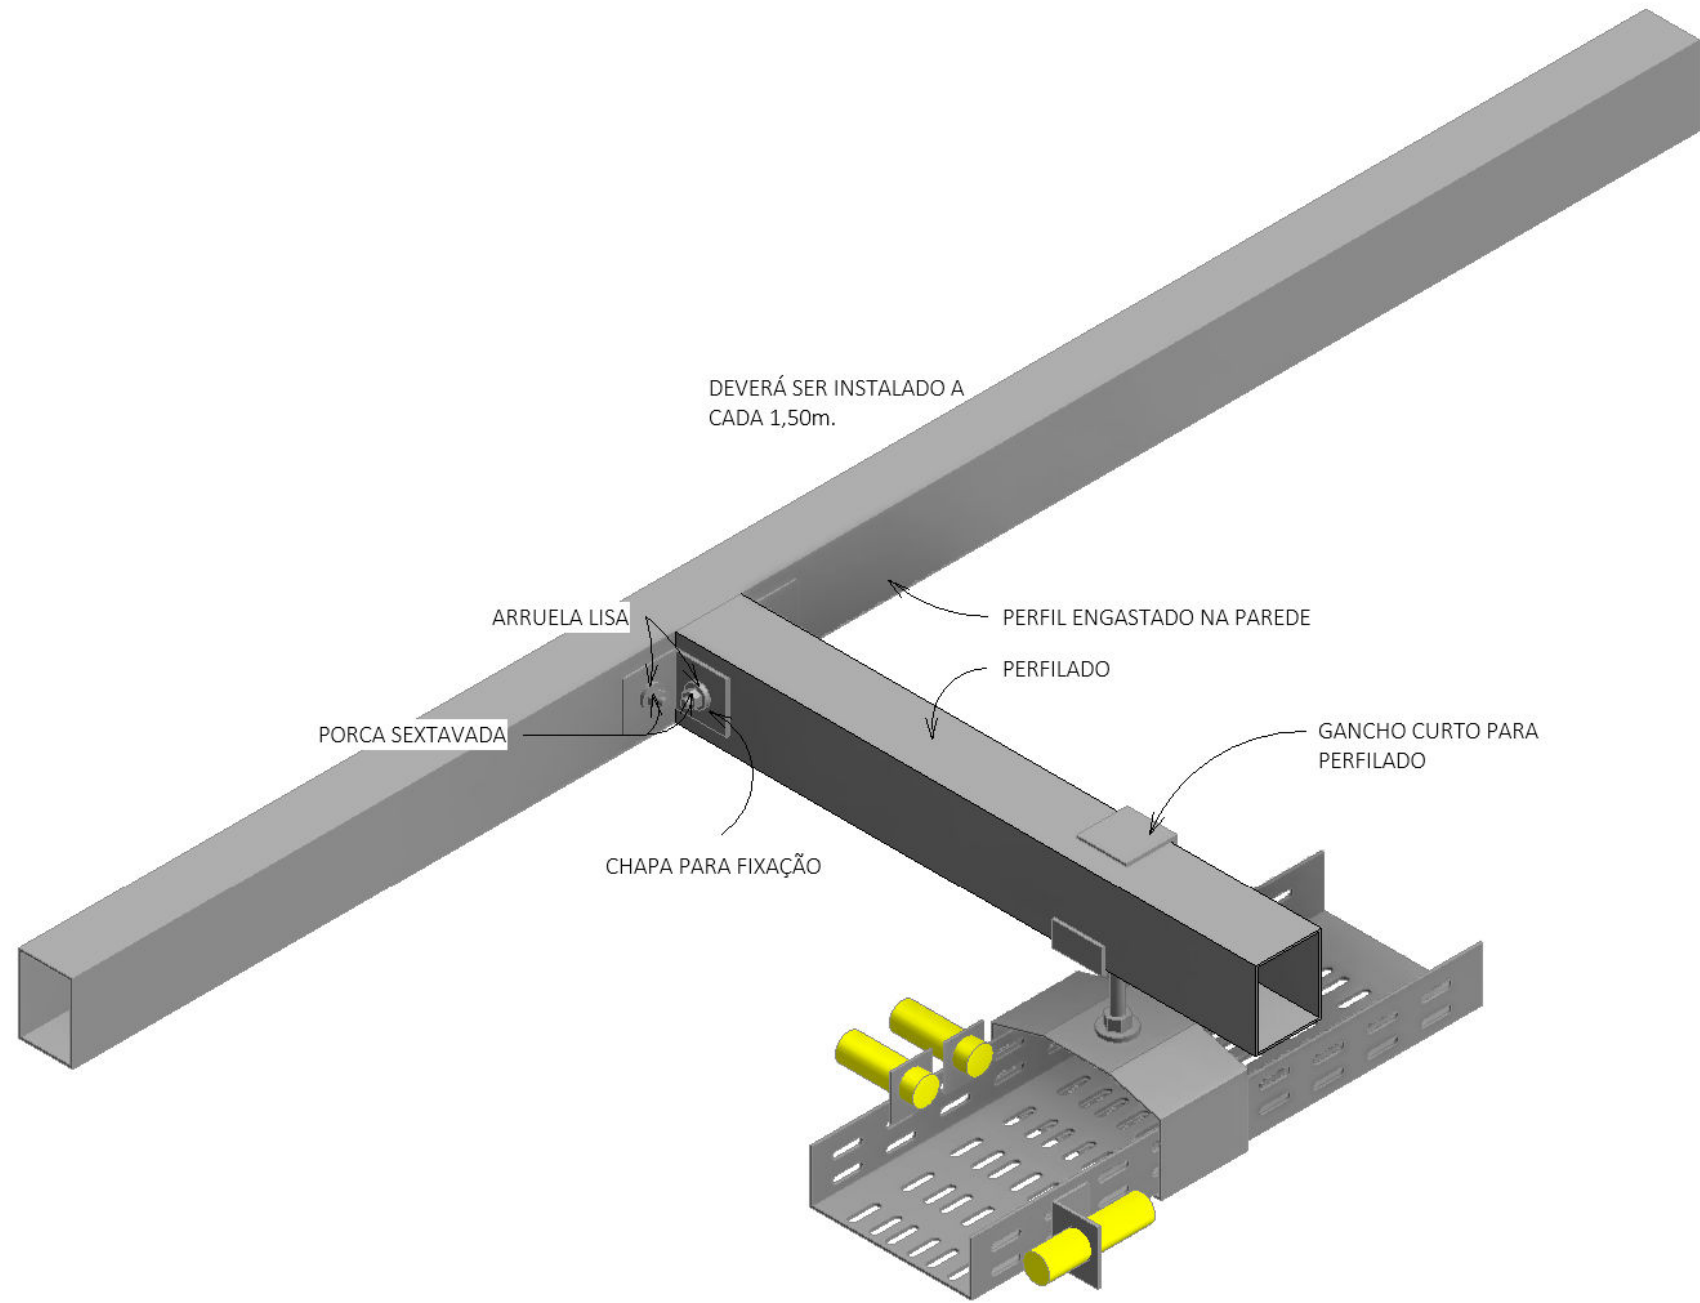


## 2 APOIO DA ELETROCALHA

ESCALA:

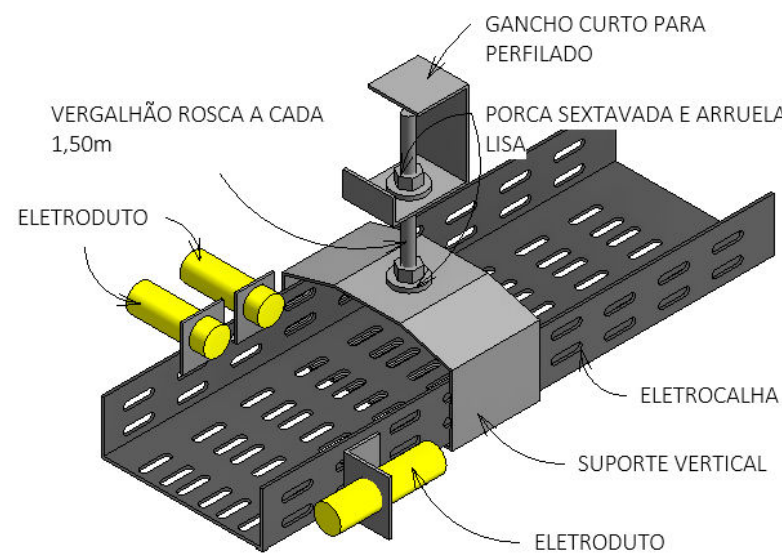

## 3 FIXAÇÃO DA ELETROCALHA

ESCALA:

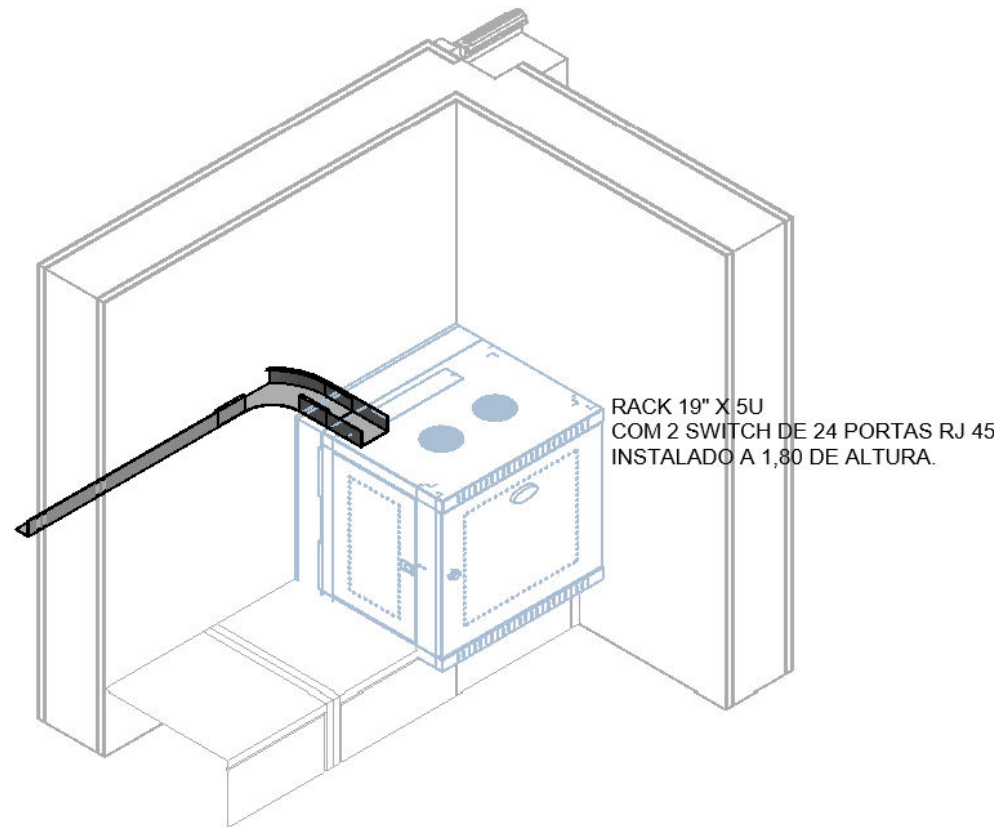

## 4 RACK

ESCALA:

REVISÃO	DESCRIÇÃO	AUTOR	DATA
R00	EMIÇÃO INICIAL	XAVIER	25/03/2020

CLIENTE:

CONTRATADA:

T: +55 (79) 3085-6511  
E-MAIL: [CONTATO@METRICAENG.COM.BR](mailto:CONTATO@METRICAENG.COM.BR)  
AVENIDA JORGE AMADO, Nº 1565, SALA 04 e 06  
CEP: 49.025-330

THIAGO BARBOSA DE JESUS	271562182-5		
RESPONSÁVEL TÉCNICO	CREA	VISTO	ART
RESPONSÁVEL TÉCNICO	CREA	VISTO	ART
-----			
PROPRIETÁRIO	CPF/CNPJ	VISTO	

TIPO DE PROJETO:  
**CABEAMENTO ESTRUTURADO**

CONTEÚDO DA PRANCHA:  
**PLANTA BAIXA E DETALHE ELETROCALHA**

NOME DO EMPREENDIMENTO:  
**NOVA SEDE DA CODEVASF/ AL - MACEIÓ**

ENDEREÇO DO EMPREENDIMENTO:

APROVADO:	FASE:	DATA DE EMISSÃO:	REVISÃO:	Nº DA PRANCHA:
THIAGO B.	EXECUTIVO	25/03/2020	R00	
	DESENHO:	NOME DO ARQUIVO:	CLASSE:	
	XAVIER		EDF	01/01

ESCALA:

Como indicado

MÉTRICA ENGENHARIA EIRELI